

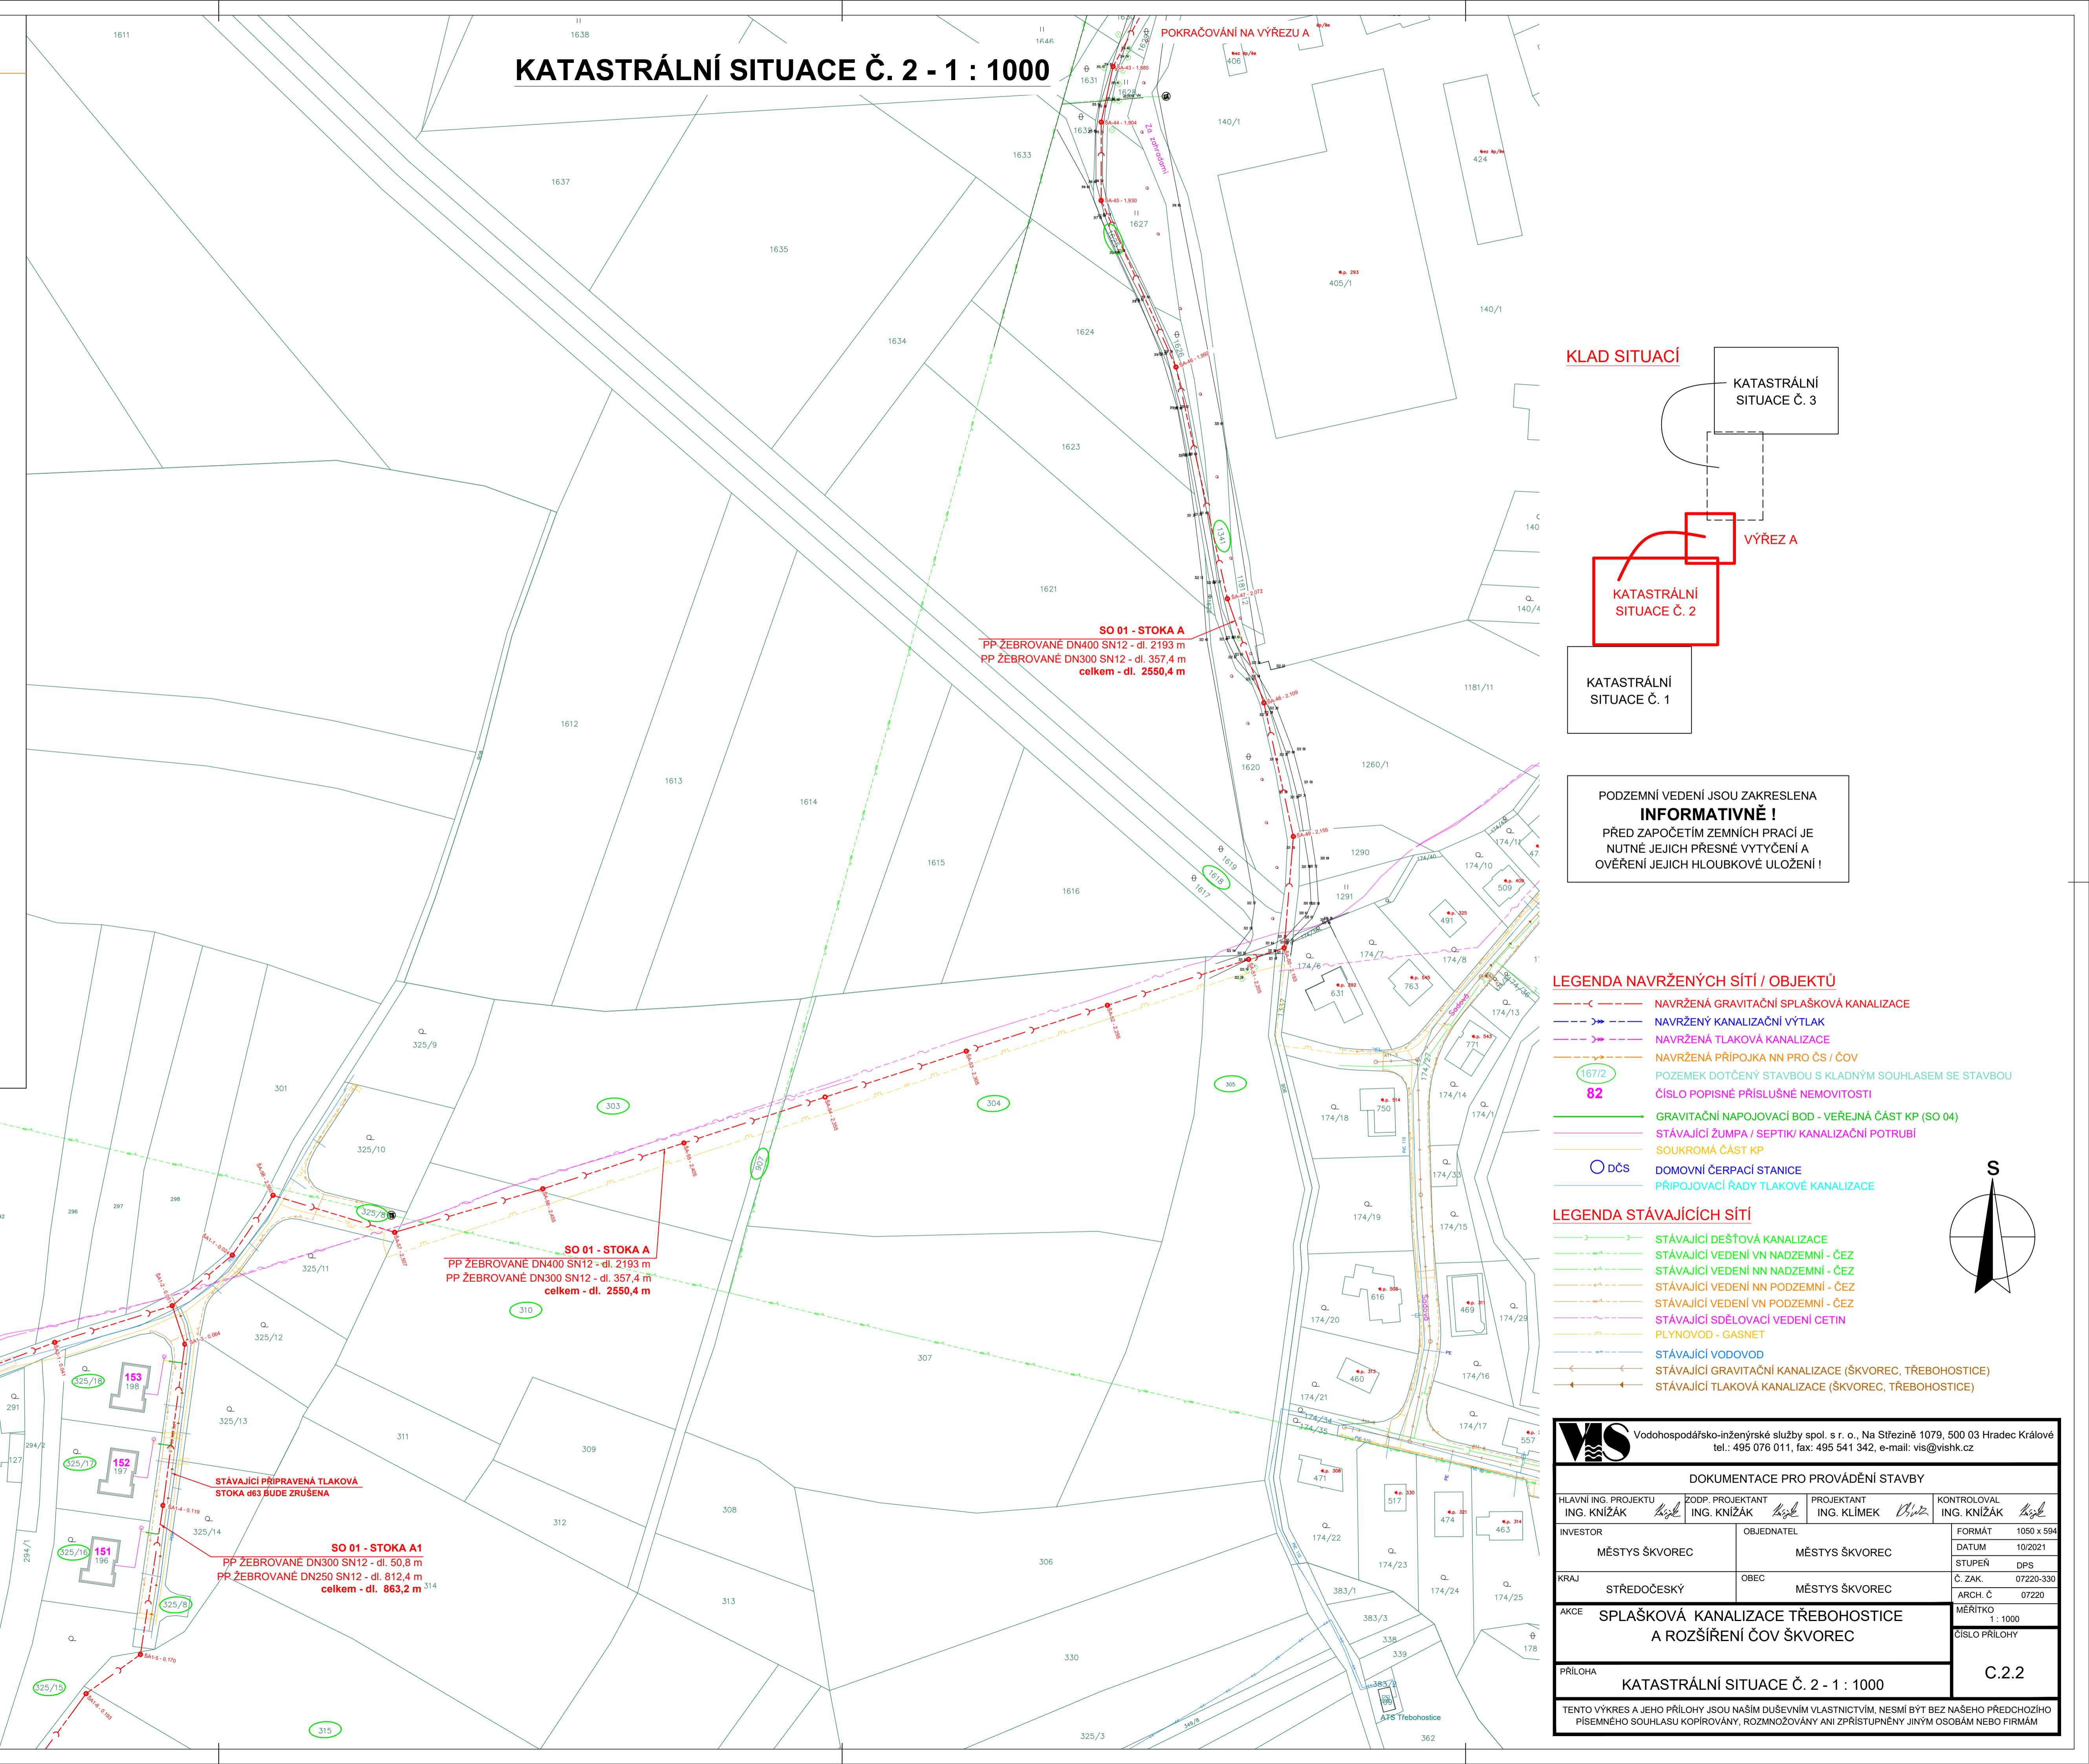


# VÝŘEZ A

# KATASTRÁLNÍ SITUACE Č. 2 - 1 : 1000

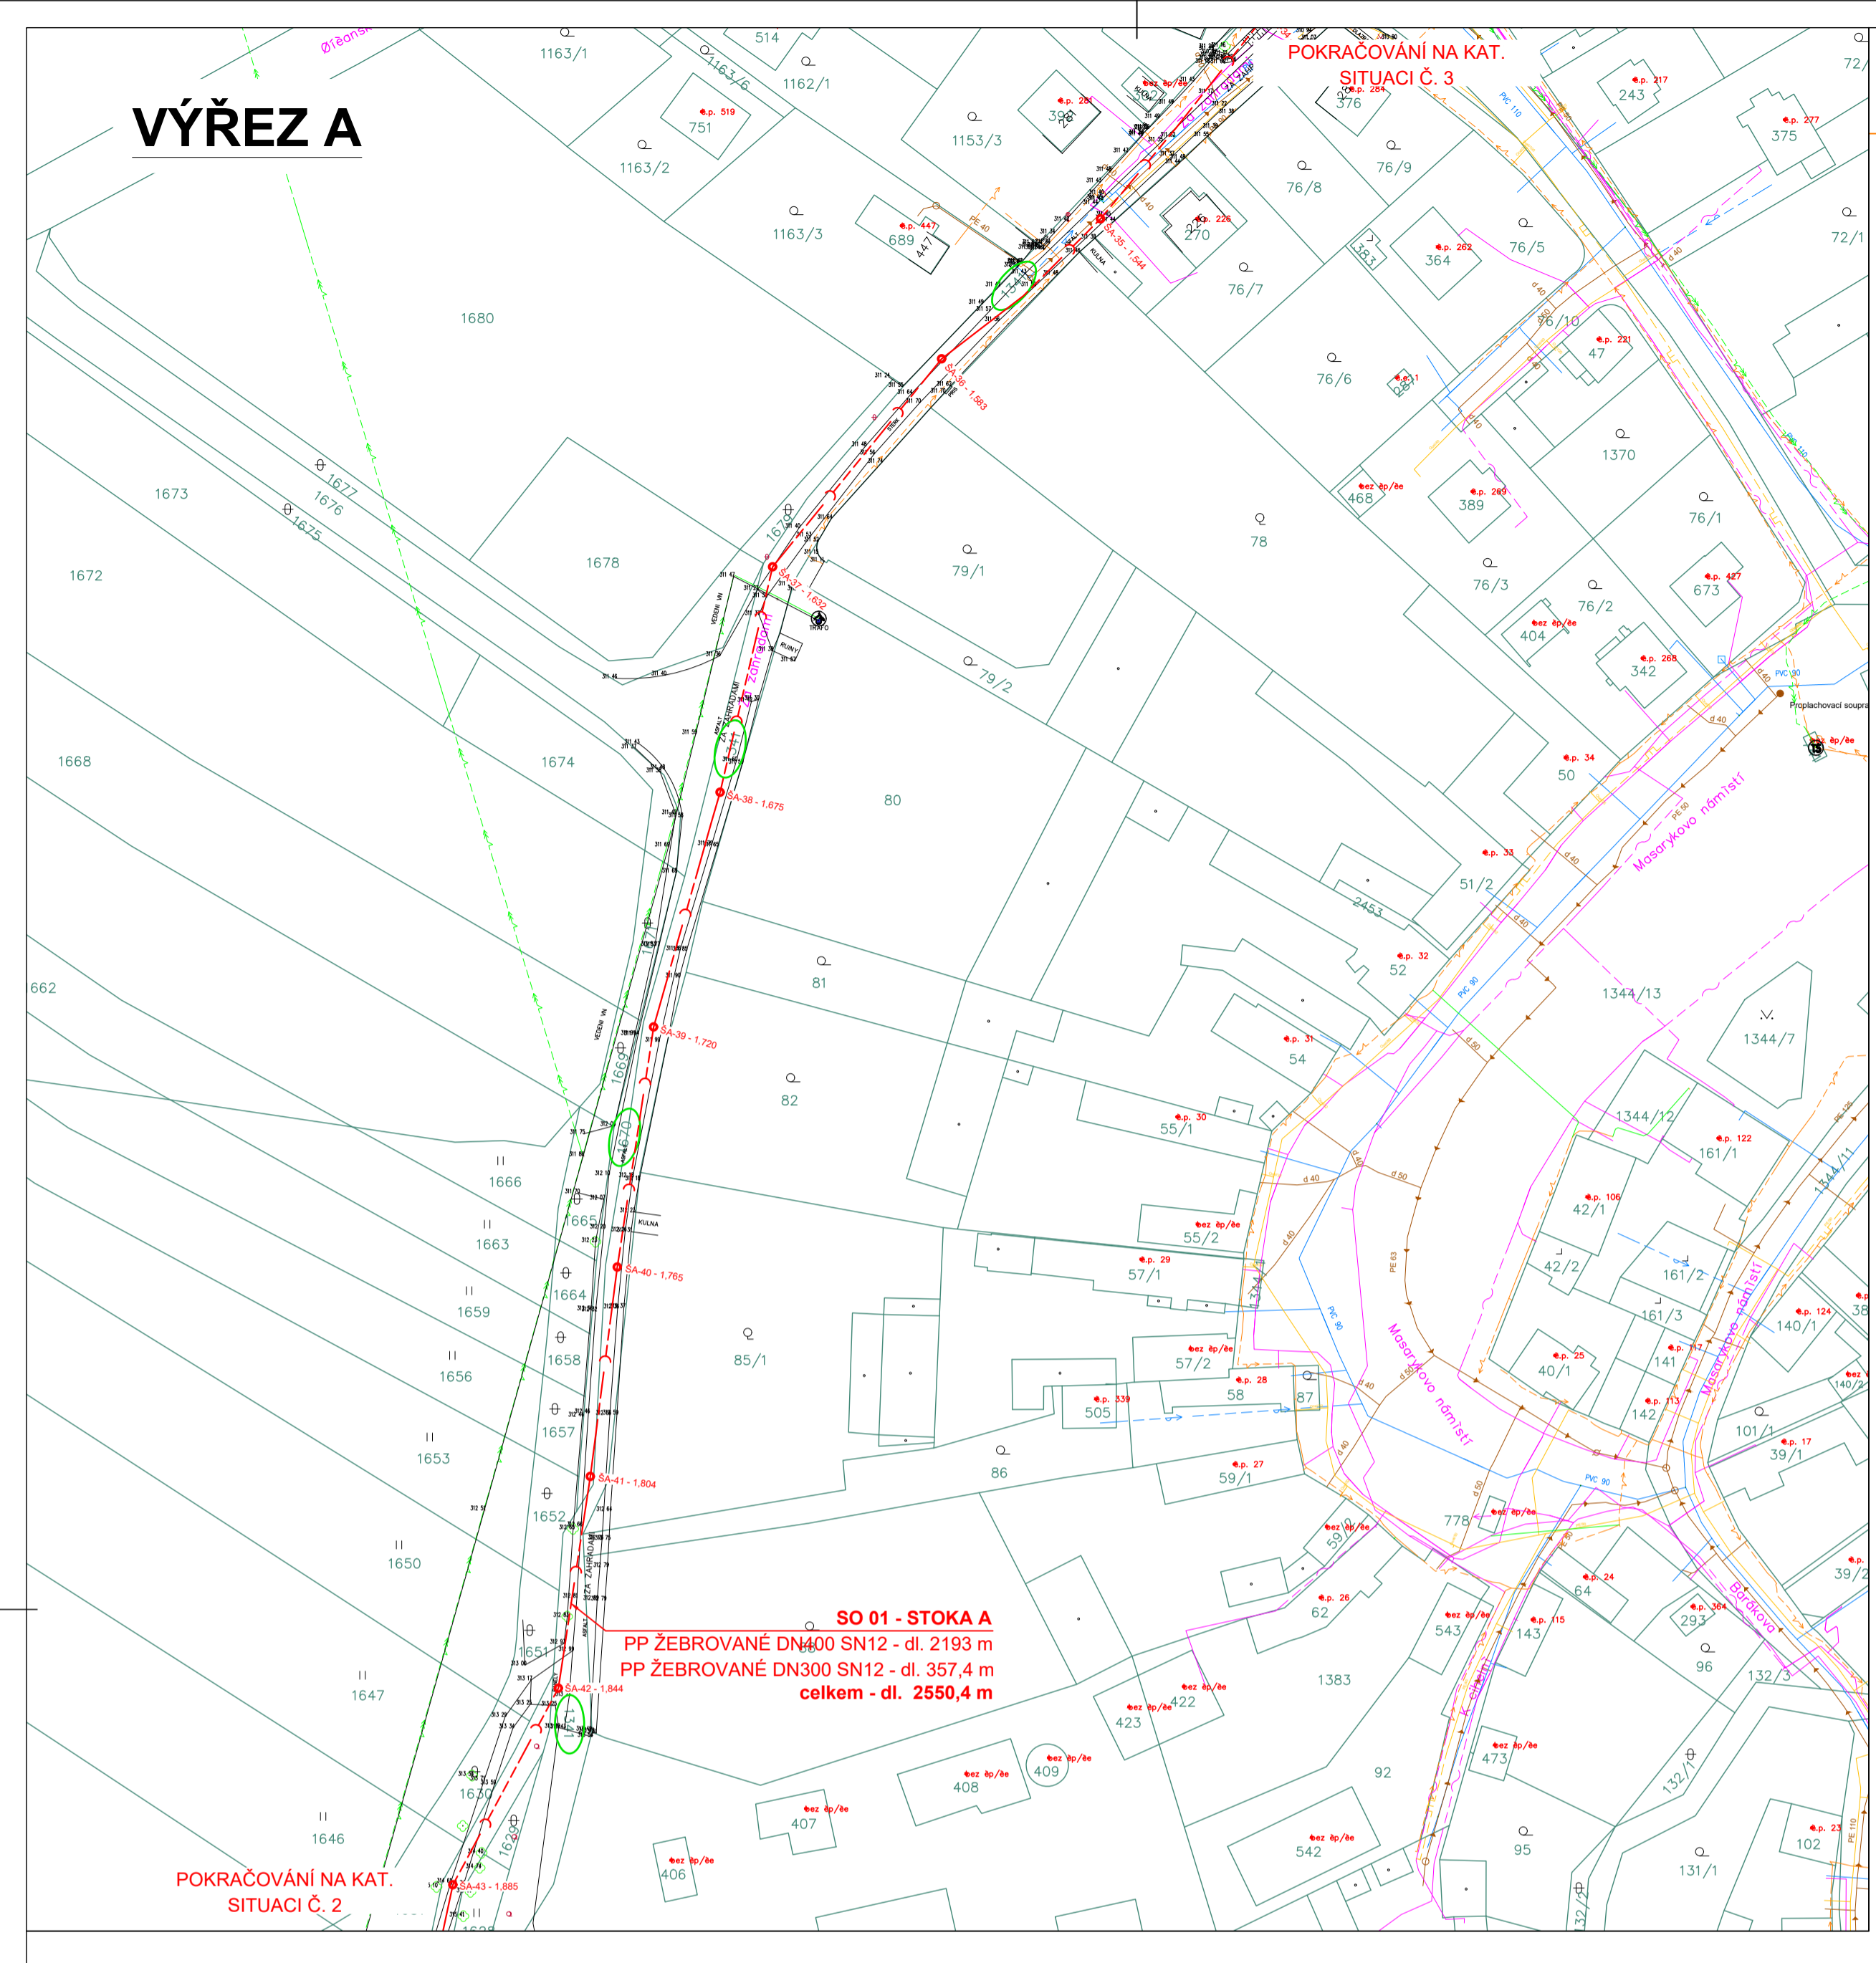

### KLAD SITUACÍ

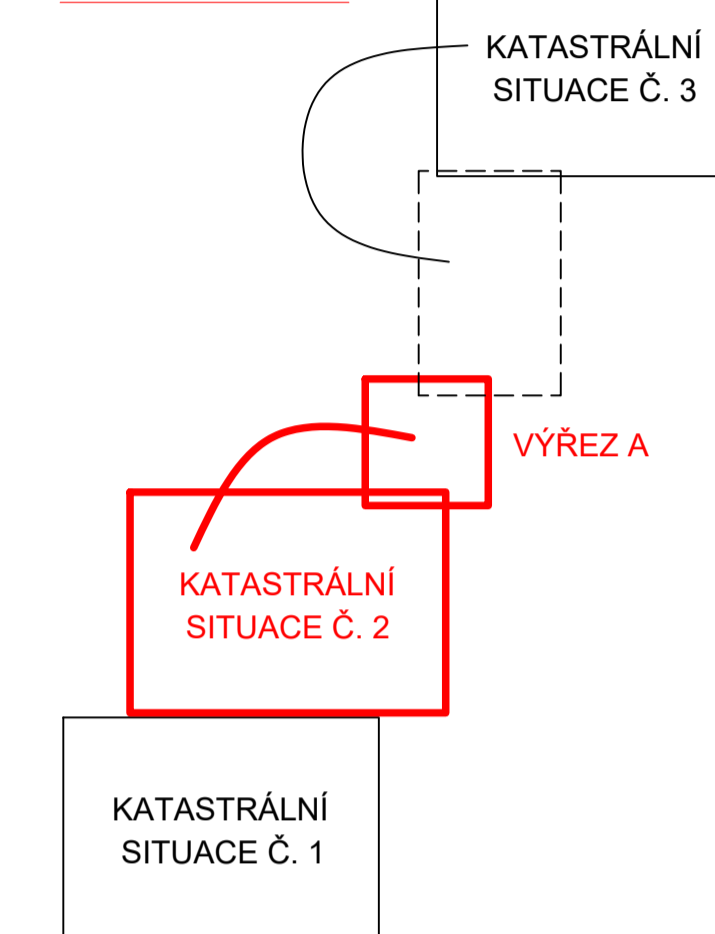


PODZEMNÍ VEDENÍ JSOU ZAKRESLENA  
**INFORMATIVNĚ!**  
PŘED ZAPOČÍTÍM ZEMNÍCH PRACÍ JE  
NUTNÉ JEJICH PŘESNÉ VYTÝČENÍ A  
OVĚŘENÍ JEJICH HLOUBKOVÉ ULOŽENÍ!

### LEGENDA NAVRŽENÝCH SÍTÍ / OBJEKTŮ

- NAVRŽENÁ GRAVITAČNÍ SPLAŠKOVÁ KANALIZACE
- NAVRŽENÝ KANALIZAČNÍ VÝTLAK
- NAVRŽENÁ TLAKOVÁ KANALIZACE
- NAVRŽENÁ PŘÍPOJKA NN PRO ČS / ČOV
- 167/2 POZEMEK DOTČENÝ STAVBOU S KLDNÝM SOUHLASEM SE STAVBOU
- 82 ČÍSLO POPISNÉ PŘÍSLUŠNÉ NEMOVITOSTI
- GRAVITAČNÍ NAPOJOVACÍ BOD - VEŘEJNÁ ČÁST KP (SO 04)
- STÁVAJÍCÍ ŽUMPA / SEPTIK / KANALIZAČNÍ POTRUBÍ
- SOUKROMÁ ČÁST KP
- O ČS DOMOVNÍ ČERPAČÍ STANICE
- PŘÍPOJOVACÍ RADY TLAKOVÉ KANALIZACE

### LEGENDA STÁVAJÍCÍCH SÍTÍ

- STÁVAJÍCÍ DEŠŤOVÁ KANALIZACE
- STÁVAJÍCÍ VEDENÍ VN NADZEMNÍ - ČEZ
- STÁVAJÍCÍ VEDENÍ NN NADZEMNÍ - ČEZ
- STÁVAJÍCÍ VEDENÍ NN PODZEMNÍ - ČEZ
- STÁVAJÍCÍ VEDENÍ VN PODZEMNÍ - ČEZ
- STÁVAJÍCÍ SDĚLOVACÍ VEDENÍ CETIN
- PLYNOVOD - GASNET
- STÁVAJÍCÍ VODOVOD
- STÁVAJÍCÍ GRAVITAČNÍ KANALIZACE (ŠKVOREC, TŘEBOHOSTICE)
- STÁVAJÍCÍ TLAKOVÁ KANALIZACE (ŠKVOREC, TŘEBOHOSTICE)

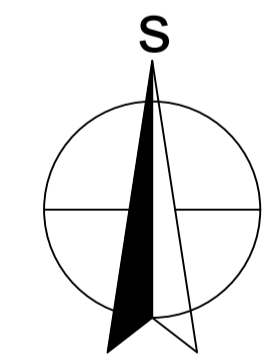

<b>DOKUMENTACE PRO PROVÁDĚNÍ STAVBY</b>			
HLAVNÍ ING. PROJEKTANT ING. KNÍŽÁK <i>hgh</i>	ZODP. PROJEKTANT ING. KNÍŽÁK <i>hgh</i>	PROJEKTANT ING. KLÍMEK <i>Blah</i>	KONTROLOVAL ING. KNÍŽÁK <i>hgh</i>
INVESTOR MĚSTYS ŠKVOREC	OBJEDNATEL MĚSTYS ŠKVOREC	FORMÁT 1050 x 594	DATUM 10/2021
KRAJ STŘEDOČESKÝ	OBEC MĚSTYS ŠKVOREC	STUPEŇ DPS	Č. ZAK. 07220-330
AKCE SPLAŠKOVÁ KANALIZACE TŘEBOHOSTICE A ROZŠÍŘENÍ ČOV ŠKVOREC	MĚŘÍTKO 1 : 1000	ARCH. Č. 07220	ČÍSLO PŘÍLOHY C.2.2
PŘÍLOHA KATASTRÁLNÍ SITUACE Č. 2 - 1 : 1000			TENTO VÝKRES A JEHO PŘÍLOHY JSOU NAŠIM DUŠEVNÍM VLASTNICTVÍM. NESMÍ BÝT BEZ NAŠEHO PŘEDCHOZÍHO PÍSEMNÉHO SOUHLASU KOPÍROVÁNY, ROZMNOŽOVÁNY ANI ZPŮSOBNĚNÝ JINÝMI OSOBNÍ NEBO FIRMAM