
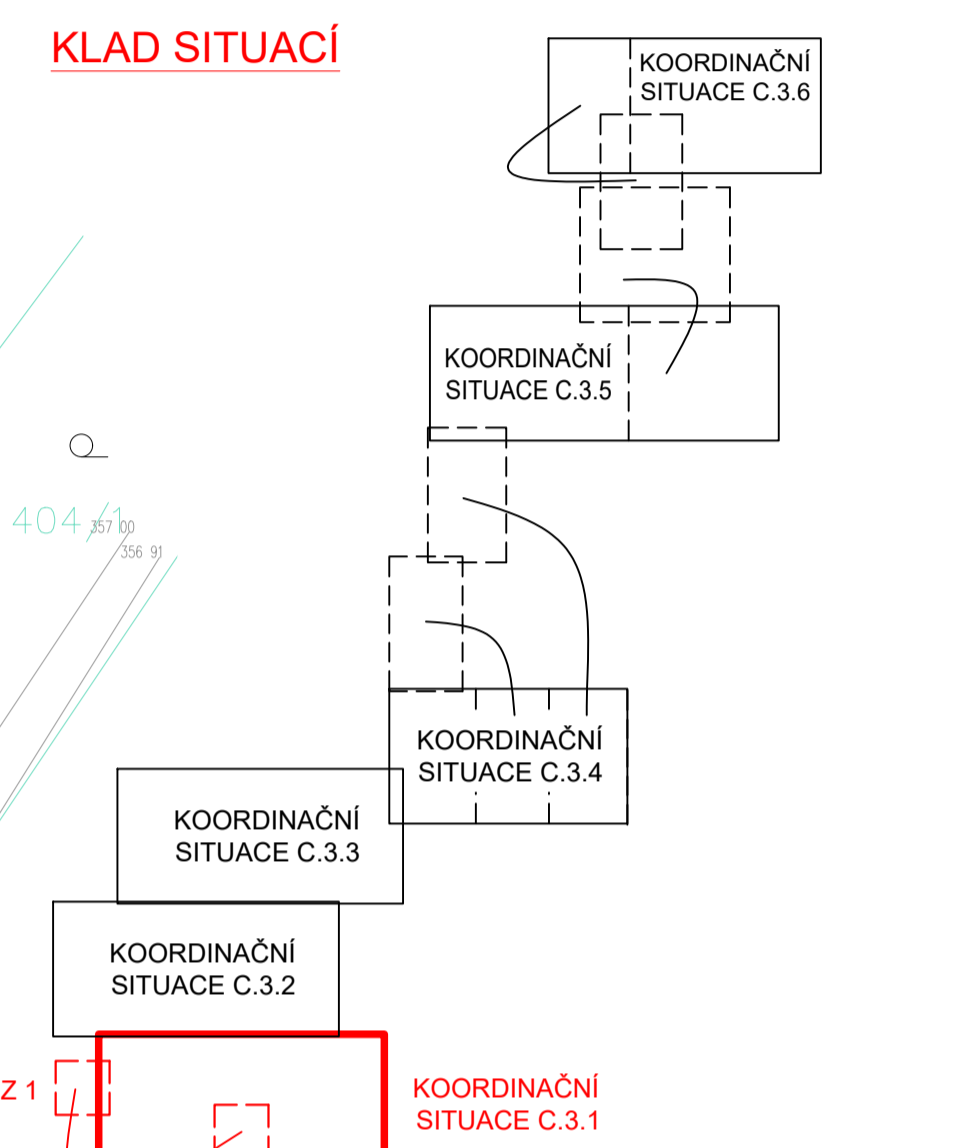
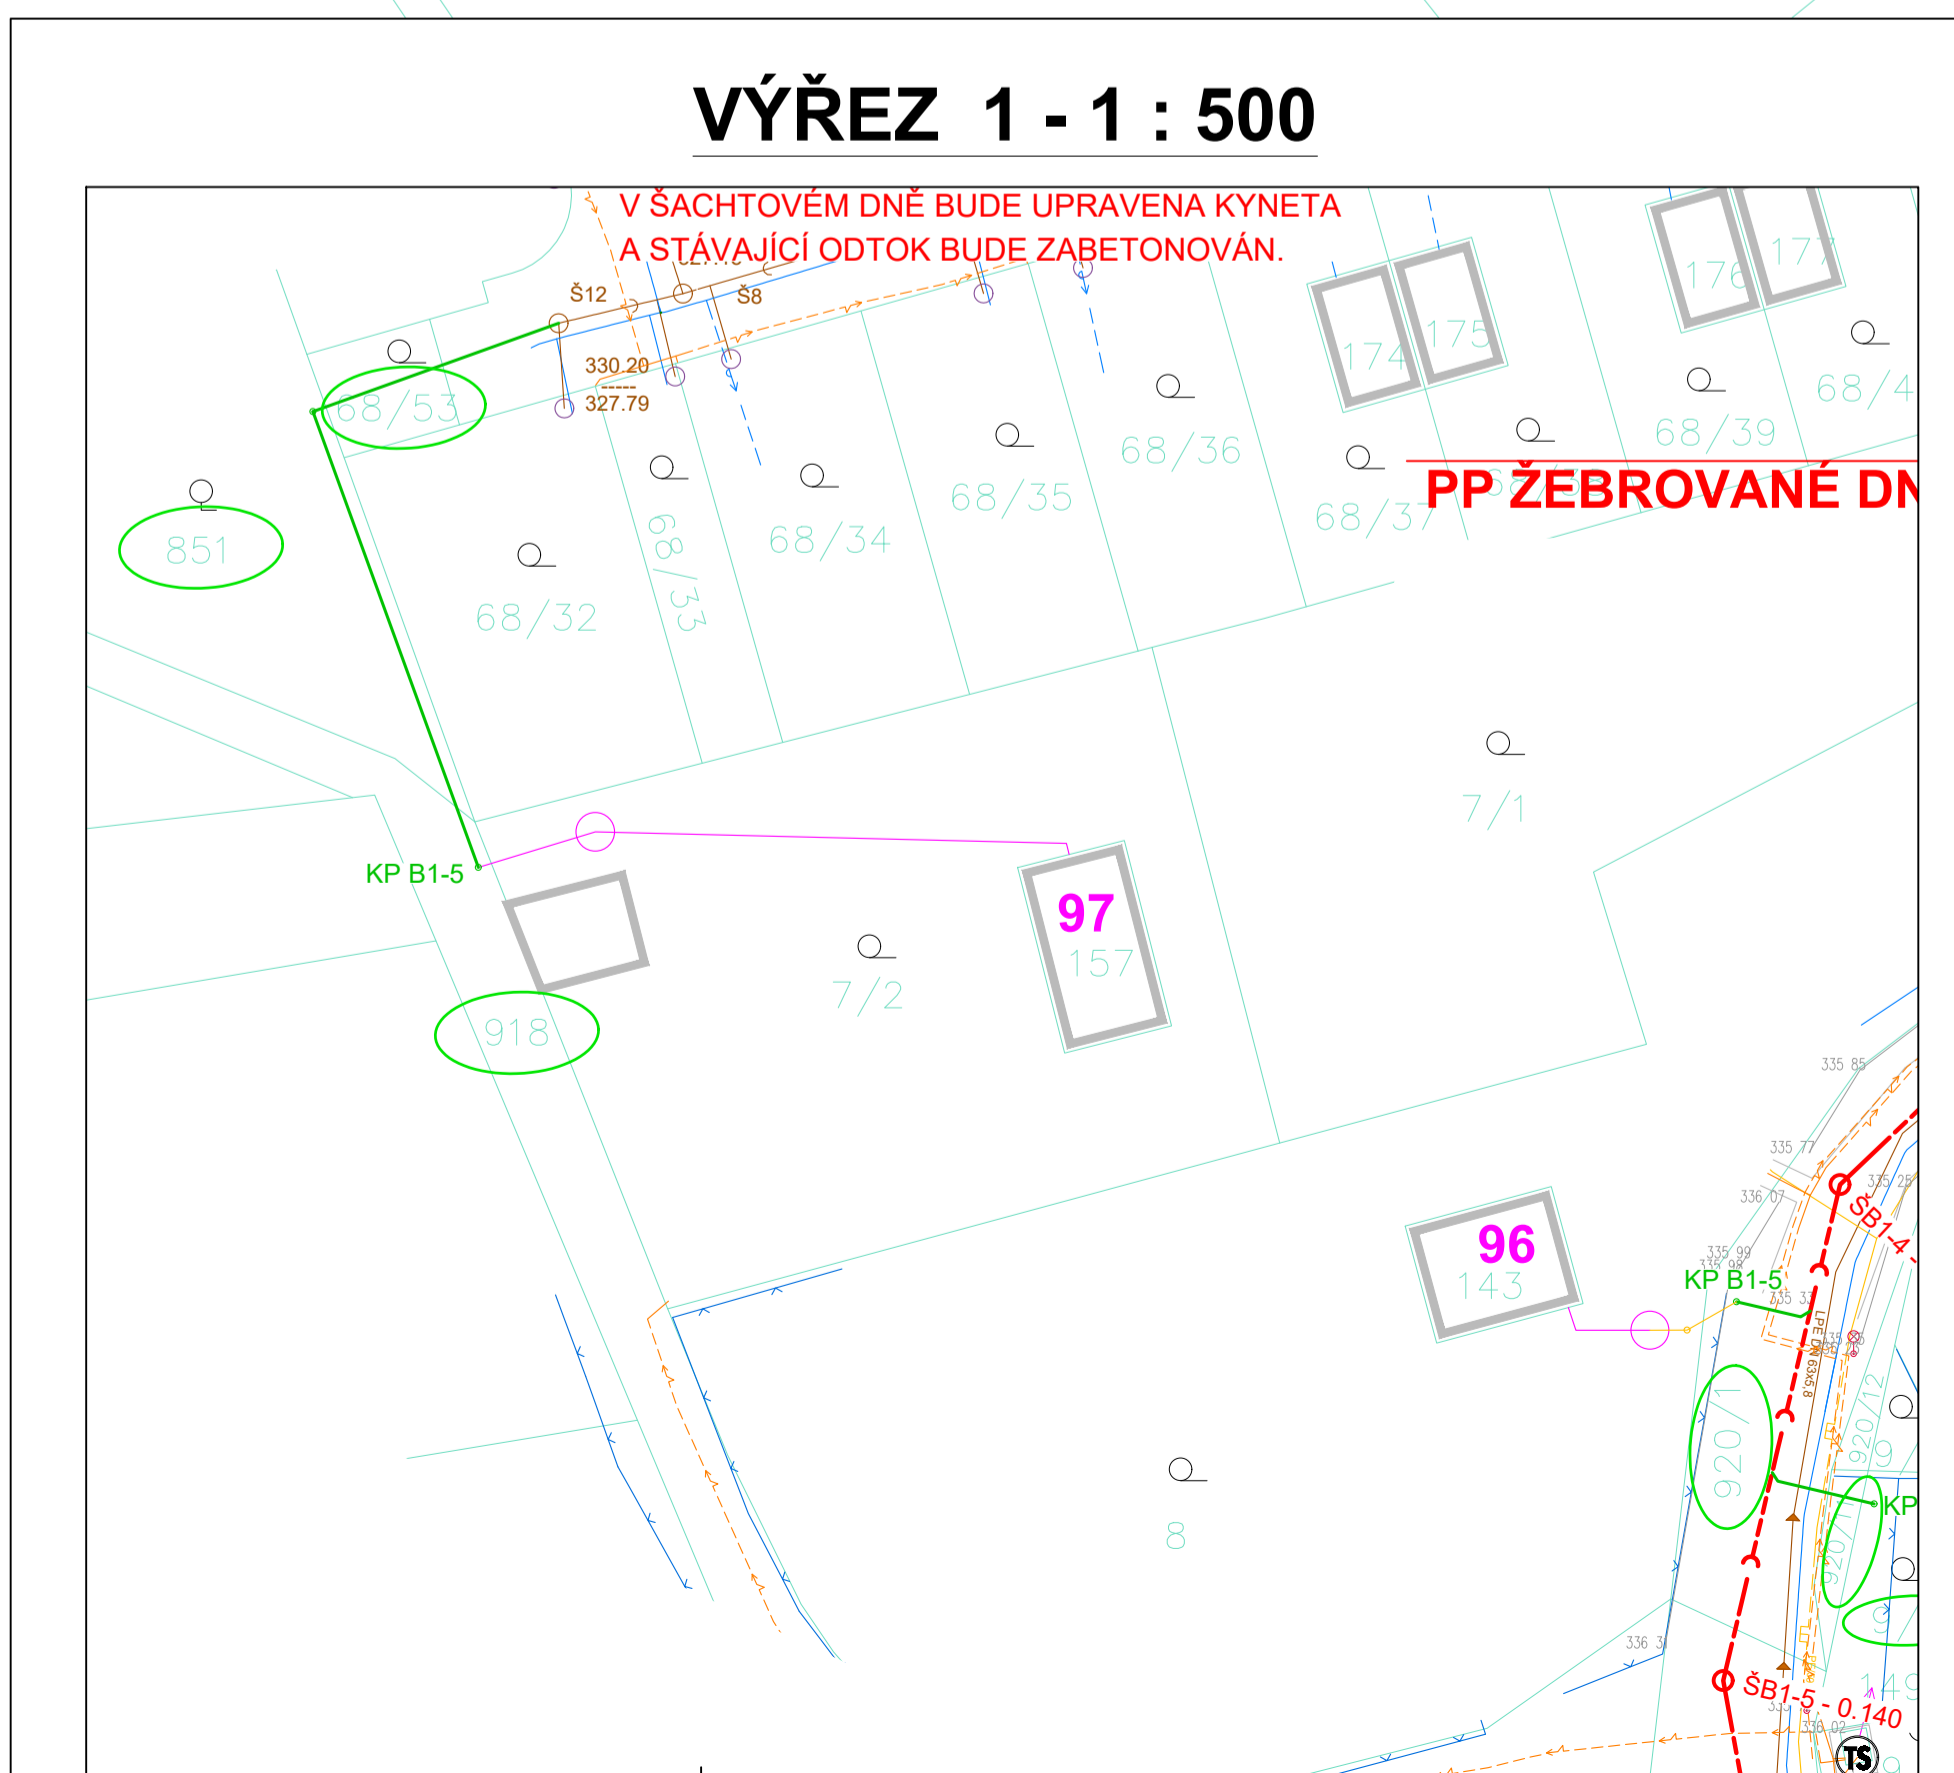



# KOORDINAČNÍ SITUACE Č. 1 - 1 : 500

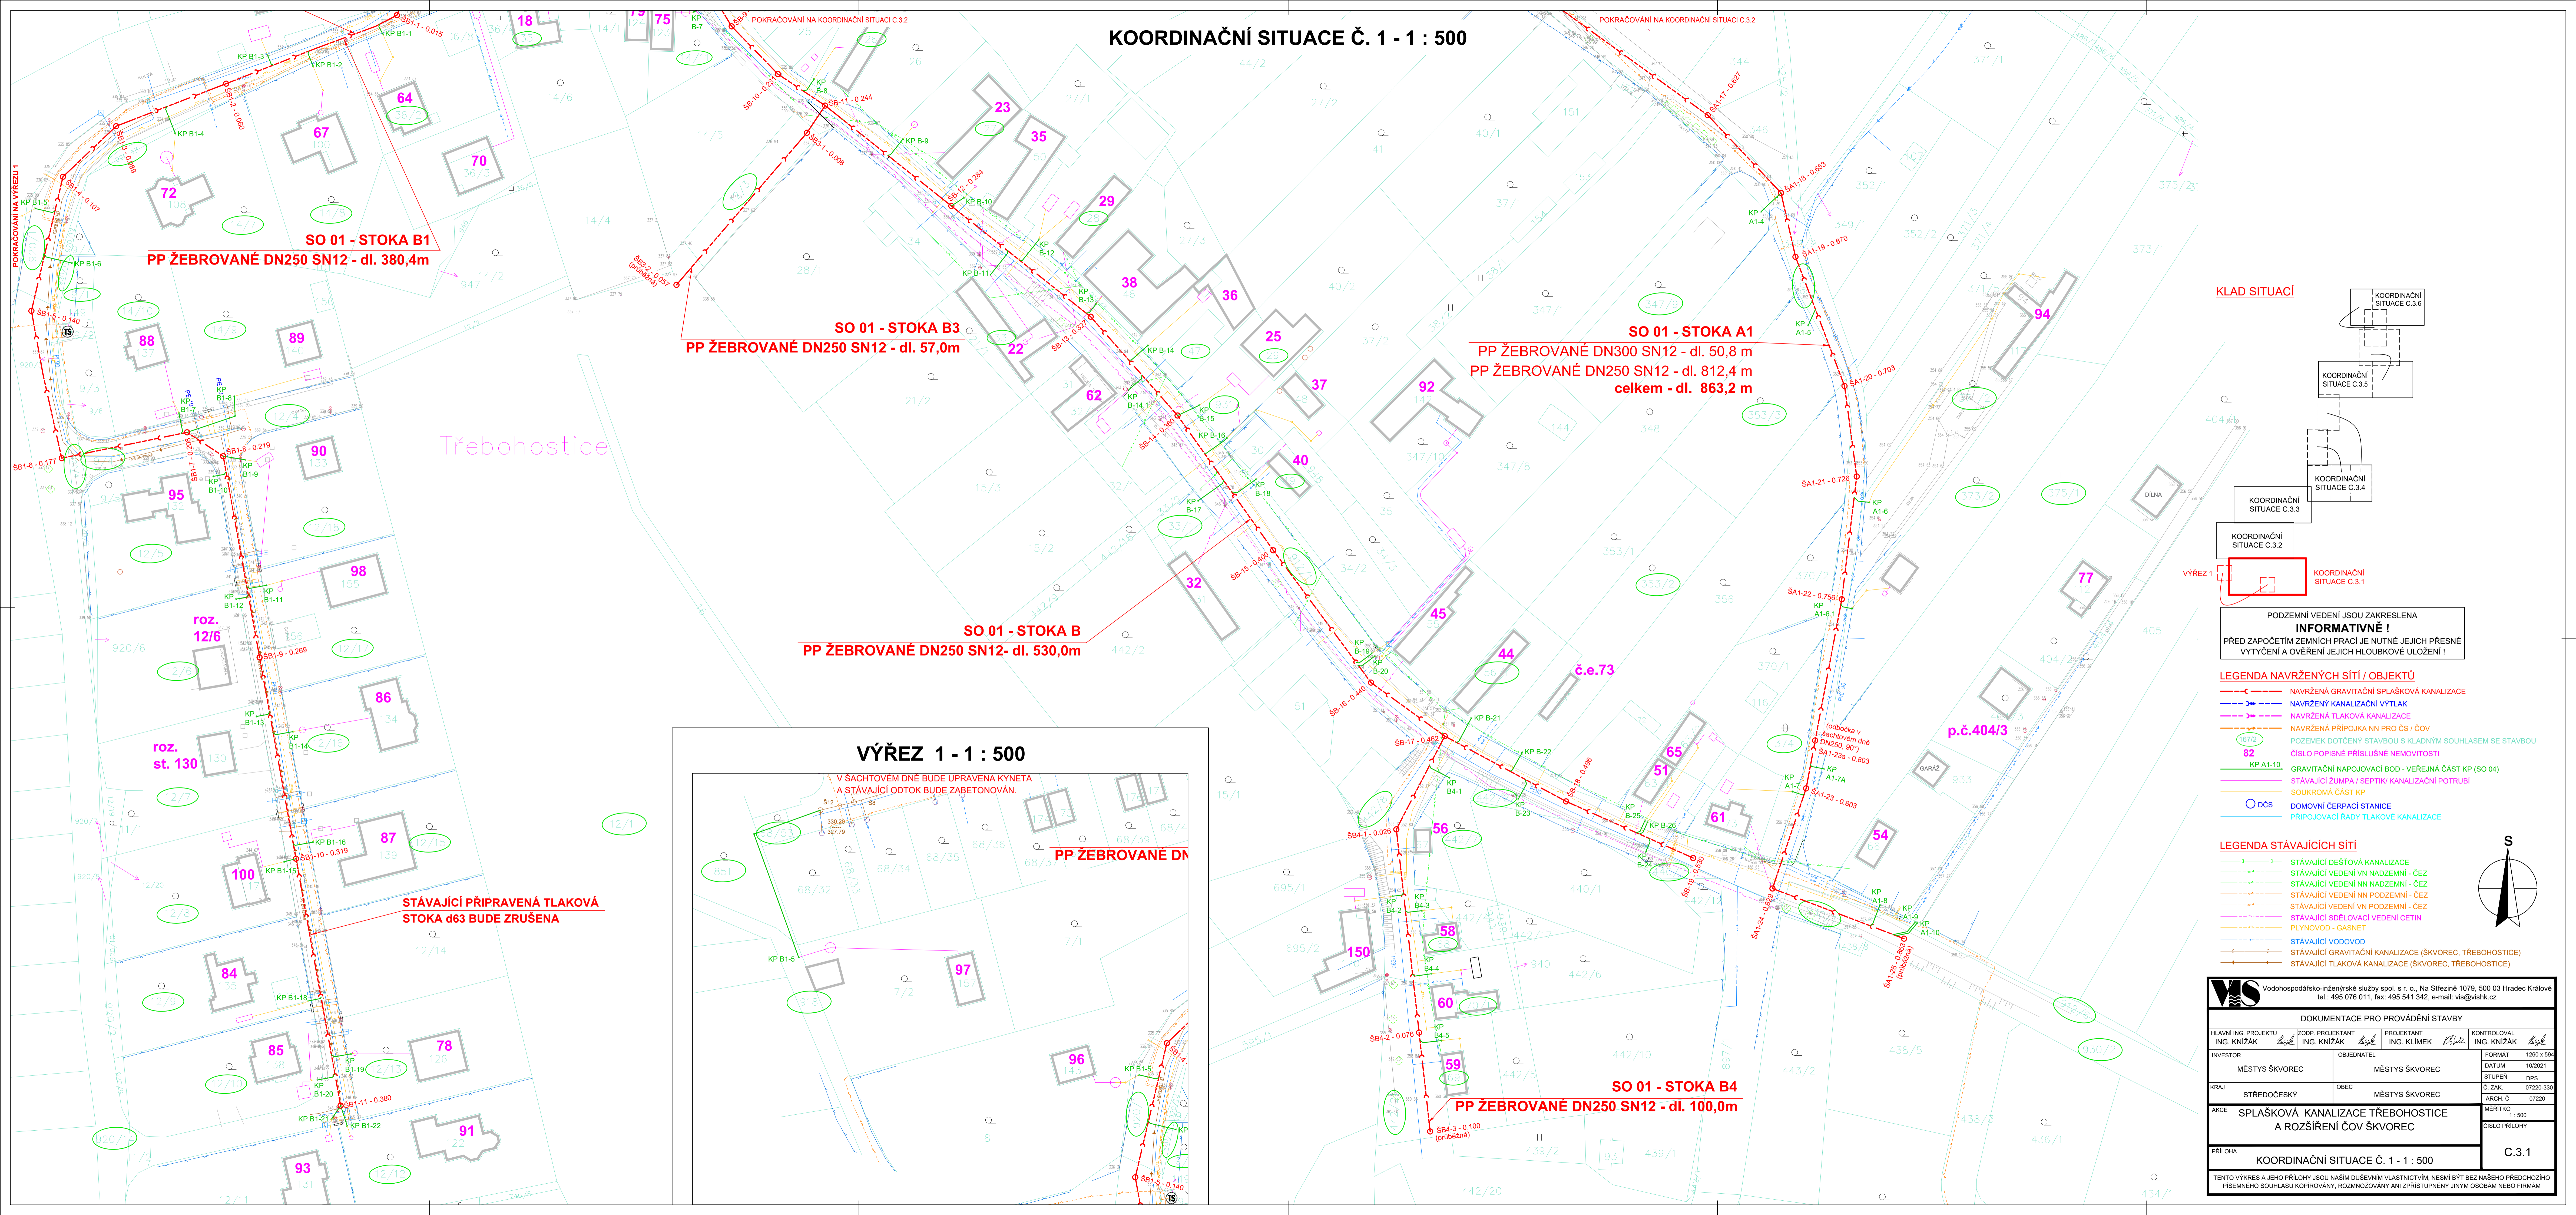

PODZEMNÍ VEDENÍ JSOU ZAKRESLENA **INFORMATIVNĚ!**  
PŘED ZAPOČETÍM ZEMNÍCH PRACÍ JE NUTNÉ JEJICH PŘESNÉ VYTČENÍ A OVĚŘENÍ JEJICH HLOUBKOVÉ ULOŽENÍ!

- #### LEGENDA NAVRŽENÝCH SÍTÍ / OBJEKTŮ
- NAVRŽENÁ GRAVITAČNÍ SPLAŠKOVÁ KANALIZACE
  - NAVRŽENÝ KANALIZAČNÍ VÝTLAK
  - NAVRŽENÁ TLAKOVÁ KANALIZACE
  - NAVRŽENÁ PŘÍPOJKA NN PRO ČS / ČOV
  - 82 POZEMEK DOTČENÝ STAVBOU S Kladným SOUHLASEM SE STAVBOU ČÍSLO POPISNÉ PŘÍSLUŠNÉ NEMOVITOSTI
  - KP A1-10 GRAVITAČNÍ NÁPOJOVACÍ BOD - VEŘEJNÁ ČÁST KP (SO 04)
  - STÁVAJÍCÍ ŽUMPA / SEPTIK KANALIZAČNÍ POTRUBÍ
  - SOUKROMÁ ČÁST KP
  - DČS DOMOVNÍ ČERPAČÍ STANICE
  - PŘÍPOJOVACÍ ŘADY TLAKOVÉ KANALIZACE

- #### LEGENDA STÁVAJÍCÍCH SÍTÍ
- STÁVAJÍCÍ DEŠŤOVÁ KANALIZACE
  - STÁVAJÍCÍ VEDENÍ VN NADZEMNÍ - ČEZ
  - STÁVAJÍCÍ VEDENÍ NN NADZEMNÍ - ČEZ
  - STÁVAJÍCÍ VEDENÍ NN PODZEMNÍ - ČEZ
  - STÁVAJÍCÍ VEDENÍ VN PODZEMNÍ - ČEZ
  - STÁVAJÍCÍ SBEĎOVACÍ VEDENÍ ČETNÍ
  - PLYNOVOD - GASNET
  - STÁVAJÍCÍ VODOVOD
  - STÁVAJÍCÍ GRAVITAČNÍ KANALIZACE (ŠKVOREC, TŘEBOHOSTICE)
  - STÁVAJÍCÍ TLAKOVÁ KANALIZACE (ŠKVOREC, TŘEBOHOSTICE)

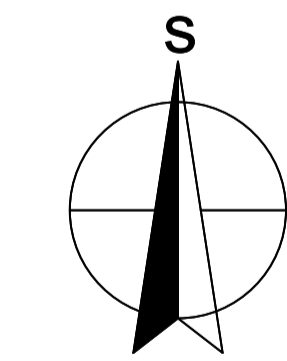

Vodohospodářsko-inženýrské služby spol. s r. o., Na Střežném 1079, 500 03 Hradec Králové tel.: 495 076 011, fax: 495 541 342, e-mail: vis@vishk.cz			
<b>DOKUMENTACE PRO PROVÁDĚNÍ STAVBY</b>			
HLAVNÍ ING. PROJEKTU ING. KNÍŽÁK <i>Knížák</i>	ZDP. PROJEKTANT ING. KNÍŽÁK <i>Knížák</i>	PROJEKTANT ING. KLÍMEK <i>KLÍMEK</i>	KONTROLOVAL ING. KNÍŽÁK <i>Knížák</i>
INVESTOR MĚSTYS ŠKVOREC	OBJEDNATEL MĚSTYS ŠKVOREC	FORMÁT 1280 x 594	DATUM 19/2021
KRAJ STŘEDOČESKÝ	OBEC MĚSTYS ŠKVOREC	STUPEŇ DPS	Č. ZAK. 07220/330
AKCE SPLAŠKOVÁ KANALIZACE TŘEBOHOSTICE A ROZŠÍŘENÍ ČOV ŠKVOREC	MĚŘÍTKO 1 : 500	ARCH. Č. 07220	ČÍSLO PŘÍLOHY C.3.1
PŘÍLOHA KOORDINAČNÍ SITUACE Č. 1 - 1 : 500			TENTO VÝKRES A JEHO PŘÍLOHY JSOU NAŠIM DUŠEVNÍM VLASTNICTVÍM. NESMÍ BÝT BEZ NAŠEHO PŘEDCHOZÍHO PÍSEMNÉHO SOUHLASU KOPÍROVÁNY, ROZMNOŽOVÁNY ANI ZPŘÍSTUPNĚNY JINÝM OSOBÁM NEBO FIRMÁM