



KOORDINAČNÍ SITUACE Č. 3 - 1 : 500

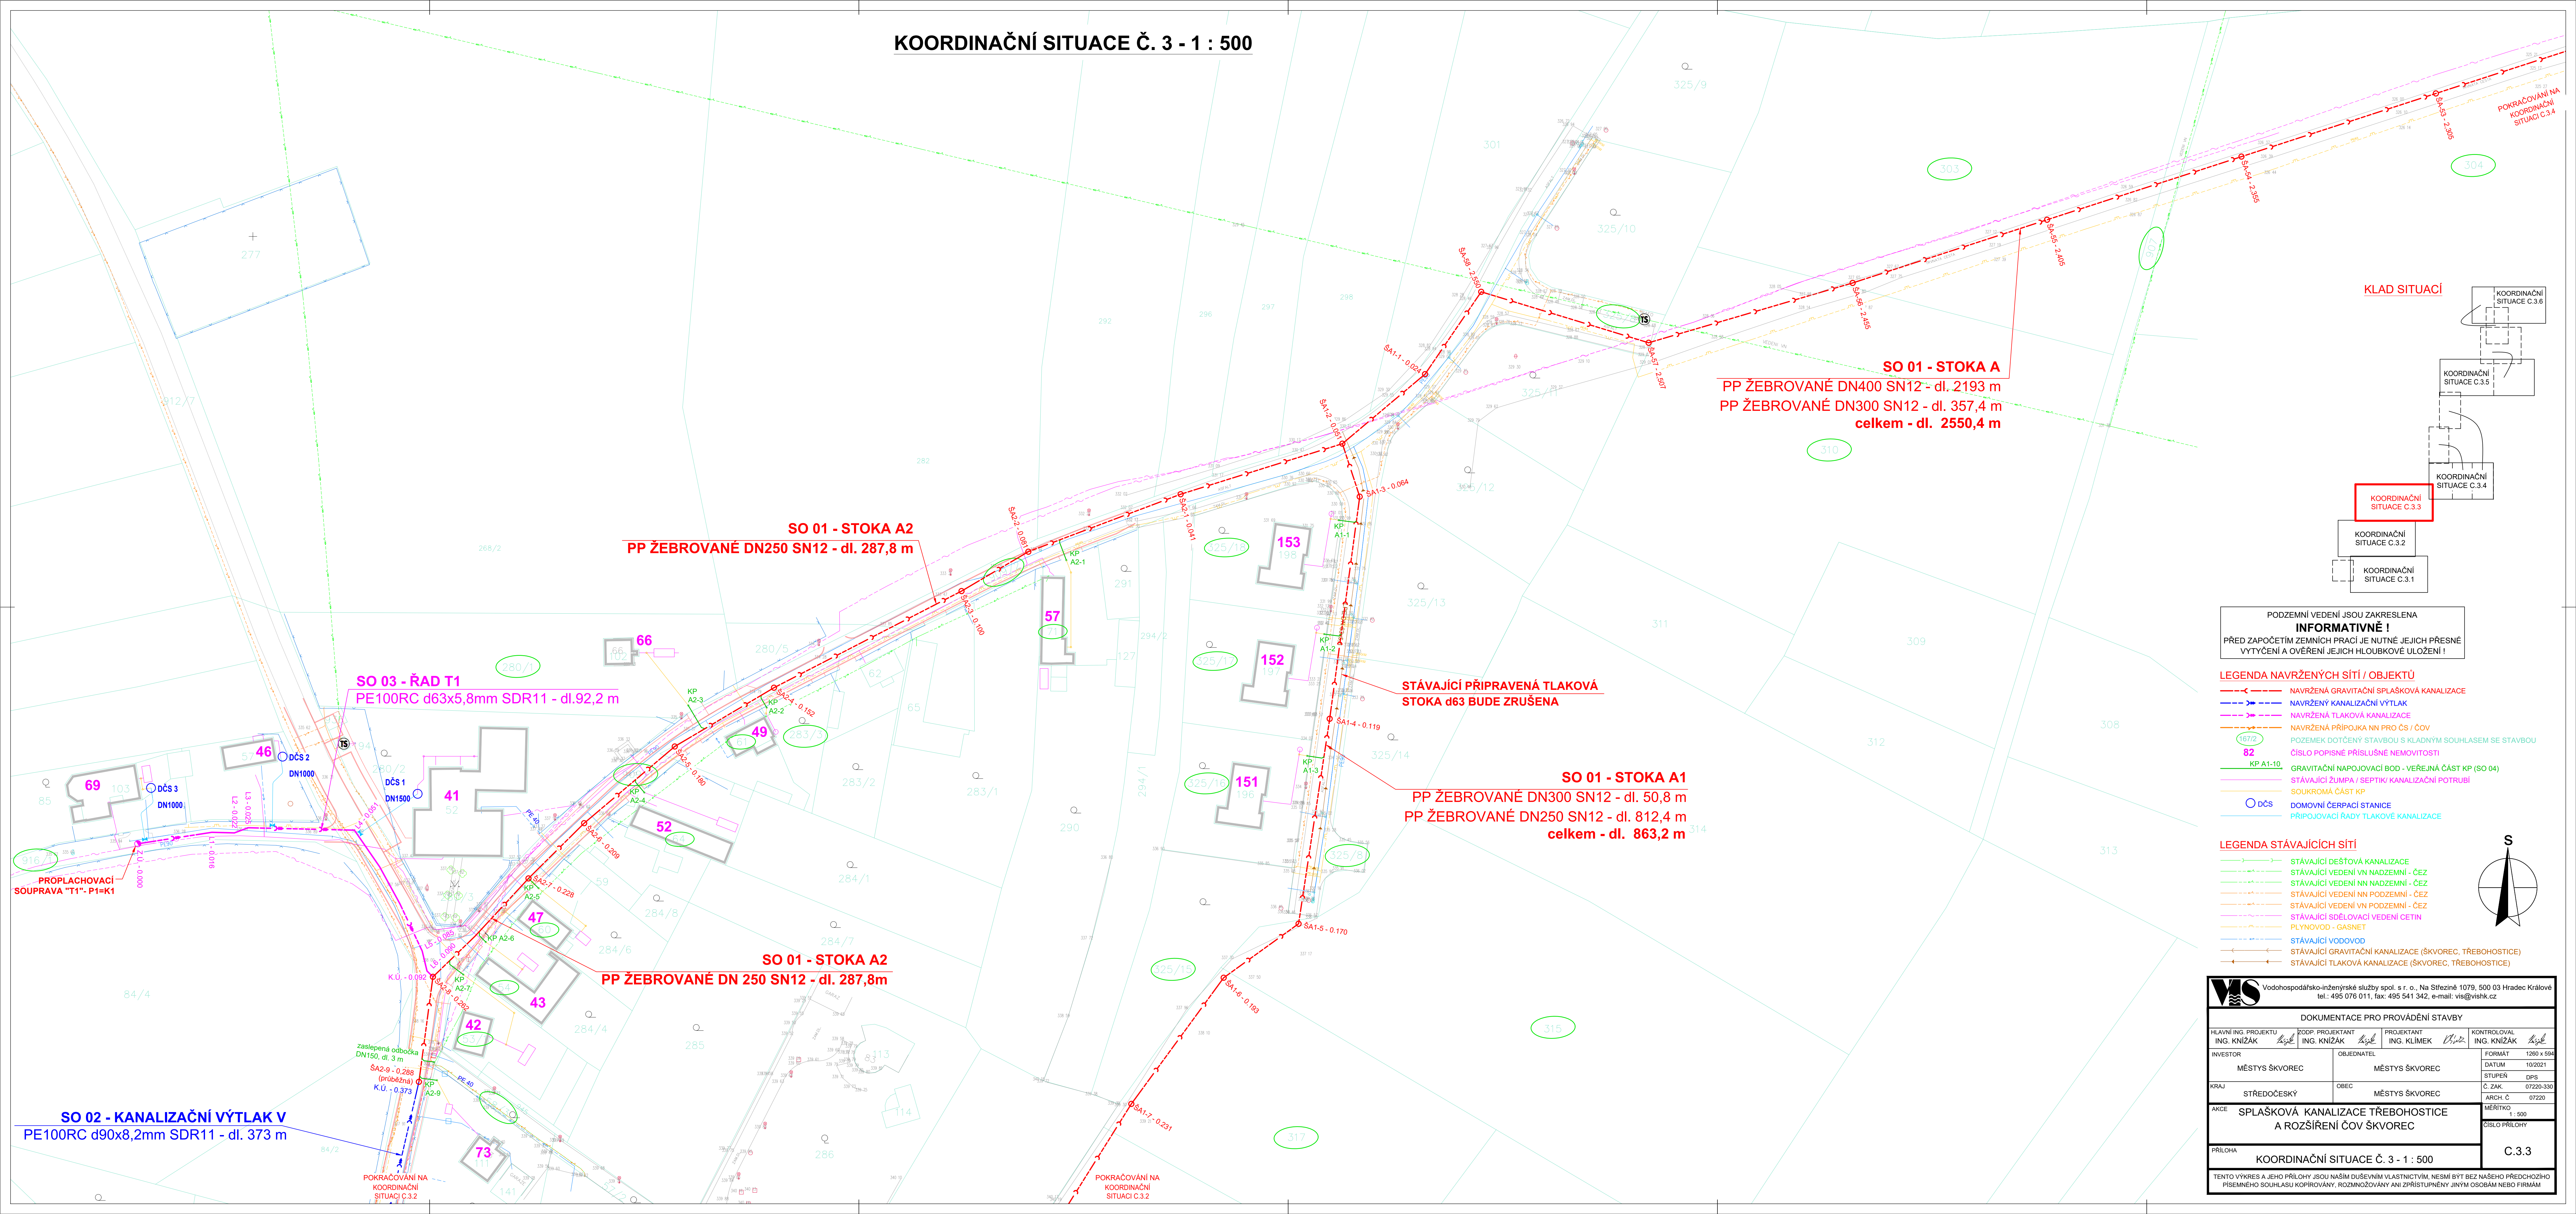

KLAD SITUACÍ

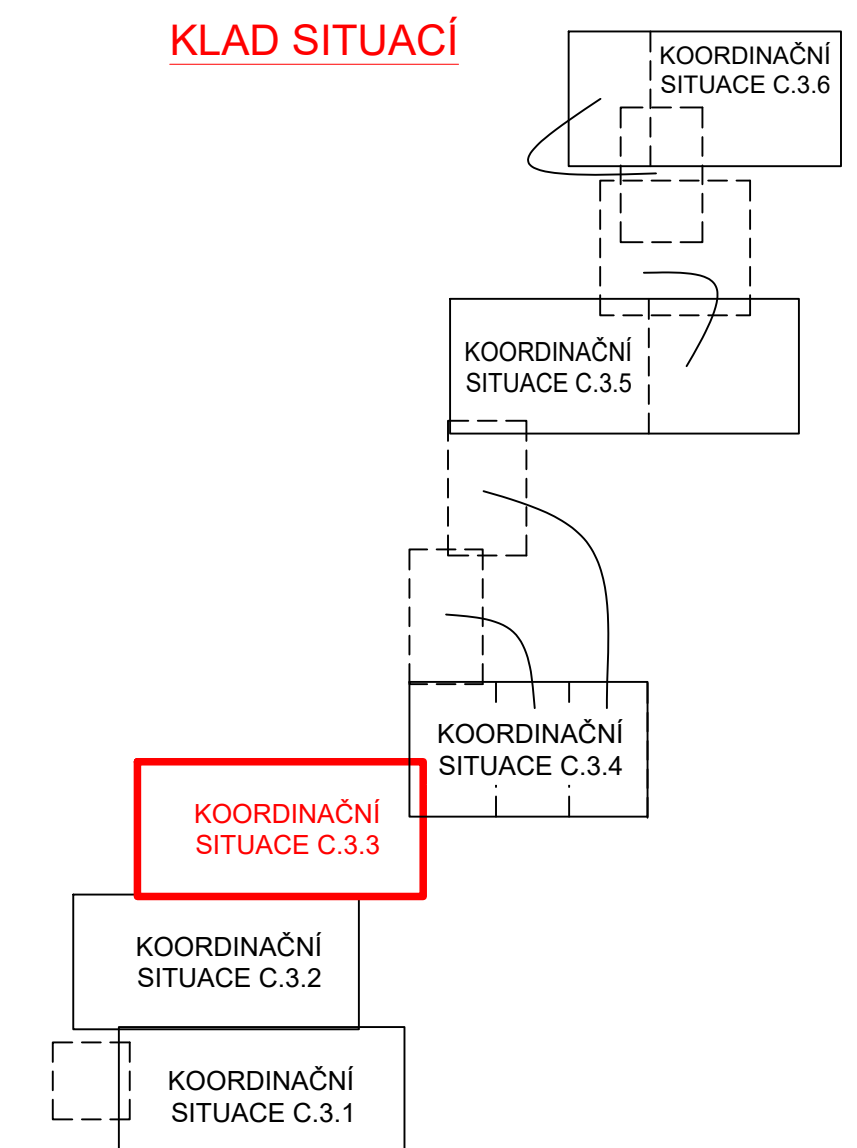


PODZEMNÍ VEDENÍ JSOU ZAKRESLENA
INFORMATIVNĚ!
 PŘED ZAPOČETÍM ZEMNÍCH PRACÍ JE NUTNÉ JEJICH PŘESNÉ
 VYTÝČENÍ A OVĚŘENÍ JEJICH HLUBKOVÉ ULOŽENÍ!

LEGENDA NAVRŽENÝCH SÍTÍ / OBJEKTŮ

- NAVRŽENÁ GRAVITAČNÍ SPLAŠKOVÁ KANALIZACE
- NAVRŽENÝ KANALIZAČNÍ VÝTLAK
- NAVRŽENÁ TLAKOVÁ KANALIZACE
- NAVRŽENÁ PŘÍPOJKA NN PRO ČS / ČOV
- POZEMEK DOTČENÝ STAVBOU S KLADNÝM SOUHLASEM SE STAVBOU
- 82 ČÍSLO POPISNÉ PŘÍSLUŠNÉ NEMOVITOSTI
- KP A1-10 GRAVITAČNÍ NÁPOJOVACÍ BOD - VEŘEJNÁ ČÁST KP (SO 04)
- STÁVAJÍCÍ ŽUMPA / SEPTIK/ KANALIZAČNÍ POTRUBÍ
- SOUKROMÁ ČÁST KP
- DČS DOMOVNÍ ČERPAČÍ STANICE
- PŘÍPOJOVACÍ ŘÁDY TLAKOVÉ KANALIZACE

LEGENDA STÁVAJÍCÍCH SÍTÍ

- STÁVAJÍCÍ DEŠŤOVÁ KANALIZACE
- STÁVAJÍCÍ VEDENÍ VN NADZEMNÍ - ČEZ
- STÁVAJÍCÍ VEDENÍ NN NADZEMNÍ - ČEZ
- STÁVAJÍCÍ VEDENÍ NN PODZEMNÍ - ČEZ
- STÁVAJÍCÍ VEDENÍ VN PODZEMNÍ - ČEZ
- STÁVAJÍCÍ SĚLOVACÍ VEDENÍ CETNÍ
- PLYNOVOD - GASNET
- STÁVAJÍCÍ VODOVOD
- STÁVAJÍCÍ GRAVITAČNÍ KANALIZACE (ŠKVOREC, TŘEBOHOSTICE)
- STÁVAJÍCÍ TLAKOVÁ KANALIZACE (ŠKVOREC, TŘEBOHOSTICE)

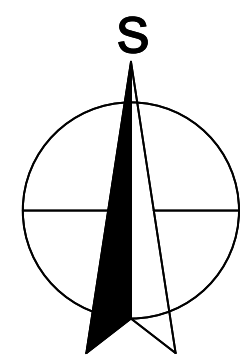

Vodohospodářsko-inženýrské služby spol. s r. o., Na Sítězně 1079, 500 03 Hradec Králové tel.: 495 076 011, fax: 495 541 342, e-mail: vis@vshk.cz					
DOKUMENTACE PRO PROVÁDĚNÍ STAVBY					
HLAVNÍ ING. PROJEKTU ING. KNÍŽAK <i>Knížak</i>	ZDP. PROJEKTANT ING. KNÍŽAK <i>Knížak</i>	PROJEKTANT ING. KLÍMEK <i>Chyba</i>	KONTROLOVAL ING. KNÍŽAK <i>Knížak</i>	FORMÁT 1280 x 594	
INVESTOR MĚSTYS ŠKVOREC	OBJEDNATEL MĚSTYS ŠKVOREC	DATUM 19/02/21	STUPEŇ DPS	C. ZAK. 07220/330	
KRAJ STŘEDOČESKÝ	OBEC MĚSTYS ŠKVOREC	ARCH. C. 07220	MĚŘÍTKO 1 : 500	CÍSLO PŘÍLOHY C.3.3	
PRÁCE SPLAŠKOVÁ KANALIZACE TŘEBOHOSTICE A ROZŠÍŘENÍ ČOV ŠKVOREC					
PRÍLOHA KOORDINAČNÍ SITUACE Č. 3 - 1 : 500					
TENTO VÝKRES A JEHO PŘÍLOHY JSOU NAŠIM DUŠEVNÍM VLASTNICTVÍM. NESMÍ BYT BEZ NAŠEHO PŘEDCHOZÍHO PÍSEMNÉHO SOUHLASU KOPIJOVANÝ, ROZMNOŽOVÁNÝ ANI ZPŘÍSTUPŇOVÁNÝ JINÝM OSOBNÍM NEBO FIRMAM					