





**KOORDINAČNÍ SITUACE Č. 4
VÝŘEZ 1
1 : 500**

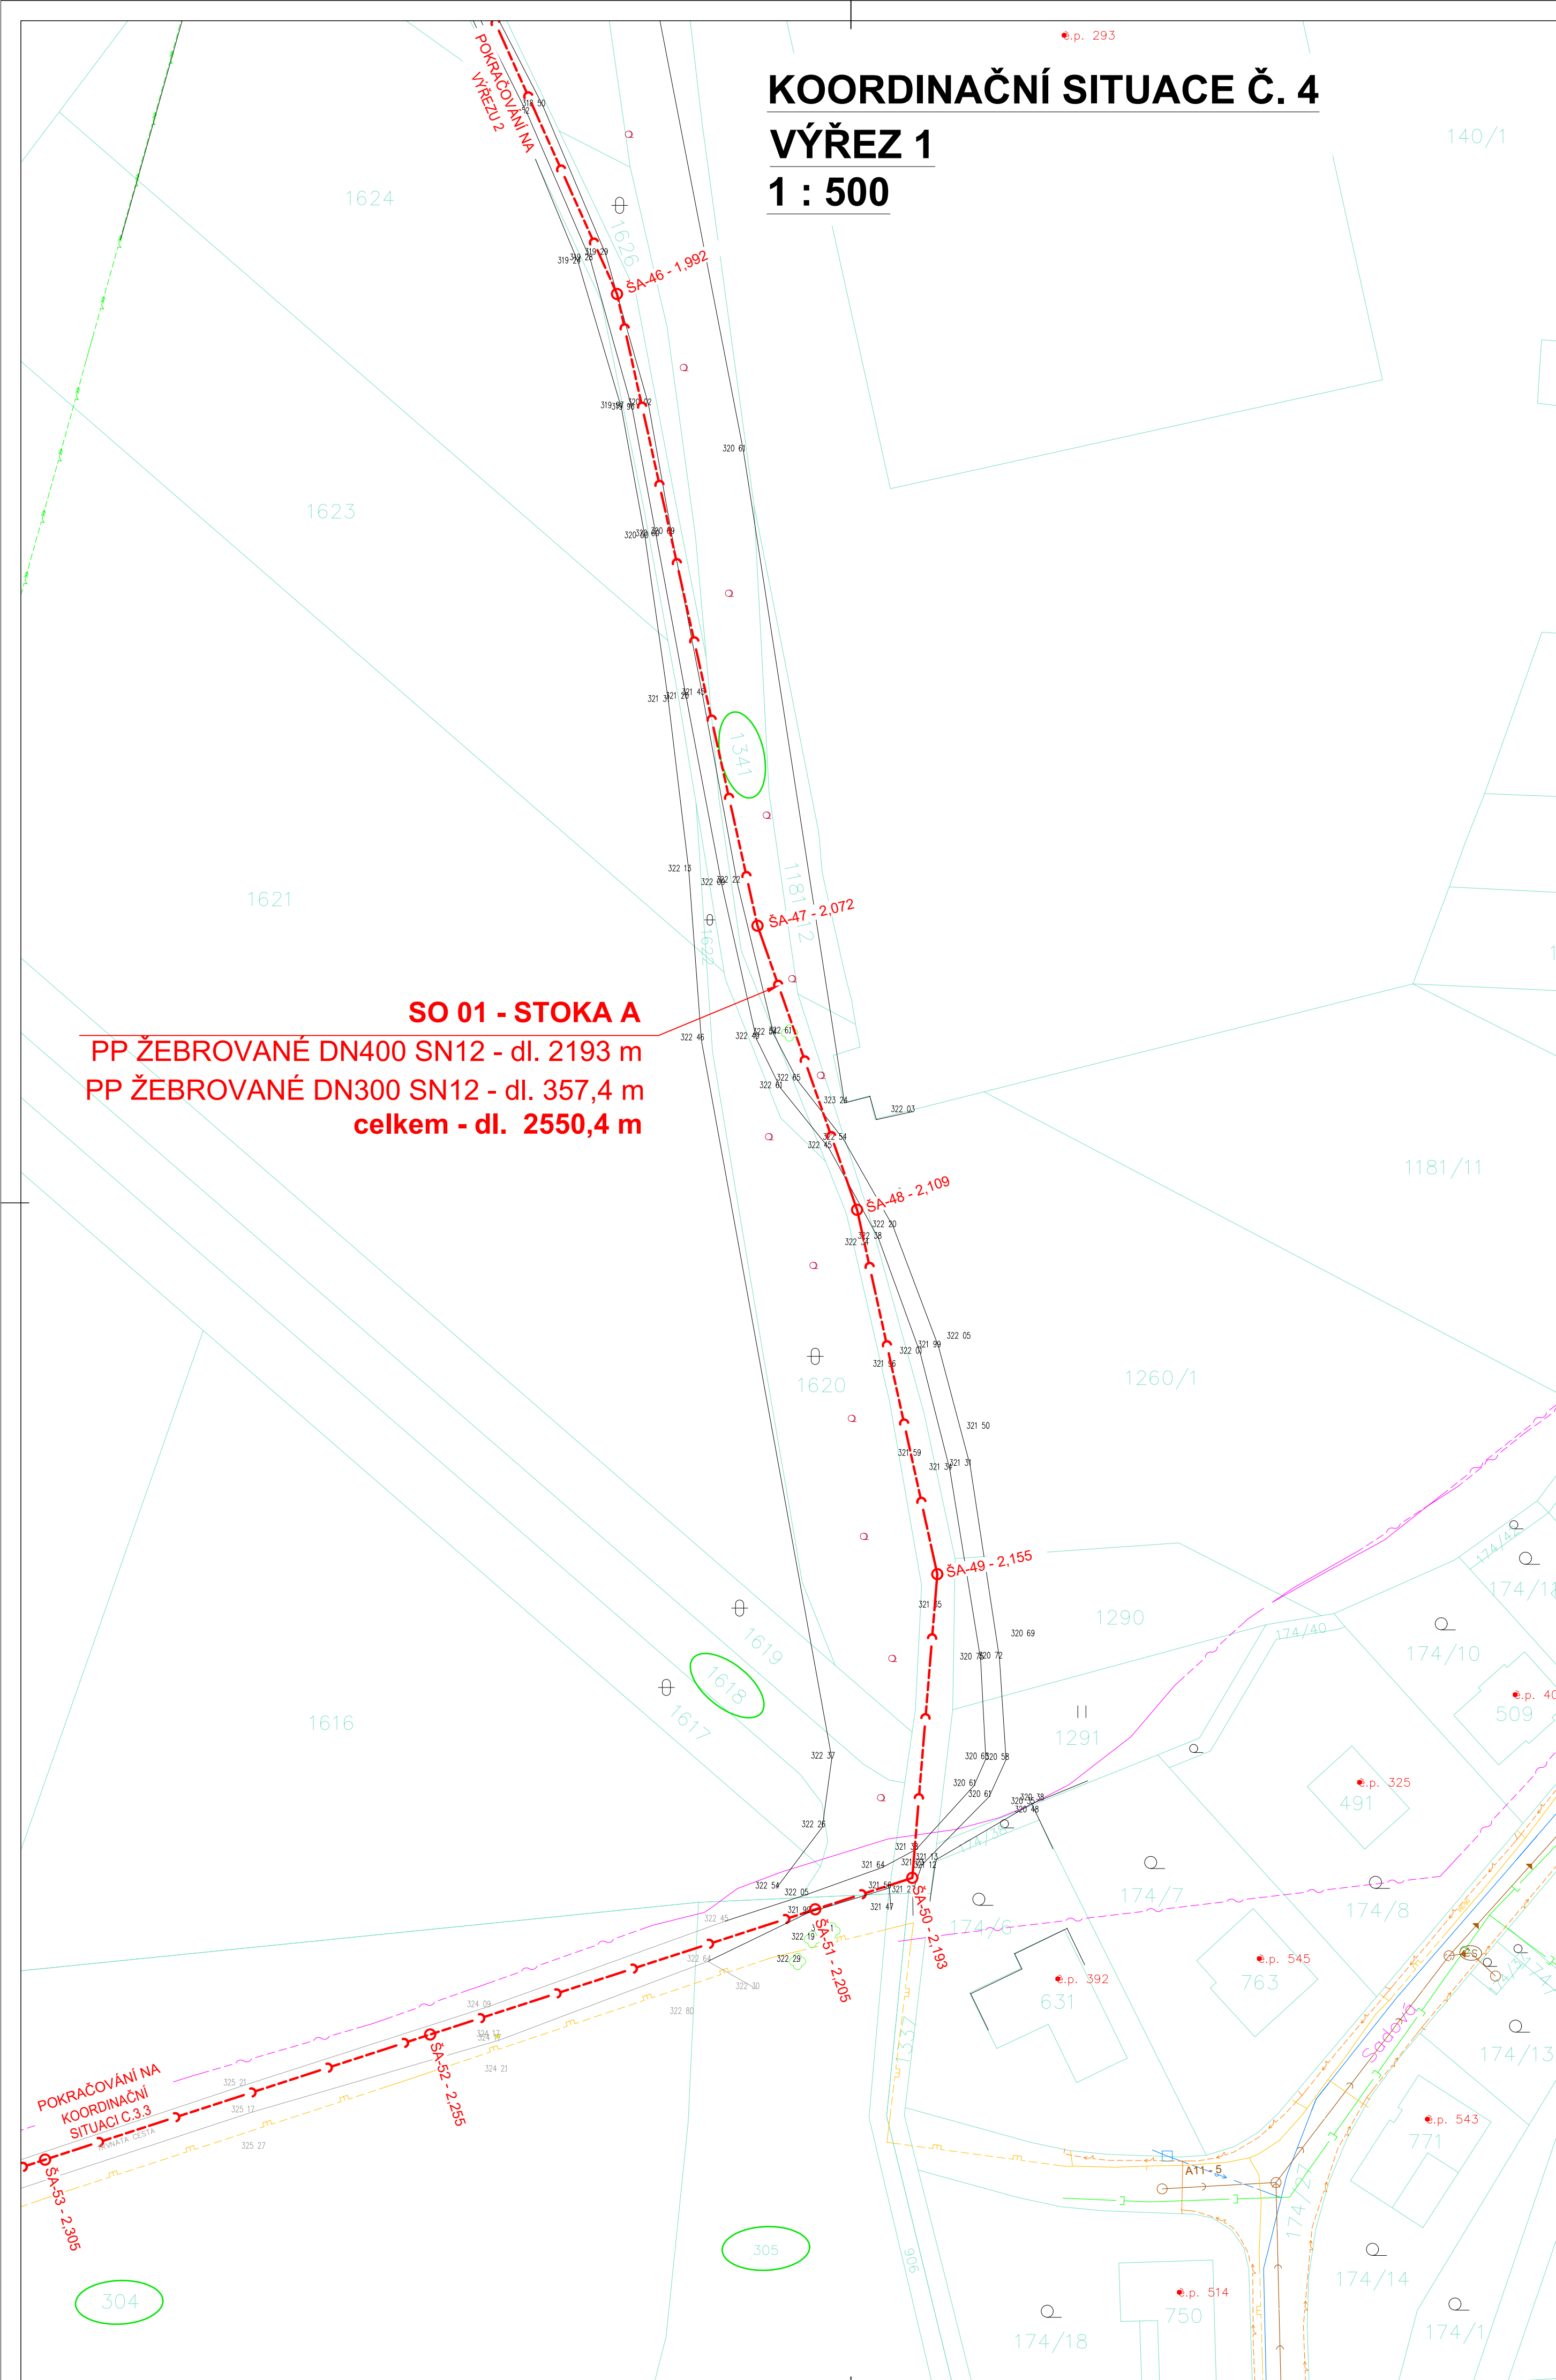

**KOORDINAČNÍ SITUACE Č. 4
VÝŘEZ 2
1 : 500**

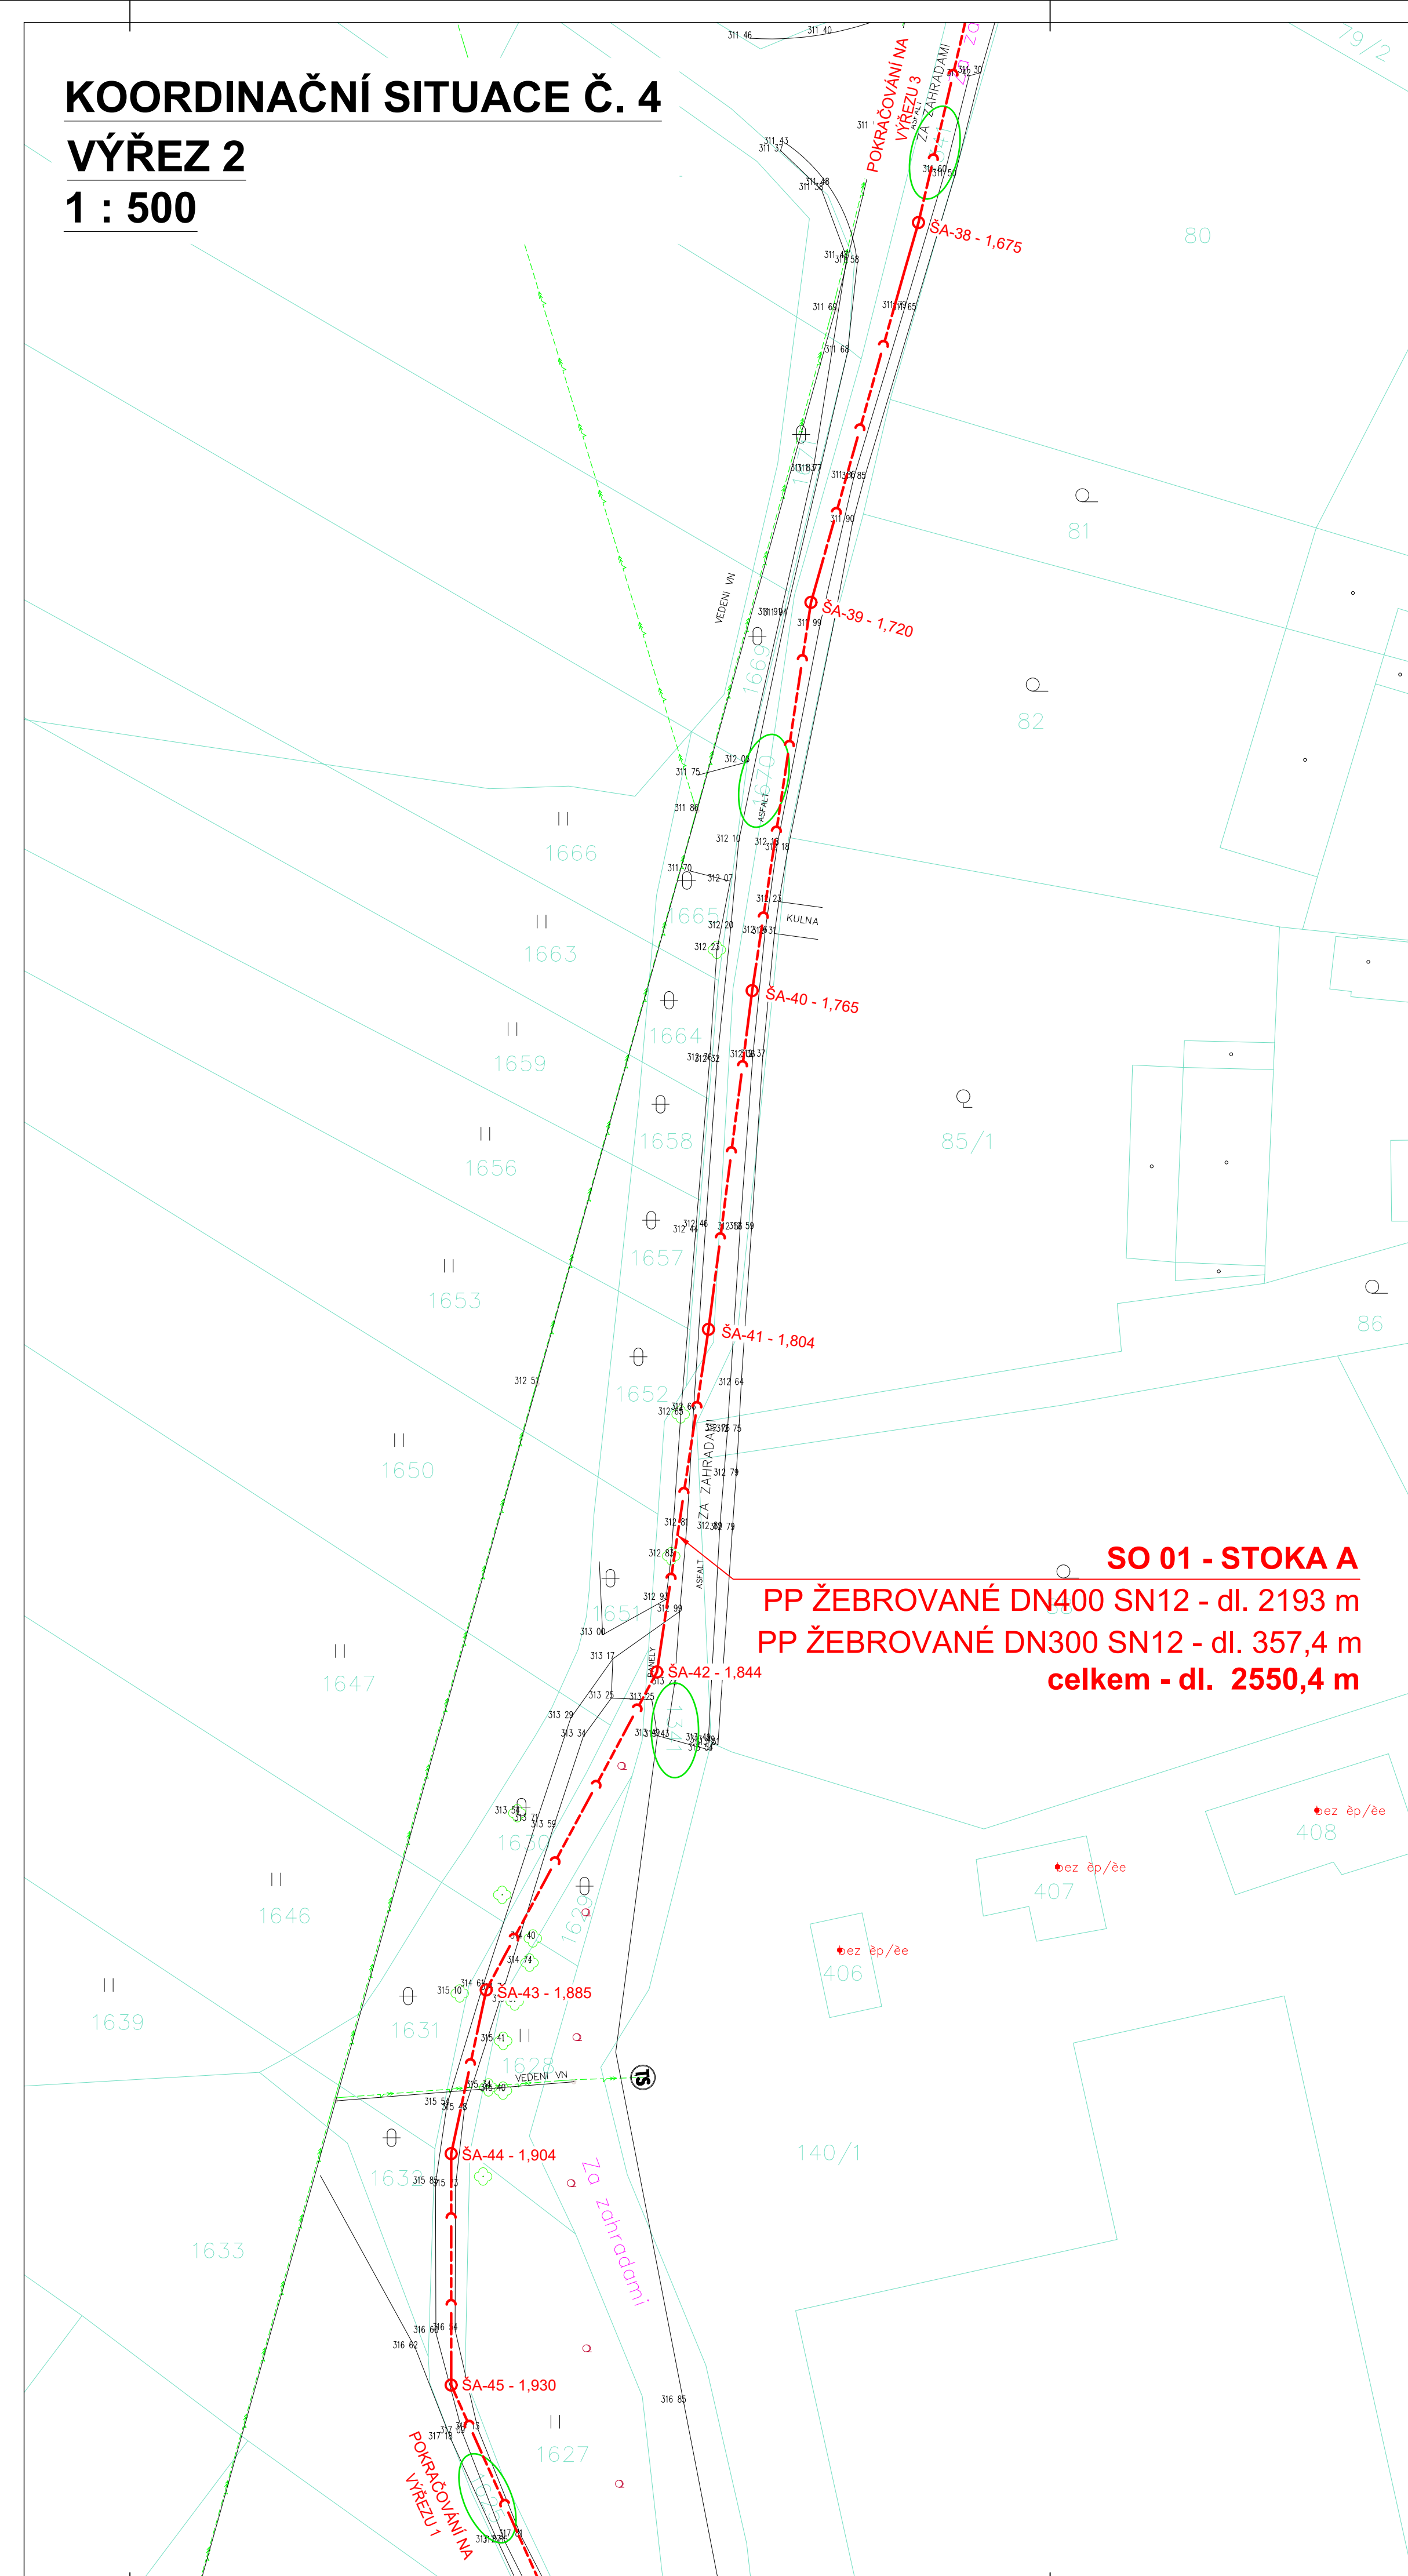


**KOORDINAČNÍ SITUACE Č. 4
VÝŘEZ 3
1 : 500**

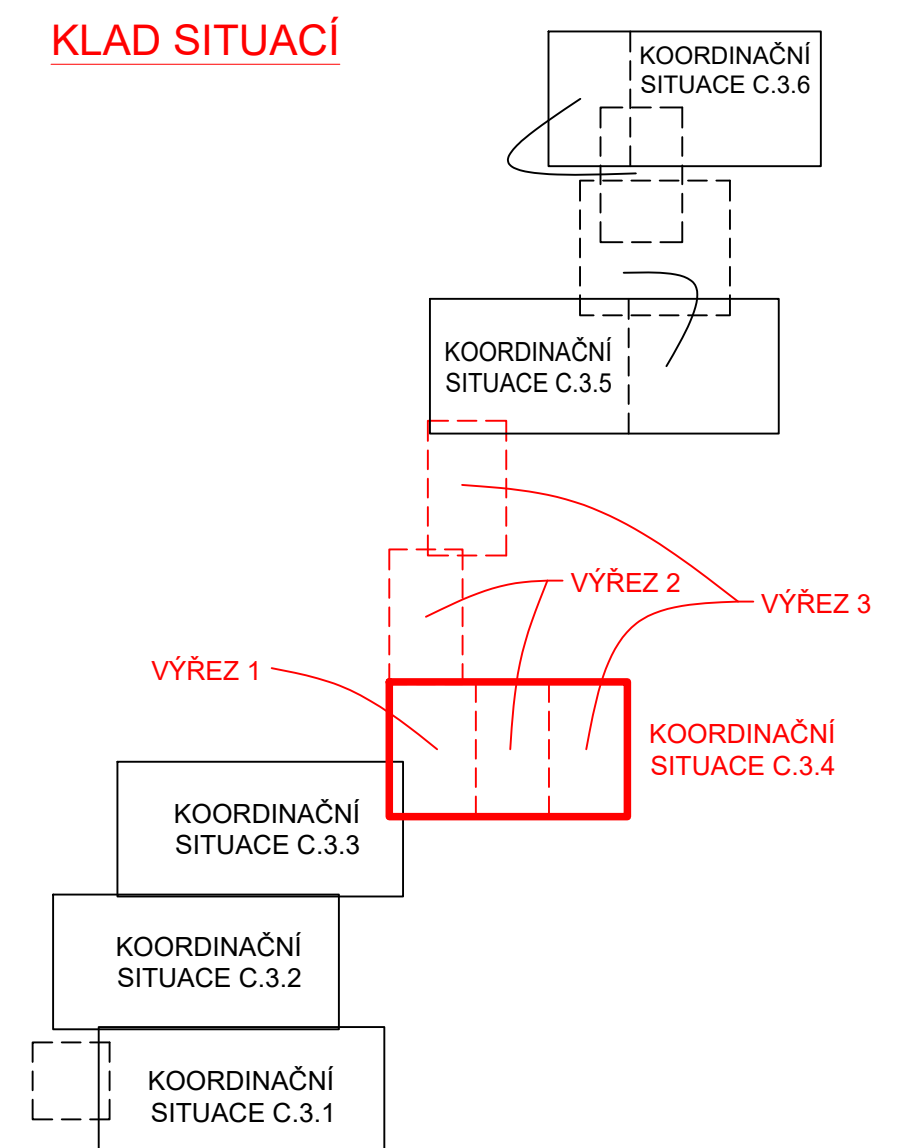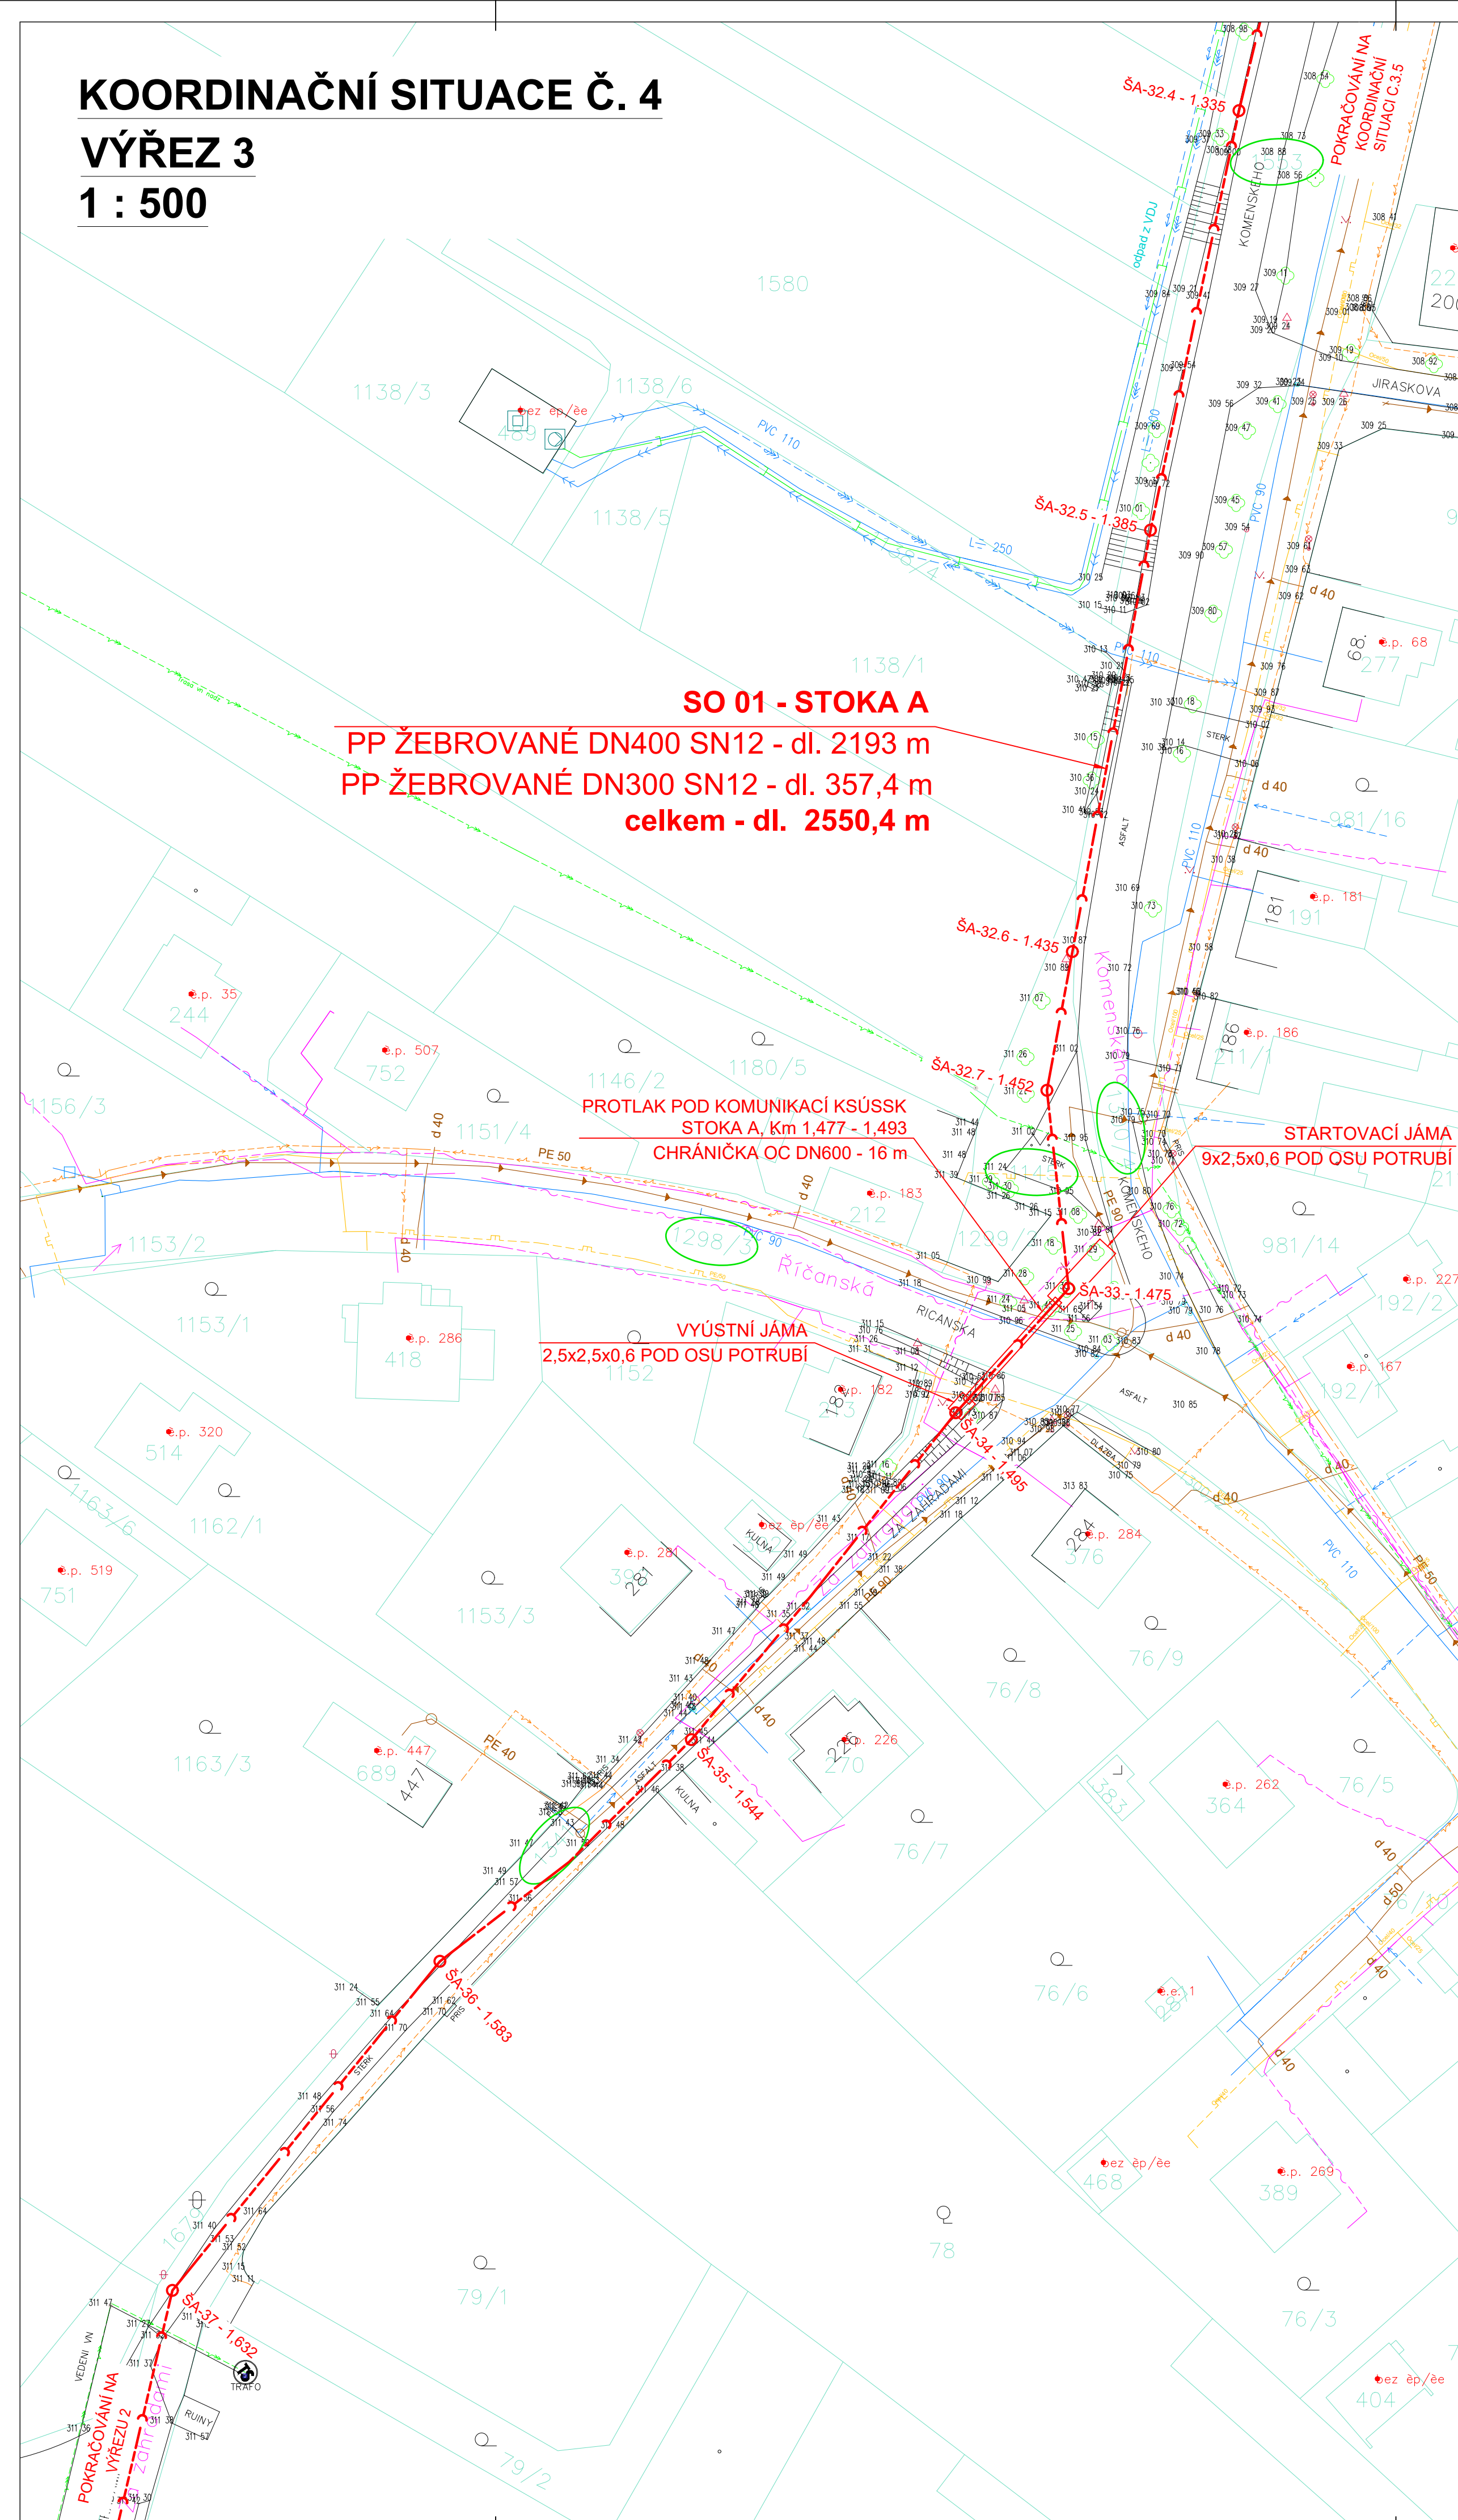

PODZEMNÍ VEDENÍ JSOU ZAKRESLENA
INFORMATIVNĚ!
PŘED ZAPOČETÍM ZEMNÍCH PRACÍ JE NUTNÉ JEJICH PŘESNÉ
VYTÝČENÍ A OVĚŘENÍ JEJICH HLOUBKOVÉ ULOŽENÍ!

- LEGENDA NAVRŽENÝCH SÍTÍ / OBJEKTŮ**
- NAVRŽENÁ GRAVITAČNÍ SPLAŠKOVÁ KANALIZACE
 - NAVRŽENÝ KANALIZAČNÍ VÝTLAK
 - NAVRŽENÁ TLAKOVÁ KANALIZACE
 - NAVRŽENÁ PŘÍPOJKA NN PRO ČS / ČOV
 - POZEMEK DOTČENÝ STAVBOU S KLADNÝM SOUHLASEM SE STAVBOU
 - 82 ČÍSLO POPISNÉ PŘÍSLUŠNÉ NEMOVITOSTI
 - KP A1-10 GRAVITAČNÍ NÁPOJOVACÍ BOD - VEŘEJNÁ ČÁST KP (SO 04)
 - STÁVAJÍCÍ ŽUMPA / SEPTIK / KANALIZAČNÍ POTRUBÍ
 - SOUKROMÁ ČÁST KP
 - DČS DOMOVNÍ ČERPAČÍ STANICE
 - PŘÍPOJOVACÍ ŘADY TLAKOVÉ KANALIZACE

- LEGENDA STÁVAJÍCÍCH SÍTÍ**
- STÁVAJÍCÍ DEŠŤOVÁ KANALIZACE
 - STÁVAJÍCÍ VEDENÍ VN NADZEMNÍ - ČEZ
 - STÁVAJÍCÍ VEDENÍ NN NADZEMNÍ - ČEZ
 - STÁVAJÍCÍ VEDENÍ NN PODZEMNÍ - ČEZ
 - STÁVAJÍCÍ VEDENÍ VN PODZEMNÍ - ČEZ
 - STÁVAJÍCÍ SBELOVACÍ VEDENÍ CETNÍ
 - PLYNOVOD - GASNET
 - STÁVAJÍCÍ VODOVOD
 - STÁVAJÍCÍ GRAVITAČNÍ KANALIZACE (ŠKVOREC, TŘEBOHOSTICE)
 - STÁVAJÍCÍ TLAKOVÁ KANALIZACE (ŠKVOREC, TŘEBOHOSTICE)

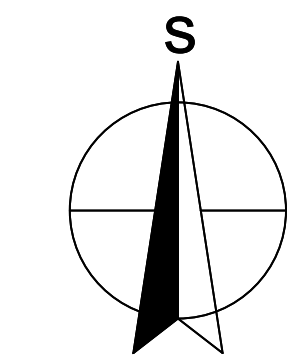

Vodohospodářsko-inženýrské služby spol. s r. o., Na Střežném 1079, 500 03 Hradec Králové tel.: 495 076 011, fax: 495 541 342, e-mail: vis@vshk.cz			
DOKUMENTACE PRO PROVÁDĚNÍ STAVBY			
HLAVNÍ ING. PROJEKTANT ING. KNÍŽÁK <i>knížák</i>	ZDP. PROJEKTANT ING. KNÍŽÁK <i>knížák</i>	PROJEKTANT ING. KLÍMEK <i>klímek</i>	KONTROLOVAL ING. KNÍŽÁK <i>knížák</i>
INVESTOR MĚSTYŠ SKVOREC	OBJEDNATEL MĚSTYŠ SKVOREC	FORMÁT 1280 x 594	DATUM 19/02/21
KRAJ STŘEDOČESKÝ	OBEC MĚSTYŠ SKVOREC	STUPEŇ DPS	Č. ZAK. 07220/330
AKCE SPLAŠKOVÁ KANALIZACE TŘEBOHOSTICE A ROZŠÍŘENÍ ČOV SKVOREC	MĚŘÍTKO 1 : 500	ARCH. Č. 07220	ČÍSLO PŘÍLOHY C.3.4
PŘÍLOHA KOORDINAČNÍ SITUACE Č. 4 - 1 : 500			
TENTO VÝŘEZ A JEHO PŘÍLOHY JSOU NAŠIM DUŠEVNÍM VLASTNICTVÍM. NESMÍ BÝT BEZ NAŠEHO PŘEDCHOZÍHO PÍSEMNÉHO SOUHLASU KOPIJOVÁNY, ROZMNOŽOVÁNY ANI ZPŘÍSTUPNĚNY JINÝM OSOBÁM NEBO FIRMAM			