

SITUACE STAVBY ČOV

M 1 : 250

SEZNAM VYTYČOVACÍCH SOUŘADNIC

BUDOVA ČOV		
A	-1049509.337	-720986.571
B	-1049518.201	-720978.189

OPLOCENÍ


C	-1049513.194	-721011.711
D	-1049535.978	-720992.554
D1	-1049471.579	-720966.333

OBRUBNÍK

E	-1049481.259	-720965.587
F	-1049482.598	-720967.452
G	-1049487.944	-720976.941
H	-1049495.120	-720984.529
CH	-1049498.952	-720988.725
I	-1049503.926	-720993.983
J	-1049508.437	-720996.571
K	-1049512.690	-720996.532
L	-1049516.905	-720994.128
M	-1049525.549	-720985.959
N	-1049527.365	-720984.241
O	-1049520.018	-720976.471
P	-1049518.129	-720978.258
Q	-1049477.997	-720971.802
R	-1049496.336	-720991.198

TECHNOLOGICKÉ CELKY

S	-1049495.418	-720987.466
T	-1049491.985	-720983.833
U	-1049480.135	-720971.295
V	-1049515.554	-720989.363
W	-1049518.799	-720989.447
X	-1049520.543	-720987.798
Y	-1049517.829	-720984.928
Z	-1049516.086	-720986.577
Ž	-1049520.640	-720984.553

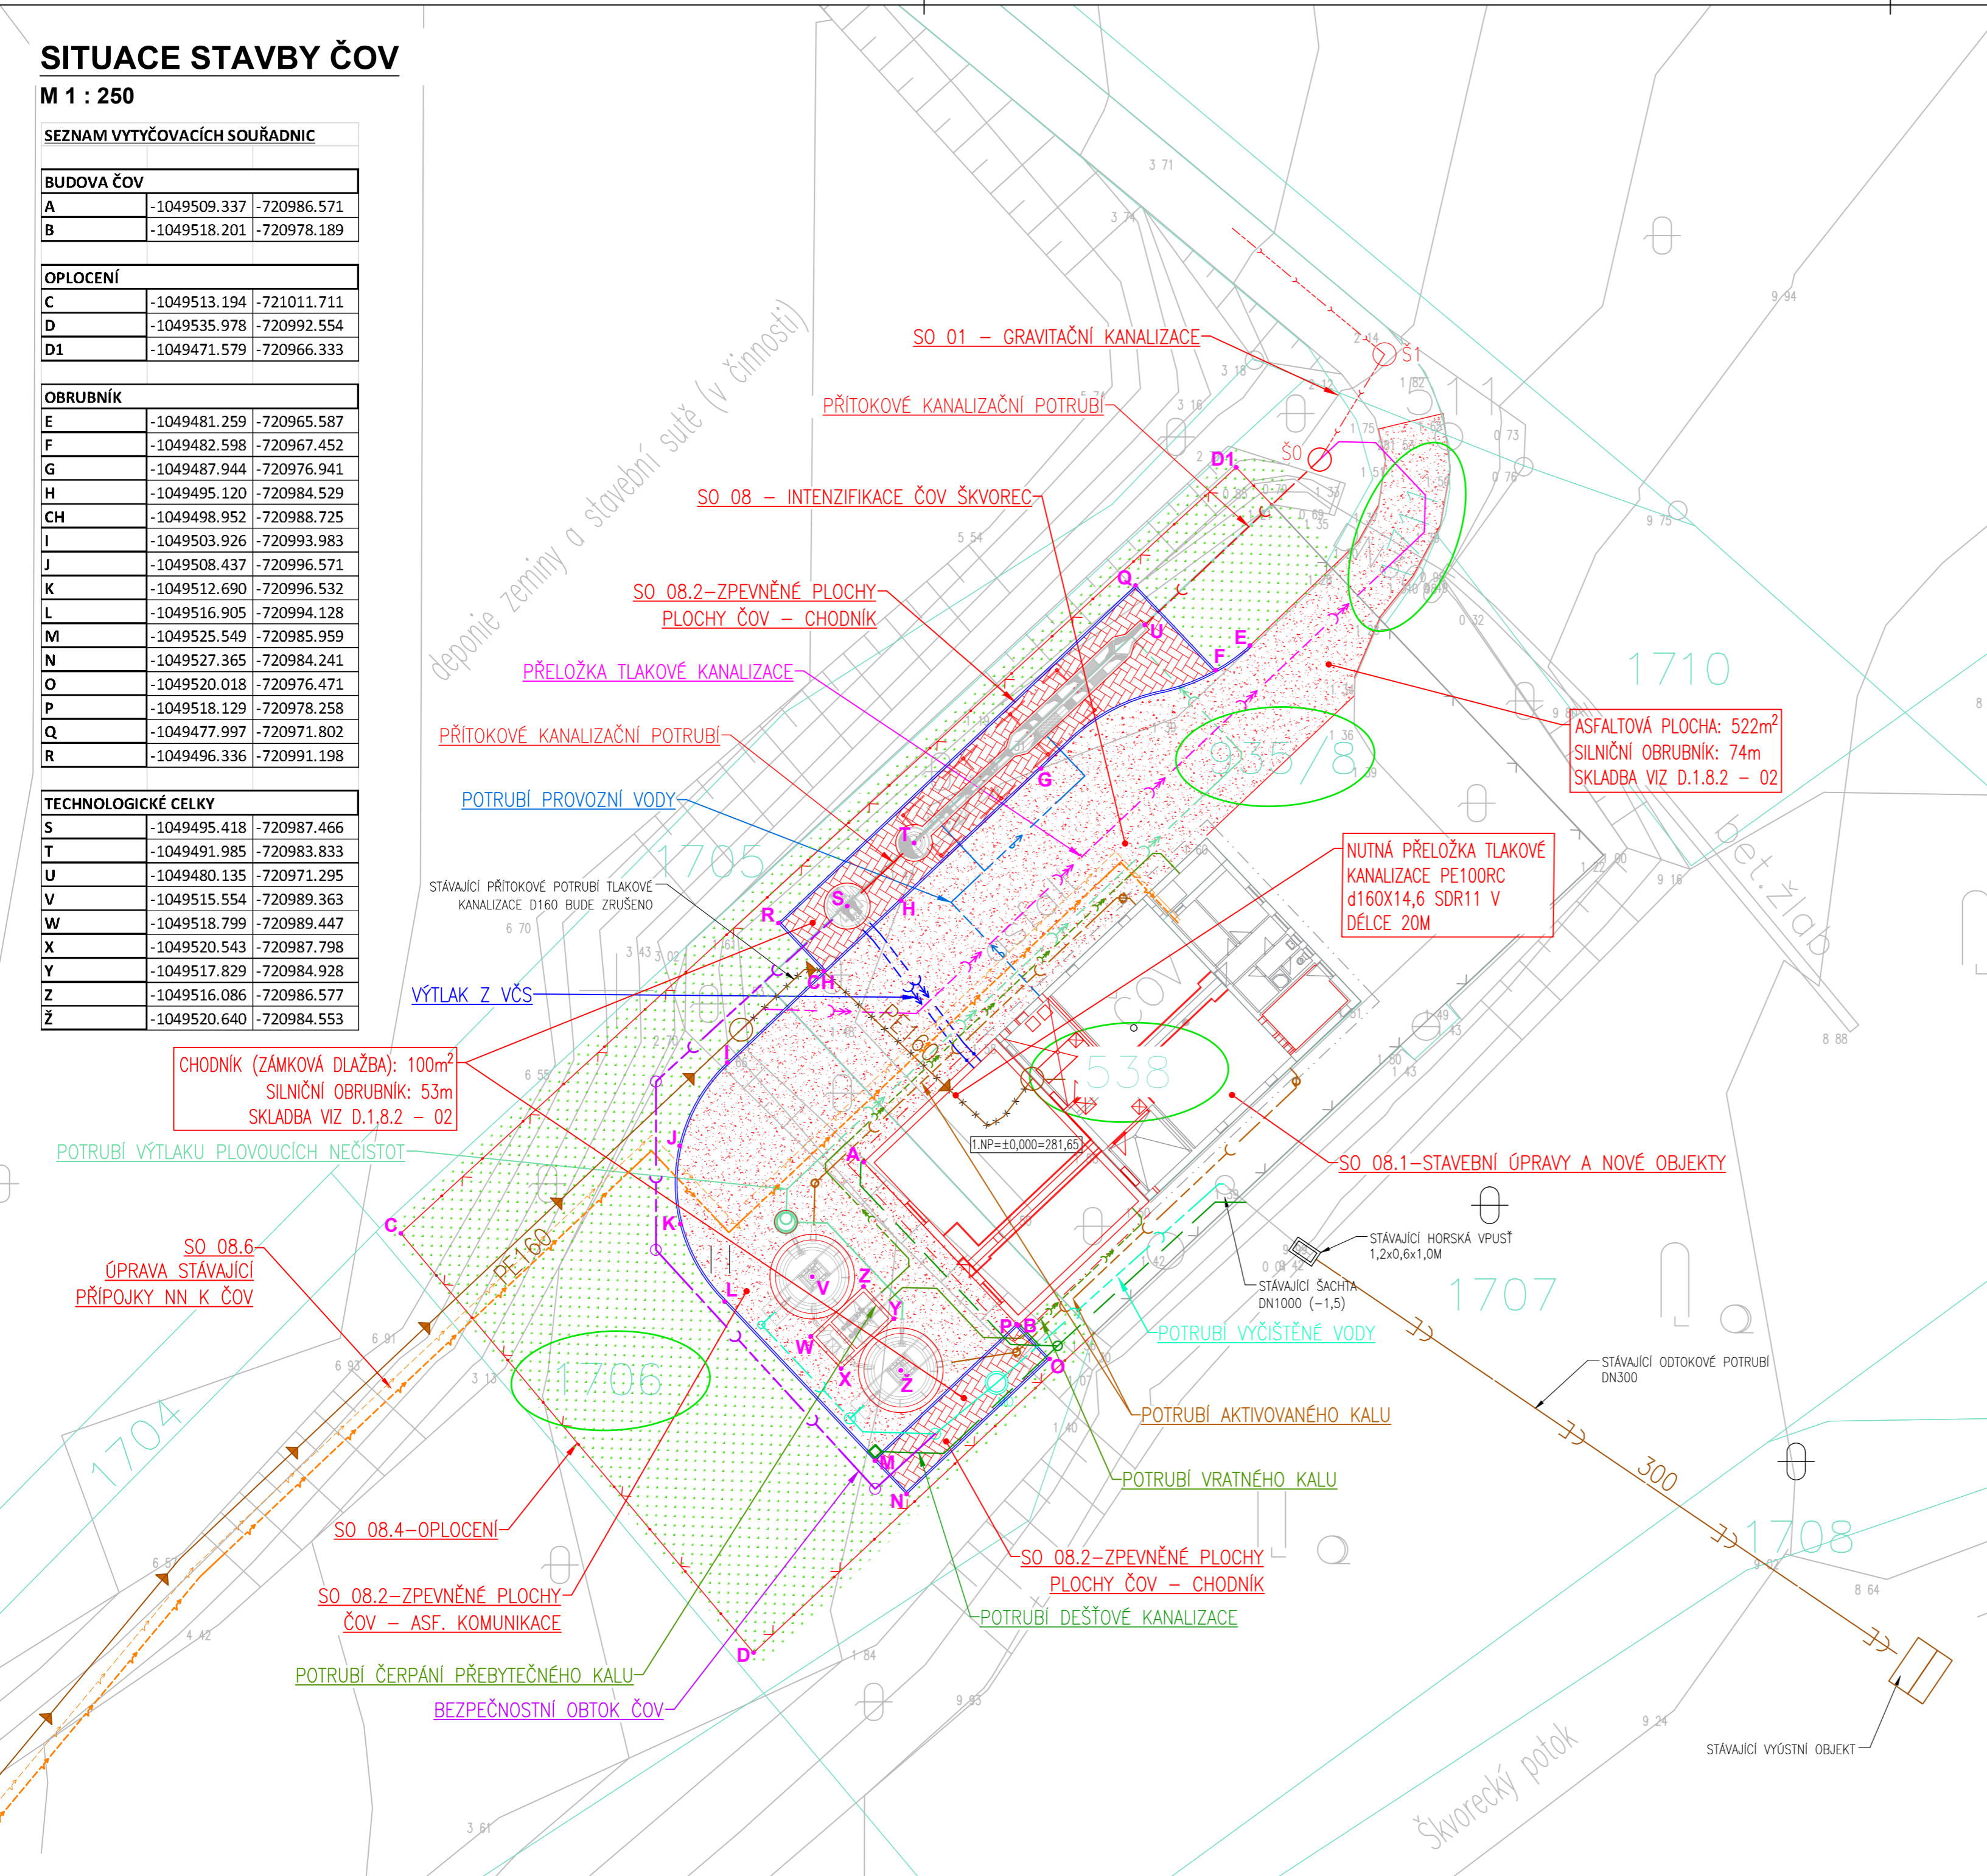

LEGENDA STAVEBNÍCH OBJEKTŮ A PROVOZNÍCH SOUBORŮ

- SO 08 Intenzifikace ČOV Škvorec**
- SO 08.1 – Stavební úpravy a nové objekty
 - SO 08.2 – Zpevněné plochy
 - SO 08.3 – Propojovací potrubí
 - SO 08.4 – Oplocení
 - SO 08.5 – Sadové a terénní úpravy
 - SO 08.6 – Úprava stávající přípojky NN k ČOV

- PS 03 Intenzifikace ČOV Škvorec**
- DPS 03.1 – Strojní část
 - DPS 03.2 – Elektročást

LEGENDA ZPEVNĚNÝCH PLOCH

- ASFALTOVÁ KOMUNIKACE
 - CHODNÍK (ZÁMKOVÁ DLAŽBA)
 - OHUMUSOVÁNÍ A ZATRVNĚNÍ
 - SILNIČNÍ OBRUBNÍK
- (SKLADBA ZPEVNĚNÝCH PLOCH VIZ VÝKRES D.1.8.2 - 02)

PODZEMNÍ VEDENÍ JSOU ZAKRESLENA **INFORMATIVNĚ!**
PŘED ZAPOČETÍM ZEMNÍCH PRACÍ JE NUTNÉ JEJICH PŘESNÉ VYTYČENÍ A OVĚŘENÍ JEJICH HLOUBKOVÉ ULOŽENÍ!

- ## LEGENDA
- PŘÍTOKOVÉ KANALIZAČNÍ POTRUBÍ
 - PŘELOŽKA TLAKOVÉ KANALIZACE
 - VÝTLAČNÉ POTRUBÍ Z VČS
 - BEZPEČNOSTNÍ OBTOK ČOV
 - POTRUBÍ AKTIVOVANÉHO KALU
 - POTRUBÍ VRATNÉHO A PŘEBYTEČNÉHO KALU
 - POTRUBÍ VÝTLAKU PLOVoucÍCH NEČISTOT
 - POTRUBÍ PROVOZNÍ VODY
 - POTRUBÍ VYČIŠTĚNÉ VODY
 - POTRUBÍ DEŠŤOVÉ KANALIZACE
 - STÁVAJÍCÍ GRAVITAČNÍ KANALIZACE (ŠKVOREC, TŘEBOHOSTICE)
 - STÁVAJÍCÍ TLAKOVÁ KANALIZACE (ŠKVOREC, TŘEBOHOSTICE)
 - NAVRŽENÁ PŘÍPOJKA NN PRO ČOV
 - POZEMEK DOTČENÝ STAVBOU S Kladným souhlasem se stavbou

VIS Vodohospodářsko-inženýrské služby spol. s r. o., Na Sřežině 1079, 500 03 Hradec Králové
tel.: 495 076 011, fax: 495 541 342, e-mail: vis@vishk.cz

DOKUMENTACE PRO PROVÁDĚNÍ STAVBY

HLAVNÍ ING. PROJEKTU ING. KNÍŽÁK <i>kníž</i>	ZODP. PROJEKTANT ING. KNÍŽÁK <i>kníž</i>	PROJEKTANT ING. KLÍMEK <i>klím</i>	KONTROLOVAL ING. KNÍŽÁK <i>kníž</i>
INVESTOR MĚSTYS ŠKVOREC	OBJEDNATEL MĚSTYS ŠKVOREC	FORMÁT 630 x 420	DATUM 10/2021
KRAJ STŘEDOČESKÝ	OBEC MĚSTYS ŠKVOREC	Č. ZAK. 07220-330	STUPEŇ DPS
AKCE SPLAŠKOVÁ KANALIZACE TŘEBOHOSTICE A ROZŠÍŘENÍ ČOV ŠKVOREC	MĚŘÍTKO 1 : 250	ARCH. Č. 07220	ČÍSLO PŘÍLOHY C.4
PŘÍLOHA SITUACE STAVBY ČOV - 1 : 250			

TENTO VÝKRES A JEHO PŘÍLOHY JSOU NAŠIM DUŠEVNÍM VLASTNICTVÍM, NESMÍ BÝT BEZ NAŠEHO PŘEDCHOZÍHO PÍSEMNÉHO SOUHLASU KOPÍROVÁNY, ROZMNOŽOVÁNY ANI ZPŘÍSTUPNĚNY JINÝM OSOBÁM NEBO FIRMÁM