




**PŪDORYS M 1 : 50**

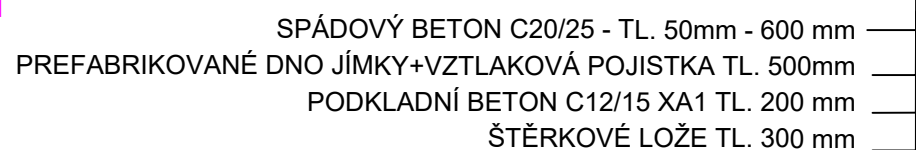

**ŘEZ A - A' M 1 : 50**

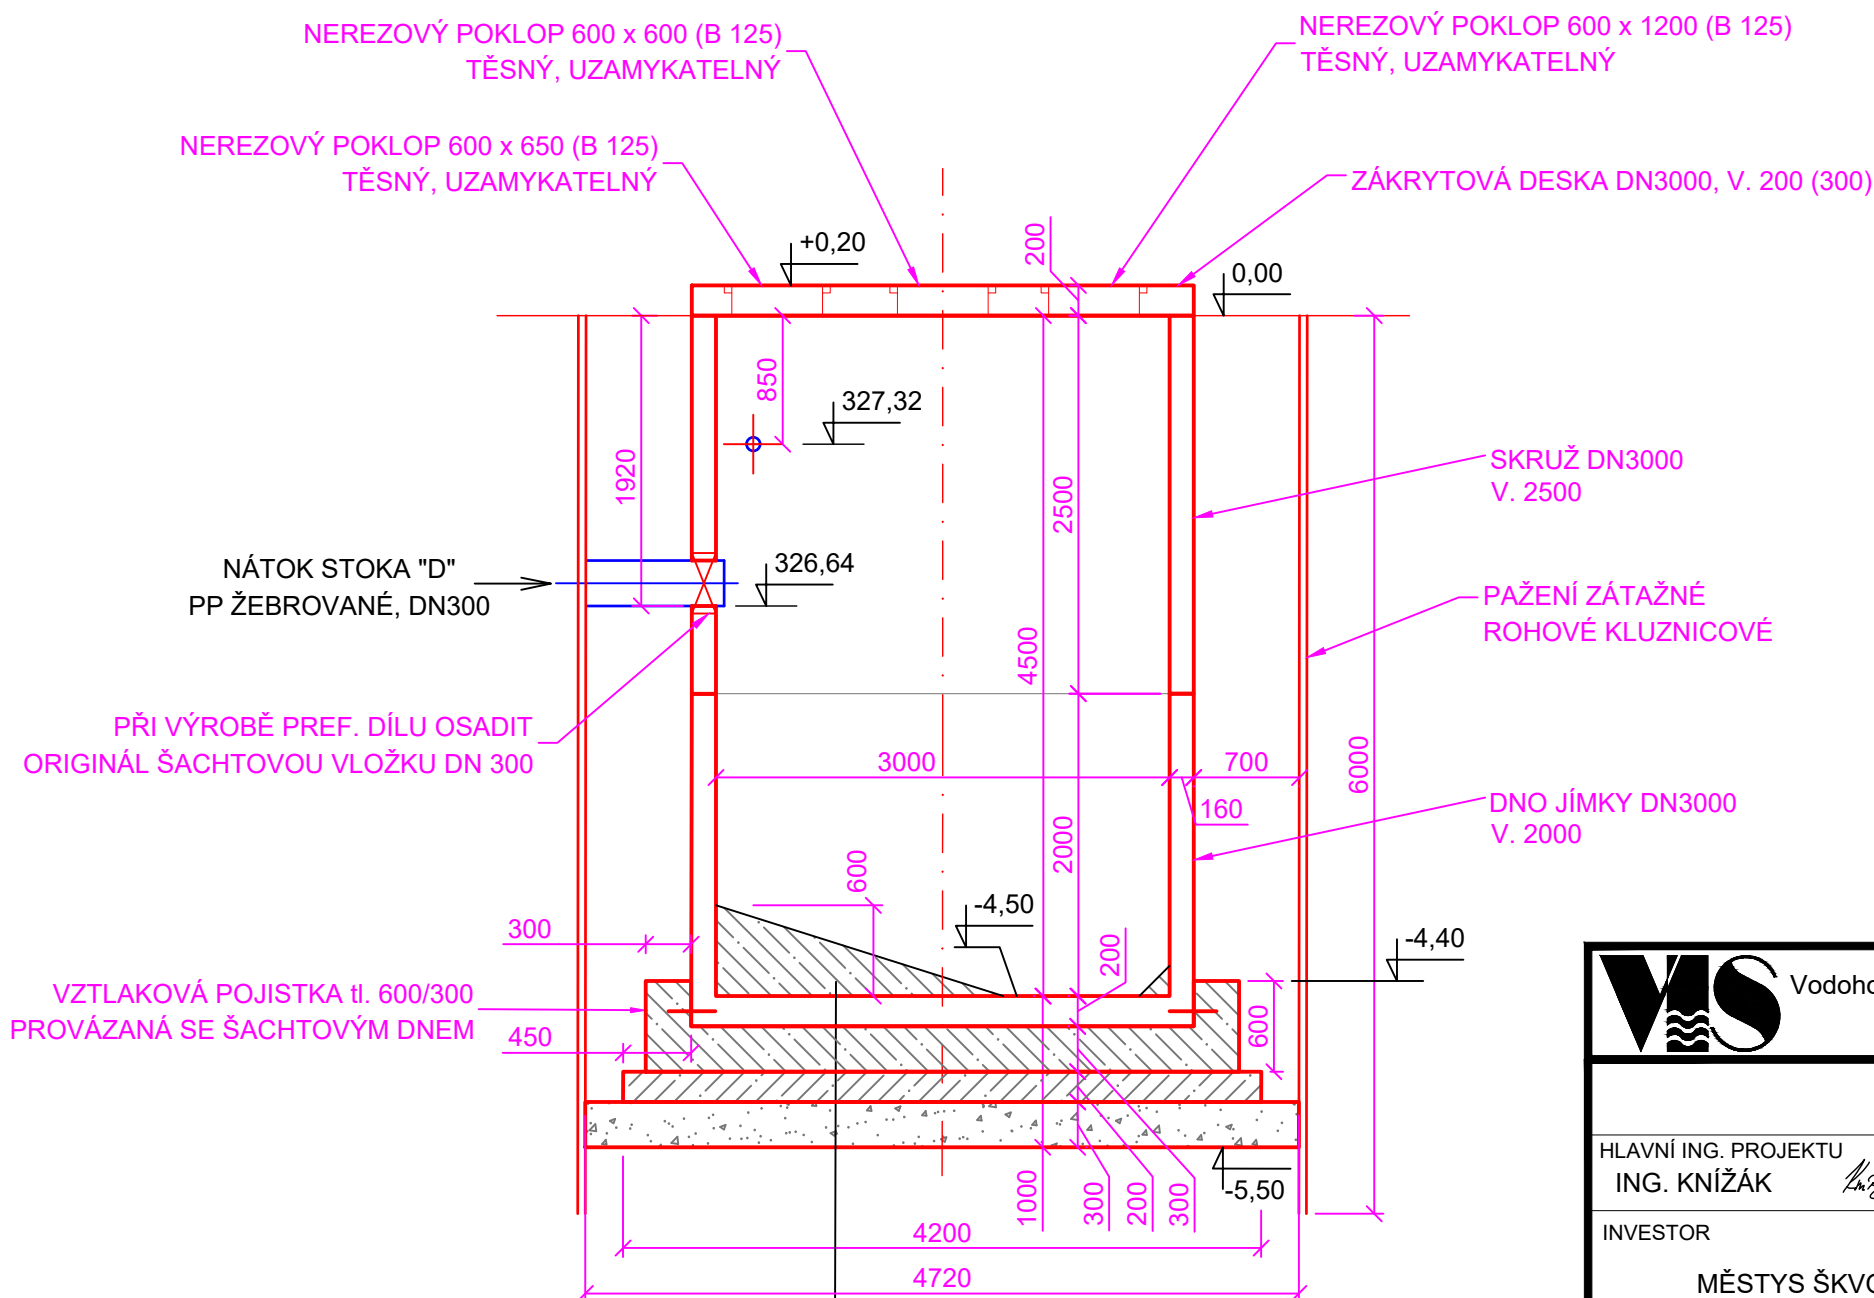

$$\pm 0.0 = 328,22$$

				Vodohospodářsko-inženýrské služby spol. s r. o., Na Střežině 1079, 500 03 Hradec Králové tel.: 495 076 011, fax: 495 541 342, e-mail: vis@vishk.cz			
DOKUMENTACE PRO PROVÁDĚNÍ STAVBY							
HLAVNÍ ING. PROJEKTU ING. KNÍŽÁK <i>knížek</i>		ZODP. PROJEKTANT ING. KNÍŽÁK <i>knížek</i>		PROJEKTANT ING. KLÍMEK <i>klimek</i>		Kontroloval ING. KNÍŽÁK <i>knížek</i>	
INVESTOR  MĚSTYS ŠKVOREC		OBJEDNATEL  MĚSTYS ŠKVOREC				FORMÁT 630 x 297	
						DATUM 10/2021	
						STUPEŇ DPS	
KRAJ  STŘEDOČESKÝ		OBEC  MĚSTYS ŠKVOREC				Č. ZAK. 07220-330	
						ARCH. Č 07220	
AKCE  SPLAŠKOVÁ KANALIZACE TŘEBOHOSTICE A ROZŠÍŘENÍ ČOV ŠKVOREC  SO 07 - ČS Třebohostice      SO 07.1 - Objekt ČS Třebohostice						MĚŘÍTKO 1 : 50	
						ČÍSLO PŘÍLOHY  D.1.7.1 - 02	
PŘÍLOHA  PŮDORYS A ŘEZ							
TENTO VÝKRES A JEHO PŘÍLOHY JSOU NAŠIM DUŠEVNÍM VLASTNICTVÍM, NESMÍ BÝT BEZ NAŠEHO PŘEDCHOZÍHO PISEMNÉHO SOUHLASU KOPÍROVÁNY, ROZMNOŽOVÁNY ANI ZPŘÍSTUPNĚNY JINÝM OSOBÁM NEBO FIRMÁM							