


ČS TŘEBOHOSTICE

PŮDORYS A ŘEZ M 1 : 50

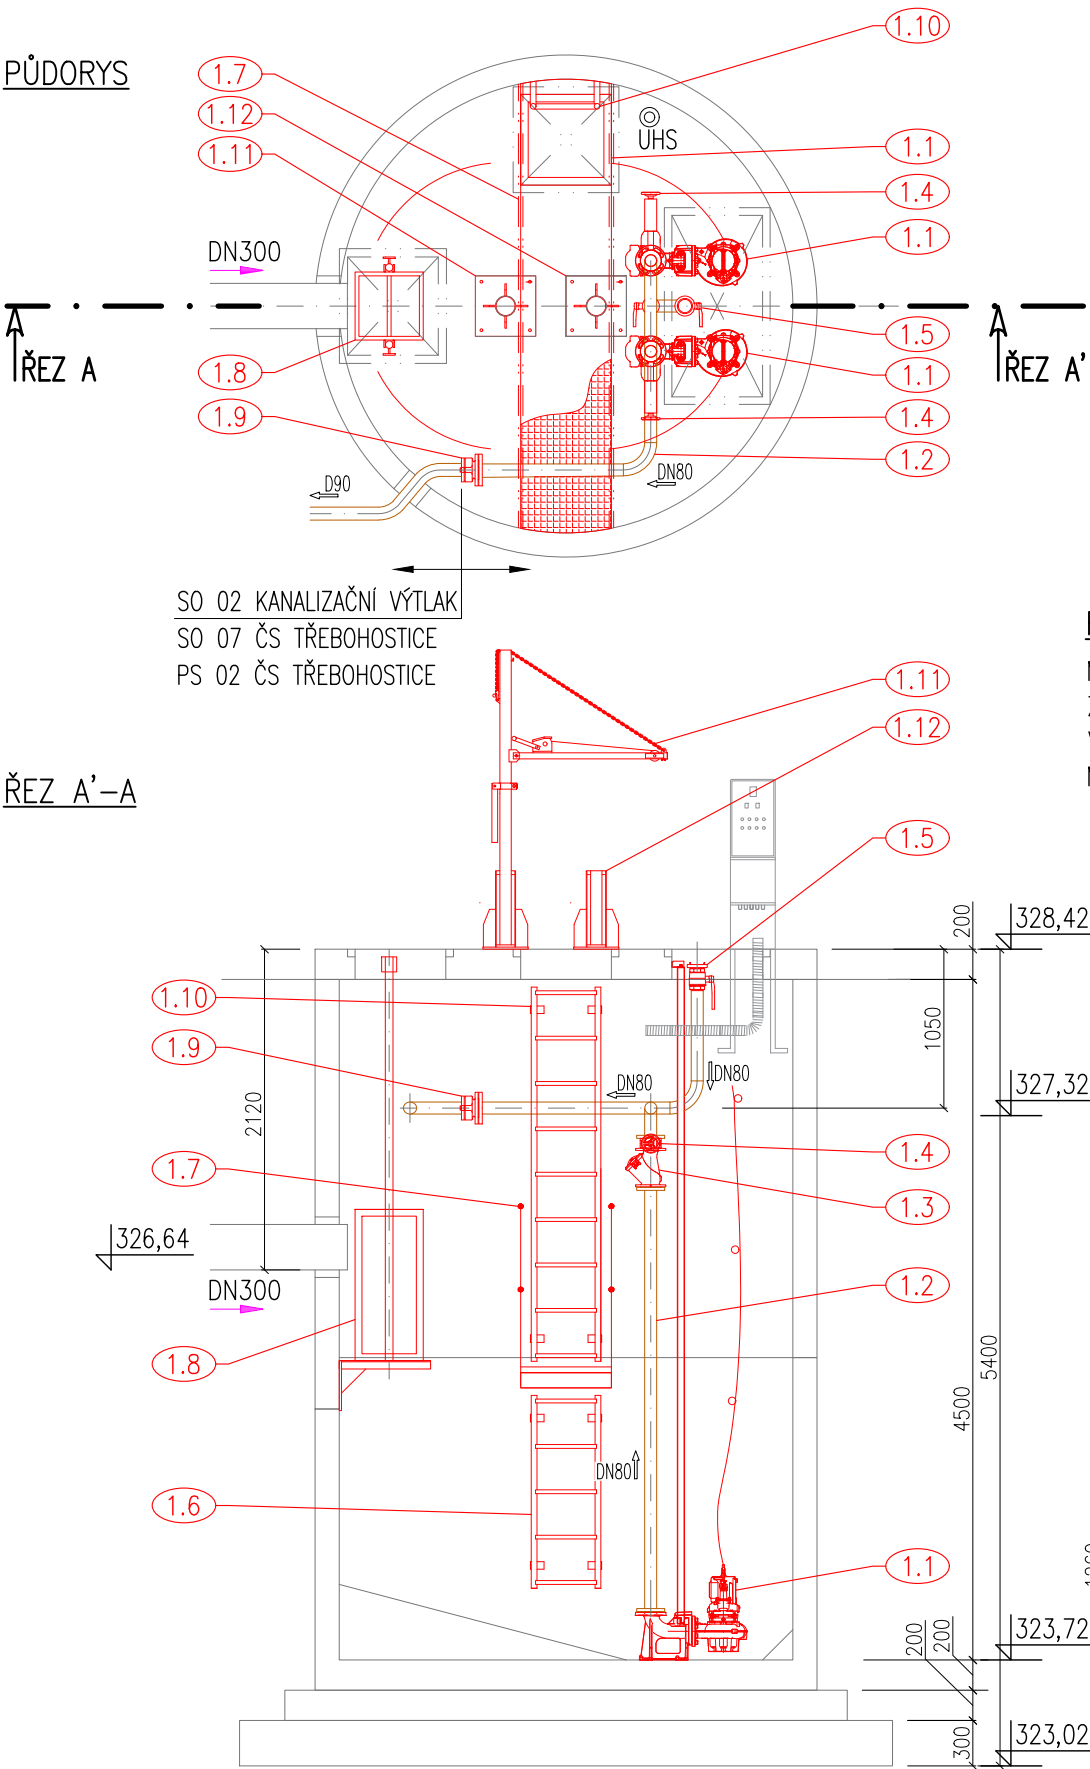

ŘÍZENÍ CHODU ČERPADEL

MAX. HLADINA – ULTRAZVUKOVÁ HLADINOVÁ SONTA + PLOVÁK
ZAPÍNACÍ HLADINA – ULTRAZVUKOVÁ HLADINOVÁ SONTA
VYPÍNACÍ HLADINA – ULTRAZVUKOVÁ HLADINOVÁ SONTA
MIN. HLADINA – ULTRAZVUKOVÁ HLADINOVÁ SONTA + PLOVÁK



Vodohospodářsko-inženýrské služby spol. s r. o., Na Střezině 1079, 500 03 Hradec Králové
tel.: 495 076 011, fax: 495 541 342, e-mail: vis@vishk.cz

DOKUMENTACE PRO PROVÁDĚNÍ STAVBY

| | | | |
|---|-------------------------------|-------------------------------|--------------------------|
| HLAVNÍ ING. PROJEKTU ING. KNÍŽÁK | ZODP. PROJEKTANT F. PLACHÝ | PROJEKTANT ING. KLÍMEK | KONTROLOVAL F. PLACHÝ |
| INVESTOR MĚSTYS ŠKVOREC | OBJEDNATEL MĚSTYS ŠKVOREC | FORMÁT A3 | DATUM 10/2021 |
| KRAJ STŘEDOČESKÝ | OBEC MĚSTYS ŠKVOREC | STUPEŇ DPS | Č. ZAK. 07220-330 |
| AKCE SPLAŠKOVÁ KANALIZACE TŘEBOHOSTICE A ROZŠÍŘENÍ ČOV ŠKVOREC PS 02 - ČS Třebohostice DPS 02.1 - Strojní část | | ARCH. Č 07220 | MĚŘÍTKO 1 : 50 |
| PŘÍLOHA PŮDORYS A ŘEZ | | ČÍSLO PŘÍLOHY D.2.2.1 - 01 | |

TENTO VÝKRES A JEHO PŘÍLOHY JSOU NAŠÍM DUŠEVNÍM VLASTNICTVÍM, NESMÍ BÝT BEZ NAŠEHO PŘEDCHOZÍHO
PÍSEMNÉHO SOUHLASU KOPÍROVÁNY, ROZMNOŽOVÁNY ANI ZPŘÍSTUPNĚNY JINÝM OSOBÁM NEBO FIRMÁM