



VZOROVÝ PROTLAK GRAVITAČNÍ KANALIZACE
PODÉLNÝ ŘEZ M 1 : 100

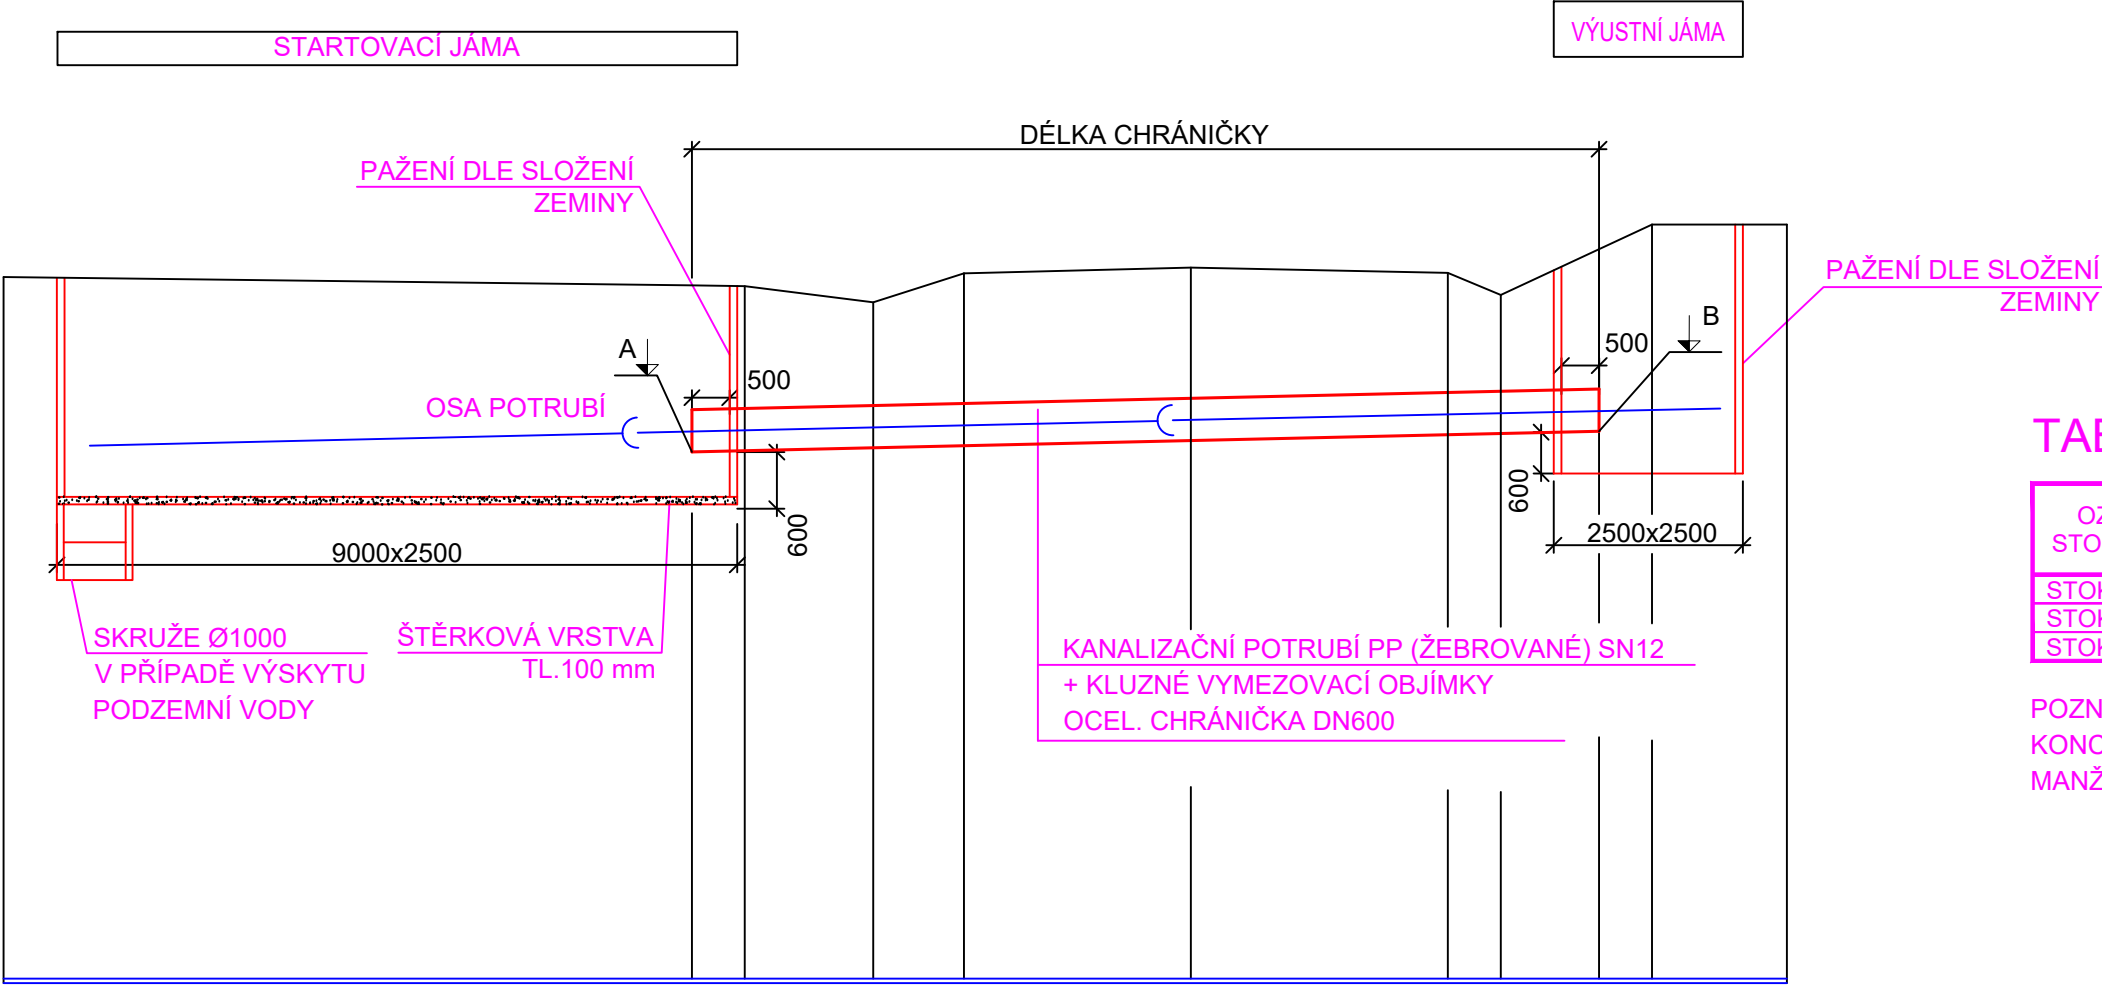

PŘÍČNÝ ŘEZ
M 1:25

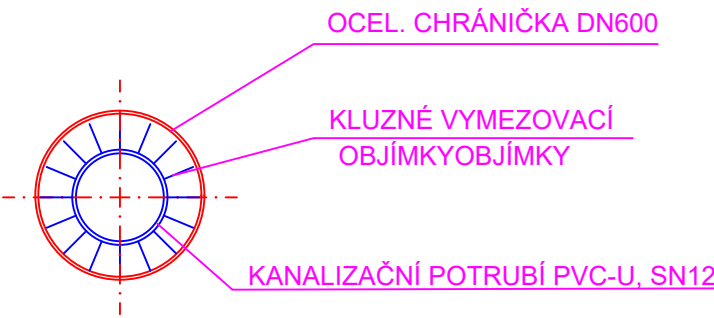


TABULKA CHRÁNIČEK

OZNAČENÍ STOKY (ŘADU)	STANIČENÍ	PROFIL CHRÁNIČKY	KÓTA A OSA CHRÁN.	KÓTA B OSA CHRÁN.	DÉLKA (m)	POZNÁMKY
STOKA A	0,482 - 0,498	Ø 610 x 5 mm	292,14	292,30	16	CHRÁNIČKA BUDE ULOŽENA DO VOLNÉHO VÝKOPU
STOKA A	0,513 - 0,555	Ø 610 x 5 mm	292,45	292,88	42	ČÁST CHRÁNIČKY BUDE ULOŽENA DO VOLNÉHO VÝKOPU
STOKA A	1,477 - 1,493	Ø 610 x 5 mm	308,27	308,40	16	

POZNÁMKA :
KONCE CHRÁNIČEK ZAZDÍT A UTĚSNIT POLYURETANOVOU PĚNOU PŘÍPADNĚ OPATŘIT MANŽETAMI Z EPDM

VZOROVÝ PROTLAK GRAVITAČNÍ KANALIZACE
PŮDORYS M 1 : 100

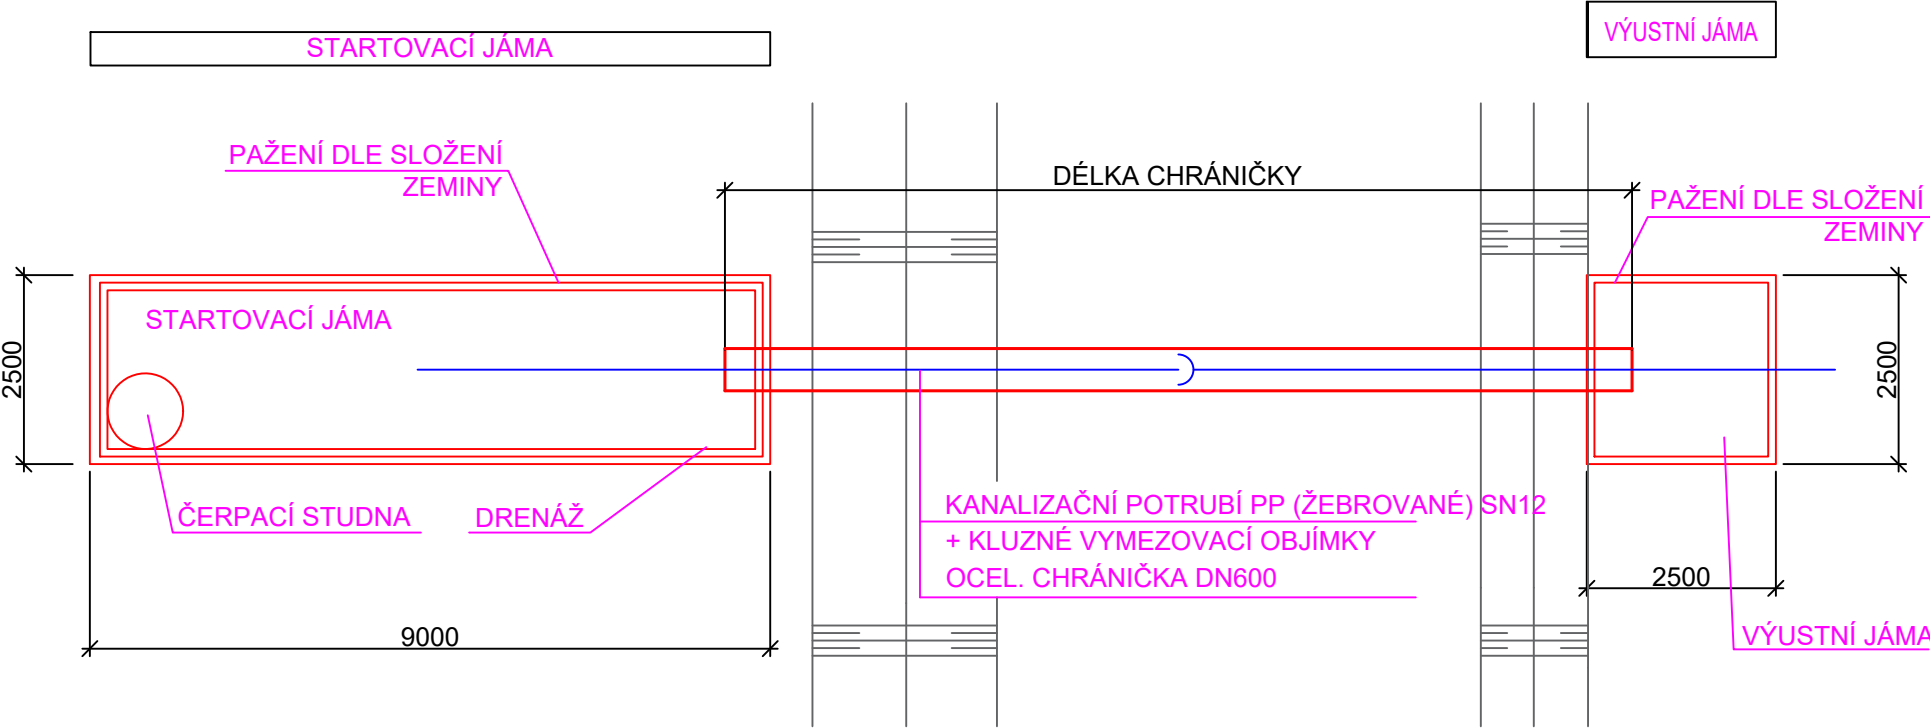

 <div>Vodohospodářsko-inženýrské služby spol. s r. o., Na Sřezině 1079, 500 03 Hradec Králové tel.: 495 076 011, fax: 495 541 342, e-mail: vis@vishk.cz</div>			
DOKUMENTACE PRO PROVÁDĚNÍ STAVBY			
HLAVNÍ ING. PROJEKTU ING. KNÍŽÁK <i>knížák</i>	ZODP. PROJEKTANT ING. KNÍŽÁK <i>knížák</i>	PROJEKTANT ING. KLÍMEK <i>klímek</i>	KONTROLOVAL ING. KNÍŽÁK <i>knížák</i>
INVESTOR MĚSTYS ŠKVOREC		OBJEDNATEL MĚSTYS ŠKVOREC	
KRAJ STŘEDOČESKÝ		OBEC MĚSTYS ŠKVOREC	
AKCE SPLAŠKOVÁ KANALIZACE TŘEBOHOSTICE A ROZŠÍŘENÍ ČOV ŠKVOREC SO 01 - Gravitační kanalizace		FORMÁT 630 x 420	
		DATUM 10/2021	
		STUPEŇ DPS	
PŘÍLOHA VZOROVÝ PROTLAK GRAVITAČNÍ KANALIZACE		Č. ZAK. 07220-330	
		ARCH. Č 07220	
		MĚŘÍTKO 1 : 100	
		ČÍSLO PŘÍLOHY D.1.1 - 10	
TENTO VÝKRES A JEHO PŘÍLOHY JSOU NAŠIM DUŠEVNÍM VLASTNICTVÍM, NESMÍ BÝT BEZ NAŠEHO PŘEDCHOZÍHO PÍSEMNÉHO SOUHLASU KOPIROVÁNY, ROZMNOŽOVÁNY ANI ZPŘÍSTUPNĚNY JINÝM OSOBÁM NEBO FIRMÁM			