



SITUACE GRAVITAČNÍCH NAPOJOVACÍCH BODŮ Č. 1 - 1 : 500

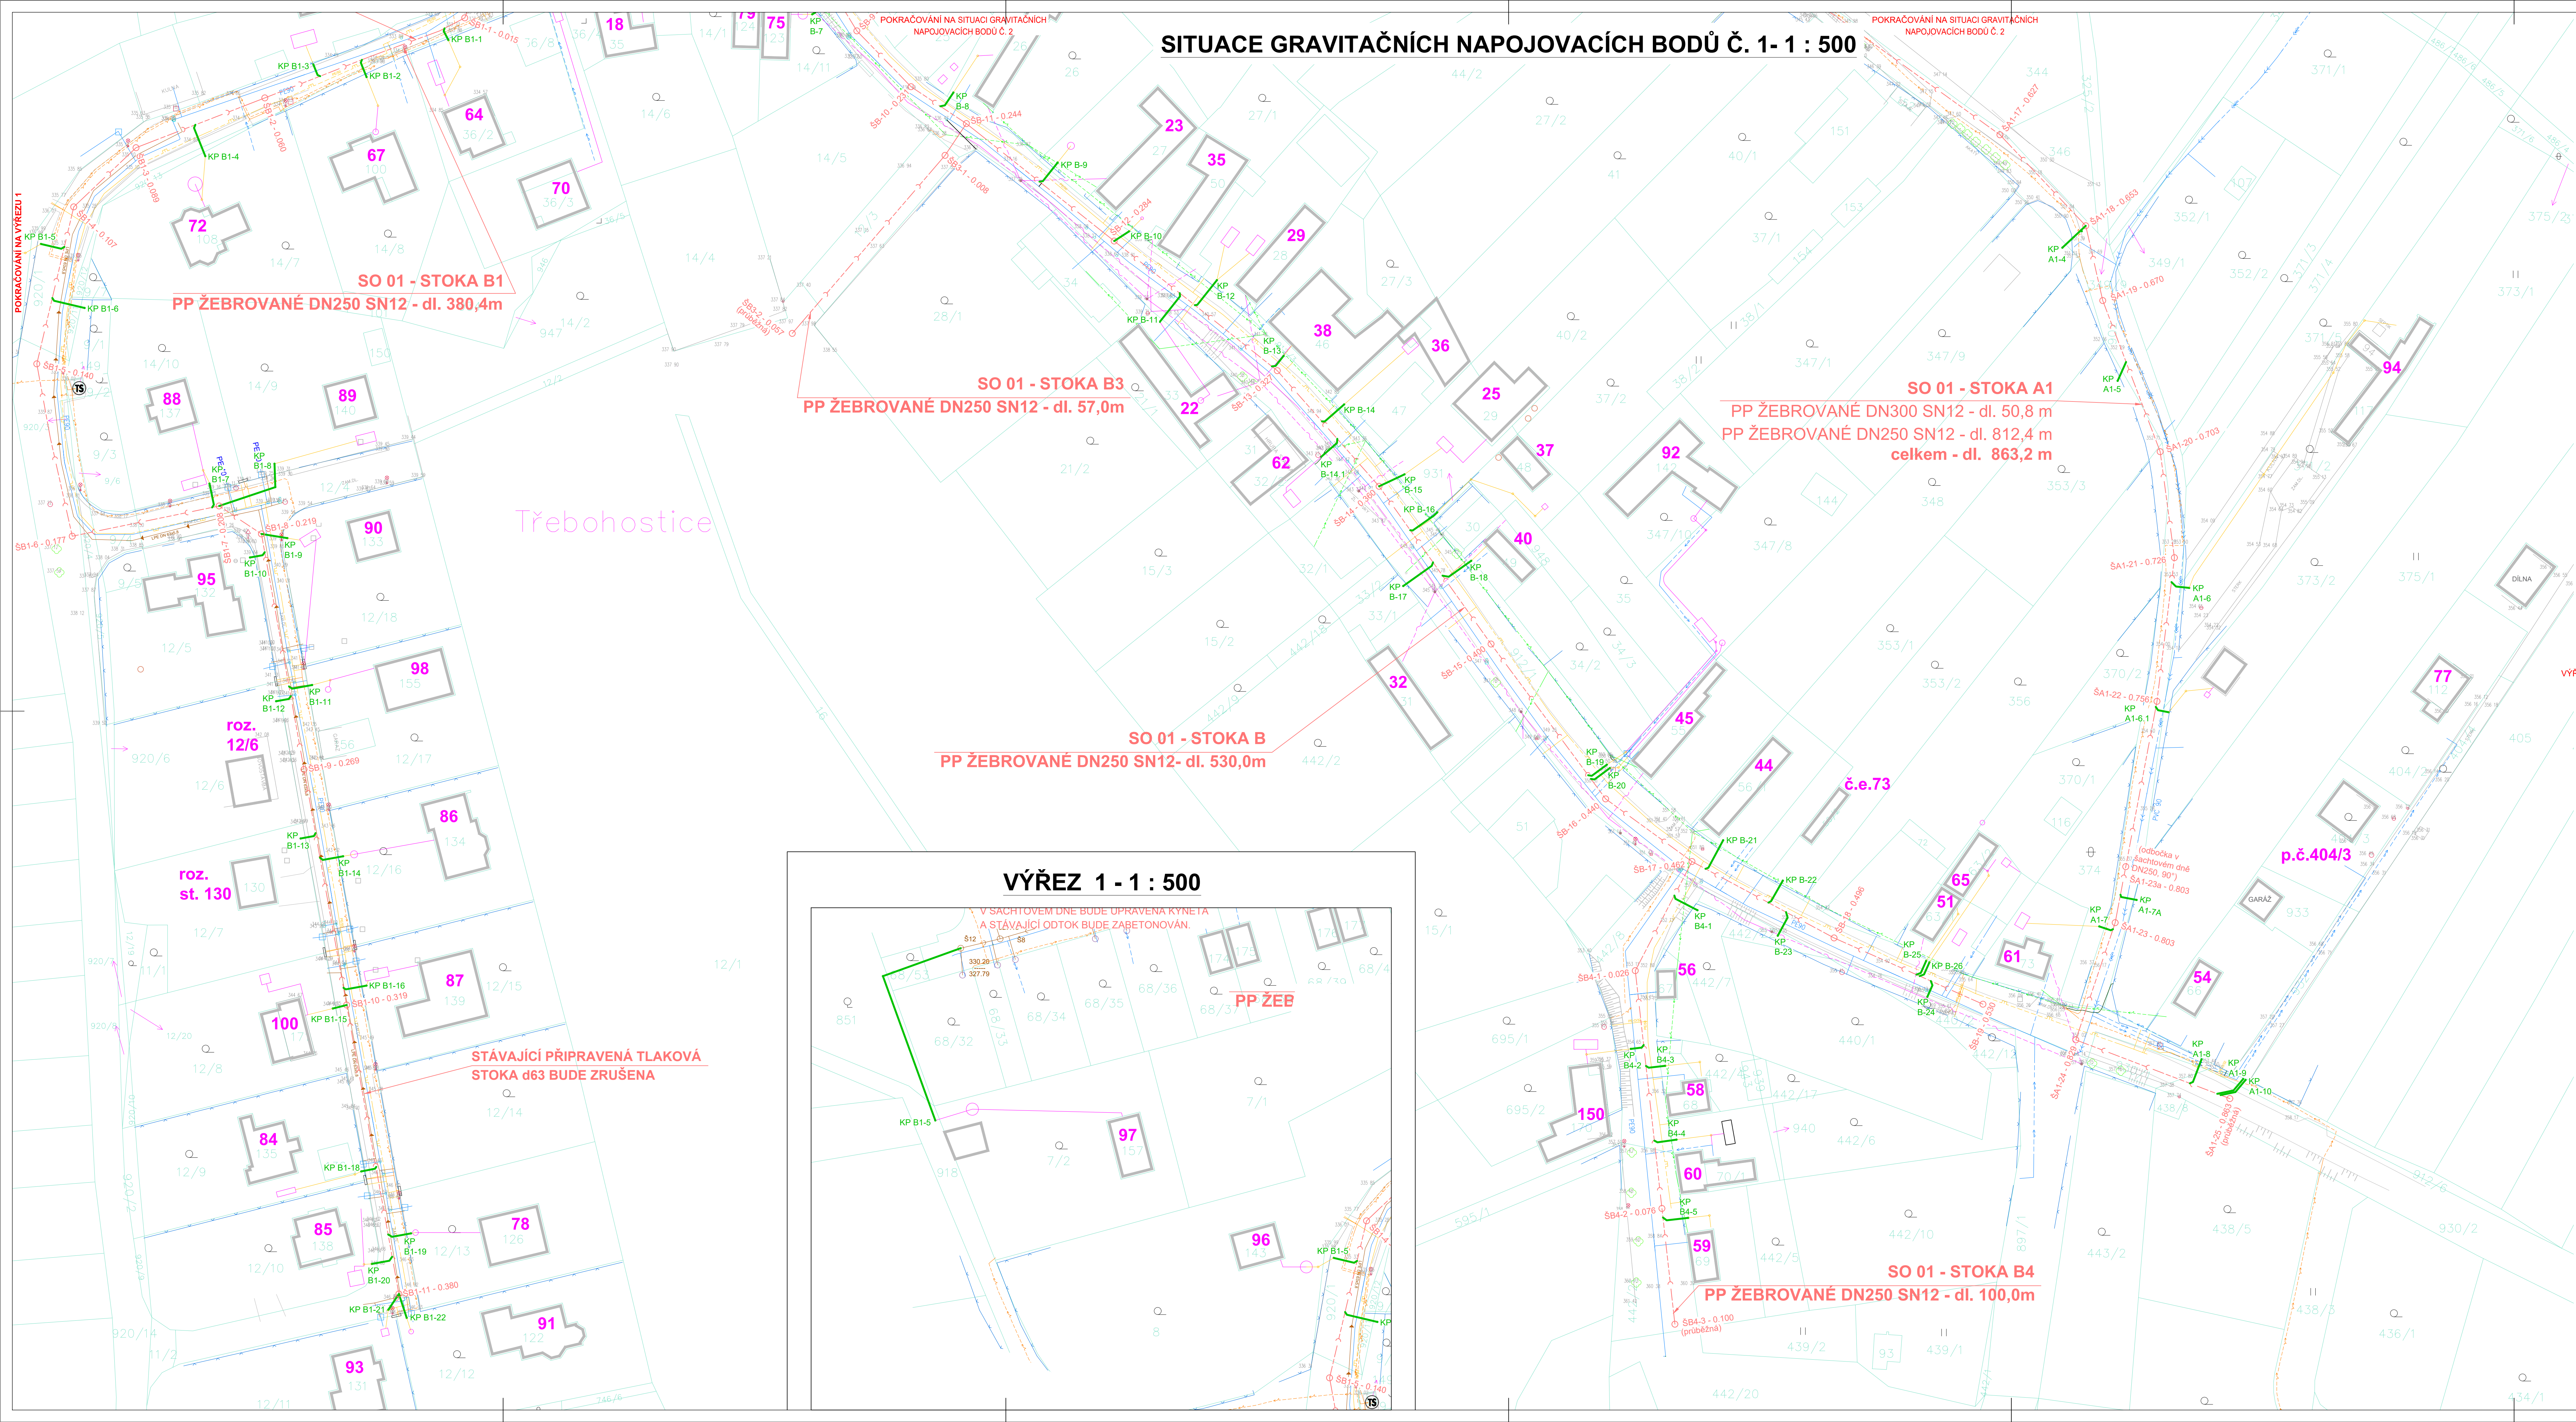


Třebohostice

VÝŘEZ 1 - 1 : 500

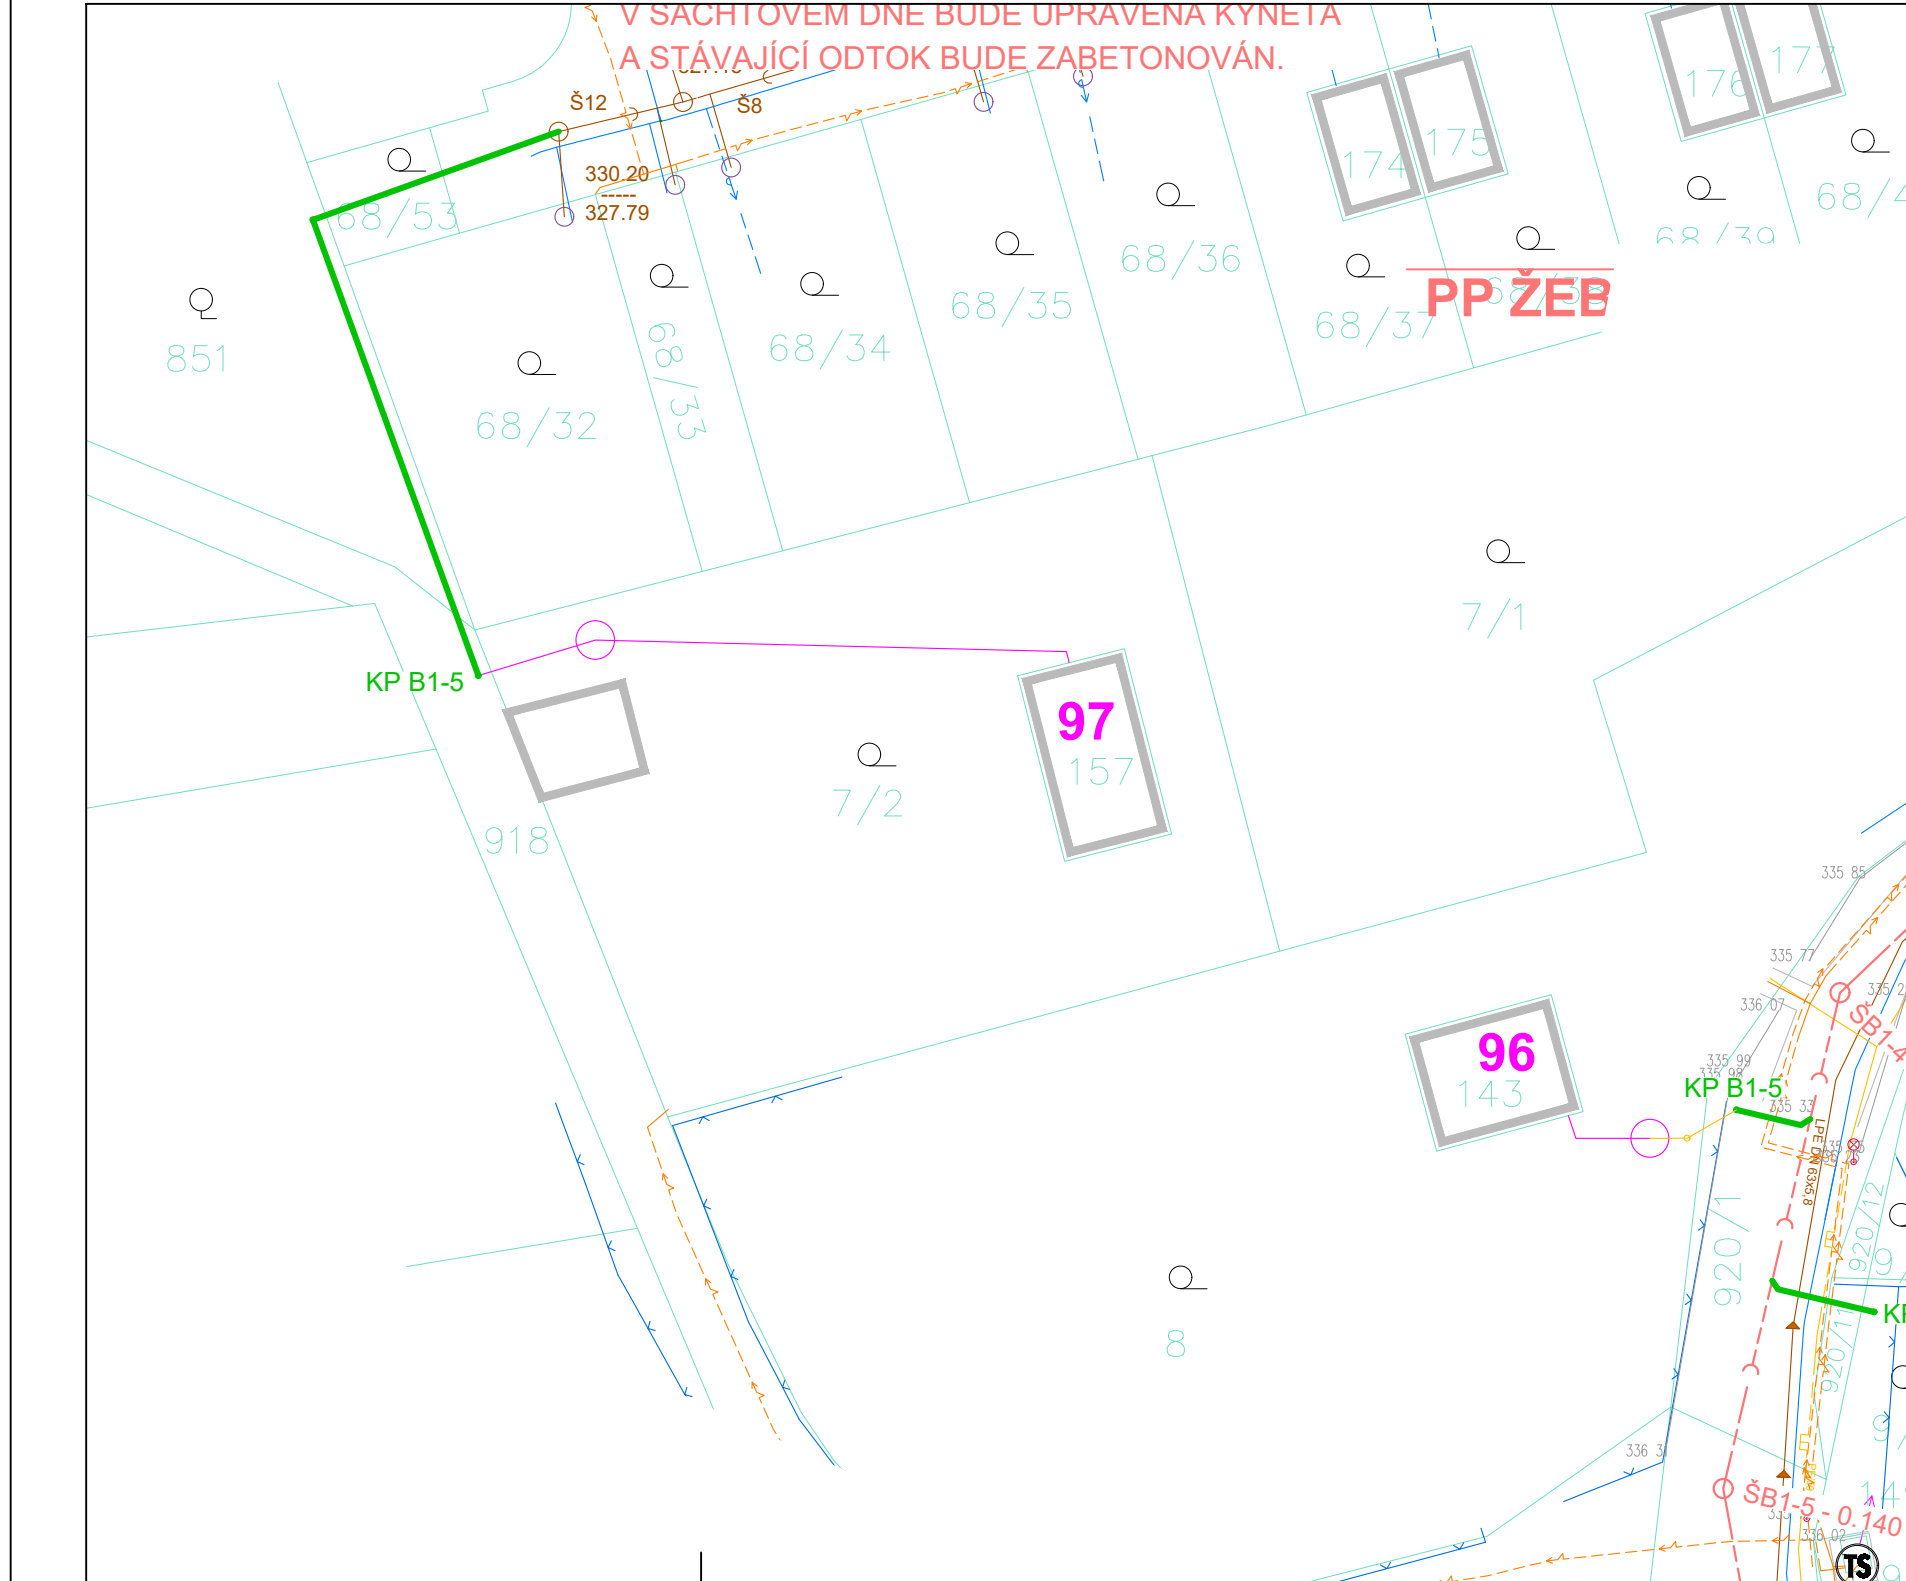

KLAD SITUACÍ

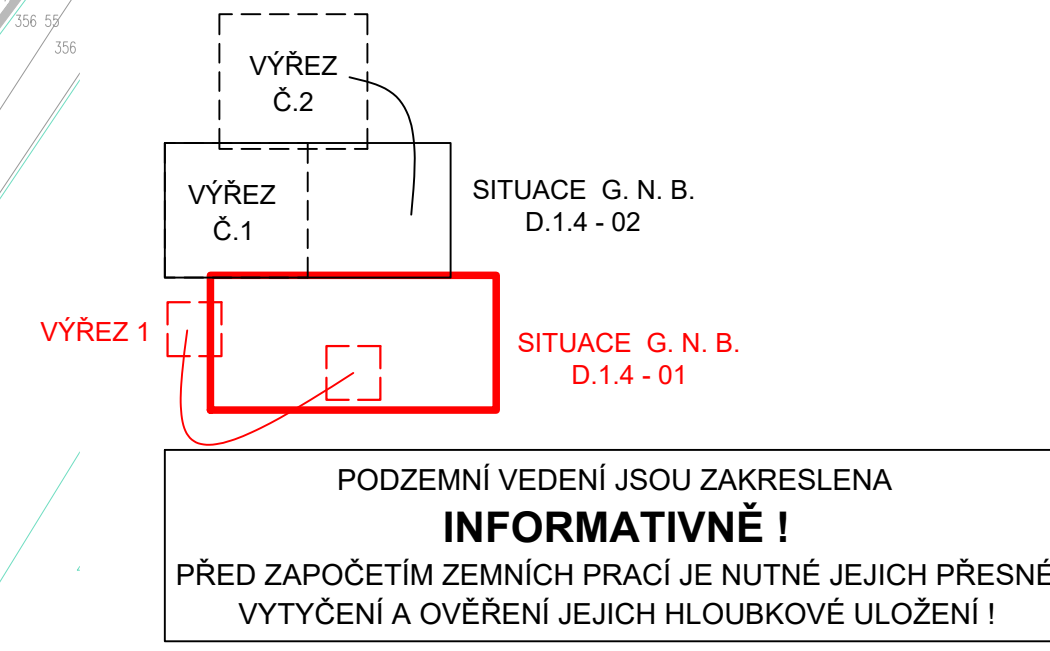

LEGENDA NAVRŽENÝCH SÍTÍ / OBJEKTŮ

- NAVŘENÁ GRAVITAČNÍ SPLAŠKOVÁ KANALIZACE
- NAVŘENÝ KANALIZAČNÍ VÝTLAK
- NAVŘENÁ TLAKOVÁ KANALIZACE
- NAVŘENÁ PŘÍPOJKA NN PRO ČS / ČOV
- POZEMEK DOTČENÝ STAVBOU S Kladným souhlasem se stavbou
- ČÍSLO POPISNÉ PŘÍSLUŠNÉ NEMOVITOSTI
- 82
- KP A1-10
- GRAVITAČNÍ NAPOJOVACÍ BOD - VEŘEJNÁ ČÁST KP (SO 04)
- STÁVAJÍCÍ ZUMPA / SEPTIKU KANALIZAČNÍ POTRUBÍ
- SOUKROMÁ ČÁST KP
- DOMOVNÍ ČERPAČÍ STANICE
- PŘÍPOJOVACÍ RADY TLAKOVÉ KANALIZACE

LEGENDA STÁVAJÍCÍCH SÍTÍ

- STÁVAJÍCÍ DEŠŤOVÁ KANALIZACE
- STÁVAJÍCÍ VEDENÍ VN NADZEMNÍ - ČEZ
- STÁVAJÍCÍ VEDENÍ NN NADZEMNÍ - ČEZ
- STÁVAJÍCÍ VEDENÍ NN PODZEMNÍ - ČEZ
- STÁVAJÍCÍ VEDENÍ VN PODZEMNÍ - ČEZ
- STÁVAJÍCÍ SBLÉVACÍ VEDENÍ ČETNÍ
- PLYNOVOD - GASNET
- STÁVAJÍCÍ VODOVOD
- STÁVAJÍCÍ GRAVITAČNÍ KANALIZACE (ŠKVOREC, TŘEBOHOSTICE)
- STÁVAJÍCÍ TLAKOVÁ KANALIZACE (ŠKVOREC, TŘEBOHOSTICE)

<b>VIS</b> Vodohospodářsko-inženýrské služby spol. s r. o., Na Sítězně 1079, 500 03 Hradec Králové tel.: 495 076 011, fax: 495 541 342, e-mail: vis@vishk.cz			
DOKUMENTACE PRO PROVÁDĚNÍ STAVBY			
HLAVNÍ ING. PROJEKTANT ING. KNÍŽÁK	ZDP. PROJEKTANT ING. KNÍŽÁK	PROJEKTANT ING. KLÍMEK	KONTROLOVAL ING. KNÍŽÁK
INVESTOR MĚSTYS ŠKVOREC	OBJEDNATEL MĚSTYS ŠKVOREC	FORMÁT 1280 x 594	DATUM 10/2021
KRAJ STŘEDOČESKÝ	OBEC MĚSTYS ŠKVOREC	STUPEŇ DPS	Č. ZAK. 07220-330
AKCE SPLAŠKOVÁ KANALIZACE TŘEBOHOSTICE A ROZŠÍŘENÍ ČOV ŠKVOREC	SO 04 - Gravitační napojovací body	ARCH. Č. 07220	MĚŘÍTKO 1 : 500
PRÍLOHA SITUACE GRAVITAČNÍCH NAPOJOVACÍCH BODŮ Č. 1 - 1 : 500			ČÍSLO PRÍLOHY D.1.4 - 01
TENTO VÝKRES A JEHO PRÍLOHY JSOU NAŠIM DUŠEVNÍM VLASTNICTVÍM. NESMÍ BYT BEZ NAŠEHO PŘEDCHOZÍHO PÍSEMNÉHO SOUHLASU KOPIROVÁNY, ROZMNOŽOVÁNY ANI ZPŘÍSTUPNĚNY JINÝM OSOBAM NEBO FIRMÁM			