



VSTUPNÍ ČERPACÍ STANICE

PŮDORYS M 1 : 50

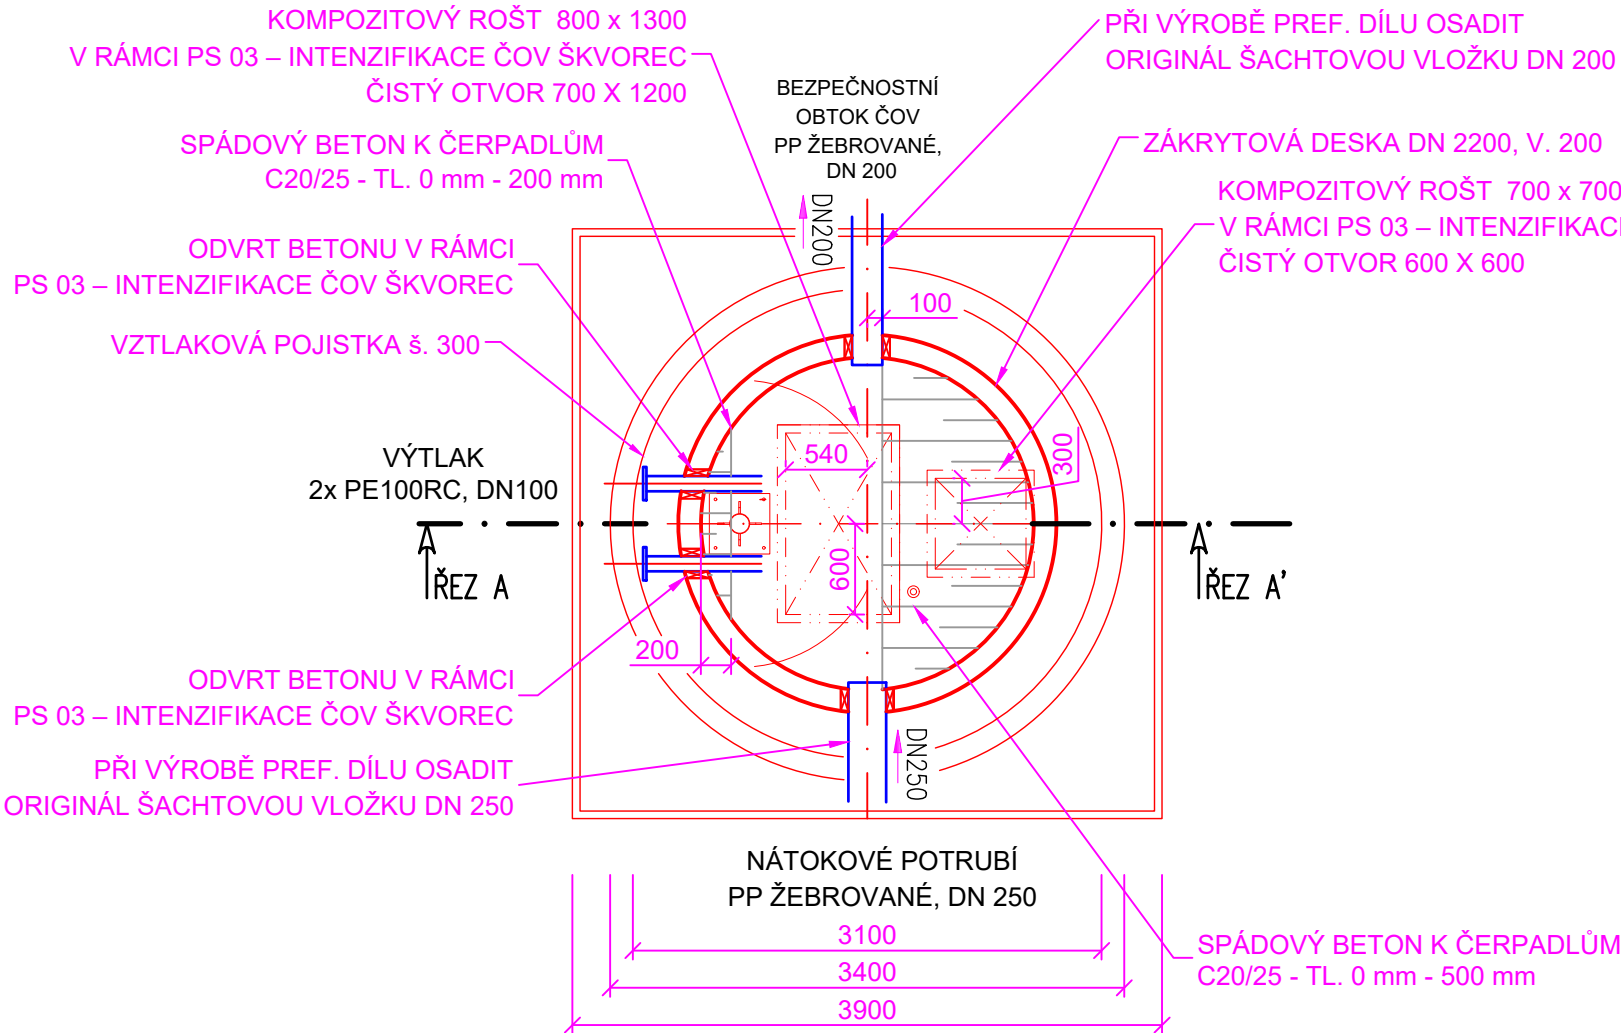

VSTUPNÍ ČERPACÍ STANICE

ŘEZ A - A' M 1 : 50

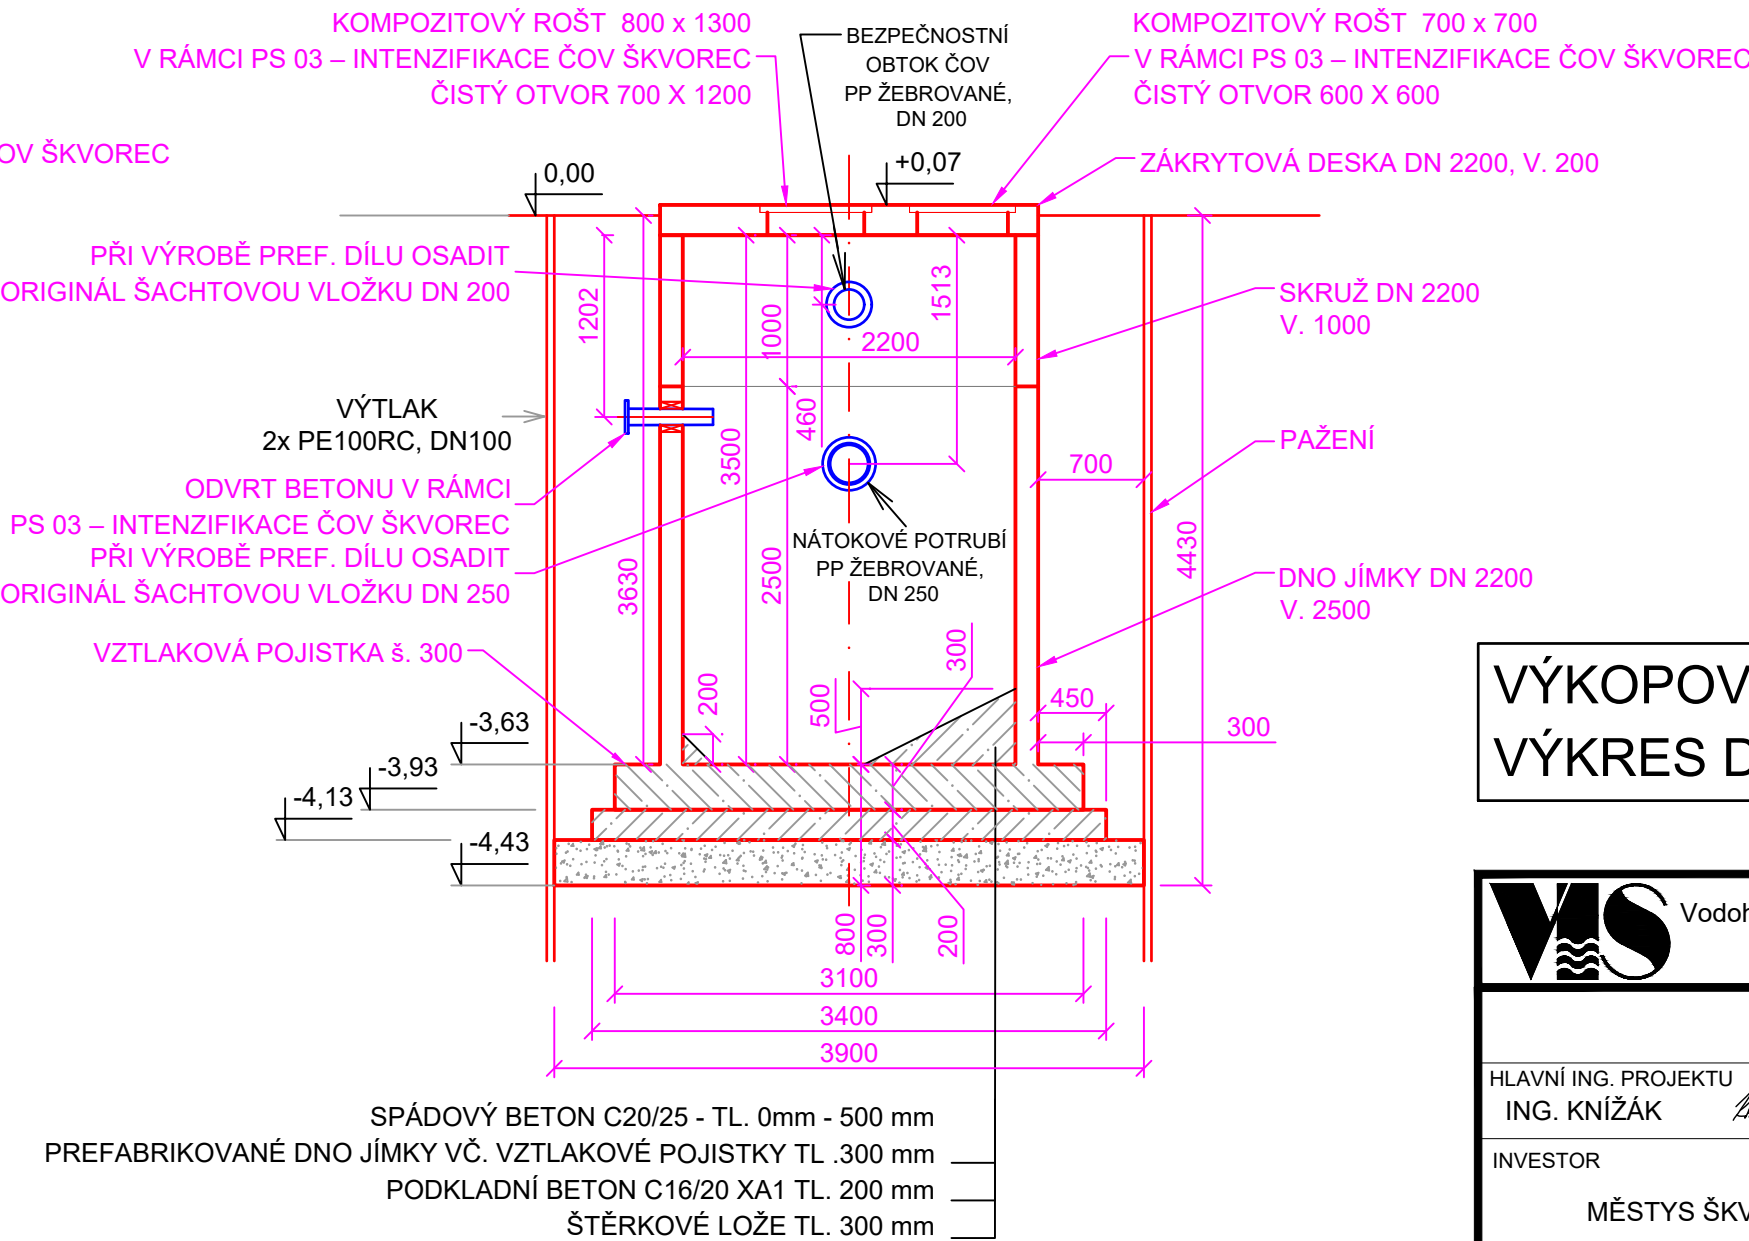

VÝKOPOVÝ PLÁN VIZ
VÝKRES D.1.8.1 - 01

+/- 0.0 = 281,63

VIS Vodohospodářsko-inženýrské služby spol. s r. o., Na Střezině 1079, 500 03 Hradec Králové tel.: 495 076 011, fax: 495 541 342, e-mail: vis@vishk.cz			
DOKUMENTACE PRO PROVÁDĚNÍ STAVBY			
HLAVNÍ ING. PROJEKTU ING. KNÍŽÁK <i>Knížák</i>	ZODP. PROJEKTANT ING. KNÍŽÁK <i>Knížák</i>	PROJEKTANT ING. KLÍMEK <i>Klímek</i>	KONTROLOVAL ING. KNÍŽÁK <i>Knížák</i>
INVESTOR MĚSTYS ŠKVOREC		OBJEDNATEL MĚSTYS ŠKVOREC	
KRAJ STŘEDOČESKÝ		OBEC MĚSTYS ŠKVOREC	
AKCE SPLAŠKOVÁ KANALIZACE TŘEBOHOSTICE A ROZŠÍŘENÍ ČOV ŠKVOREC		FORMÁT 630 x 297	
SO 08 - Intenzifikace ČOV Škvorec		SO 08.1 - Stavební úpravy a nové objekty	
PŘÍLOHA VSTUPNÍ ČERPACÍ STANICE - PŮDORYS A ŘEZ		MĚŘÍTKO 1 : 50	
TENTO VÝKRES A JEHO PŘÍLOHY JSOU NAŠIM DUŠEVNÍM VLASTNICTVÍM, NESMÍ BÝT BEZ NAŠEHO PŘEDCHOZÍHO PÍSEMNÉHO SOUHLASU KOPÍROVÁNY, ROZMNOŽOVÁNY ANI ZPŘÍSTUPNĚNY JINÝM OSOBÁM NEBO FIRMÁM		ČÍSLO PŘÍLOHY D.1.8.1 - 09	