


SITUACE PROPOJOVACÍCH POTRUBÍ

M 1 : 250

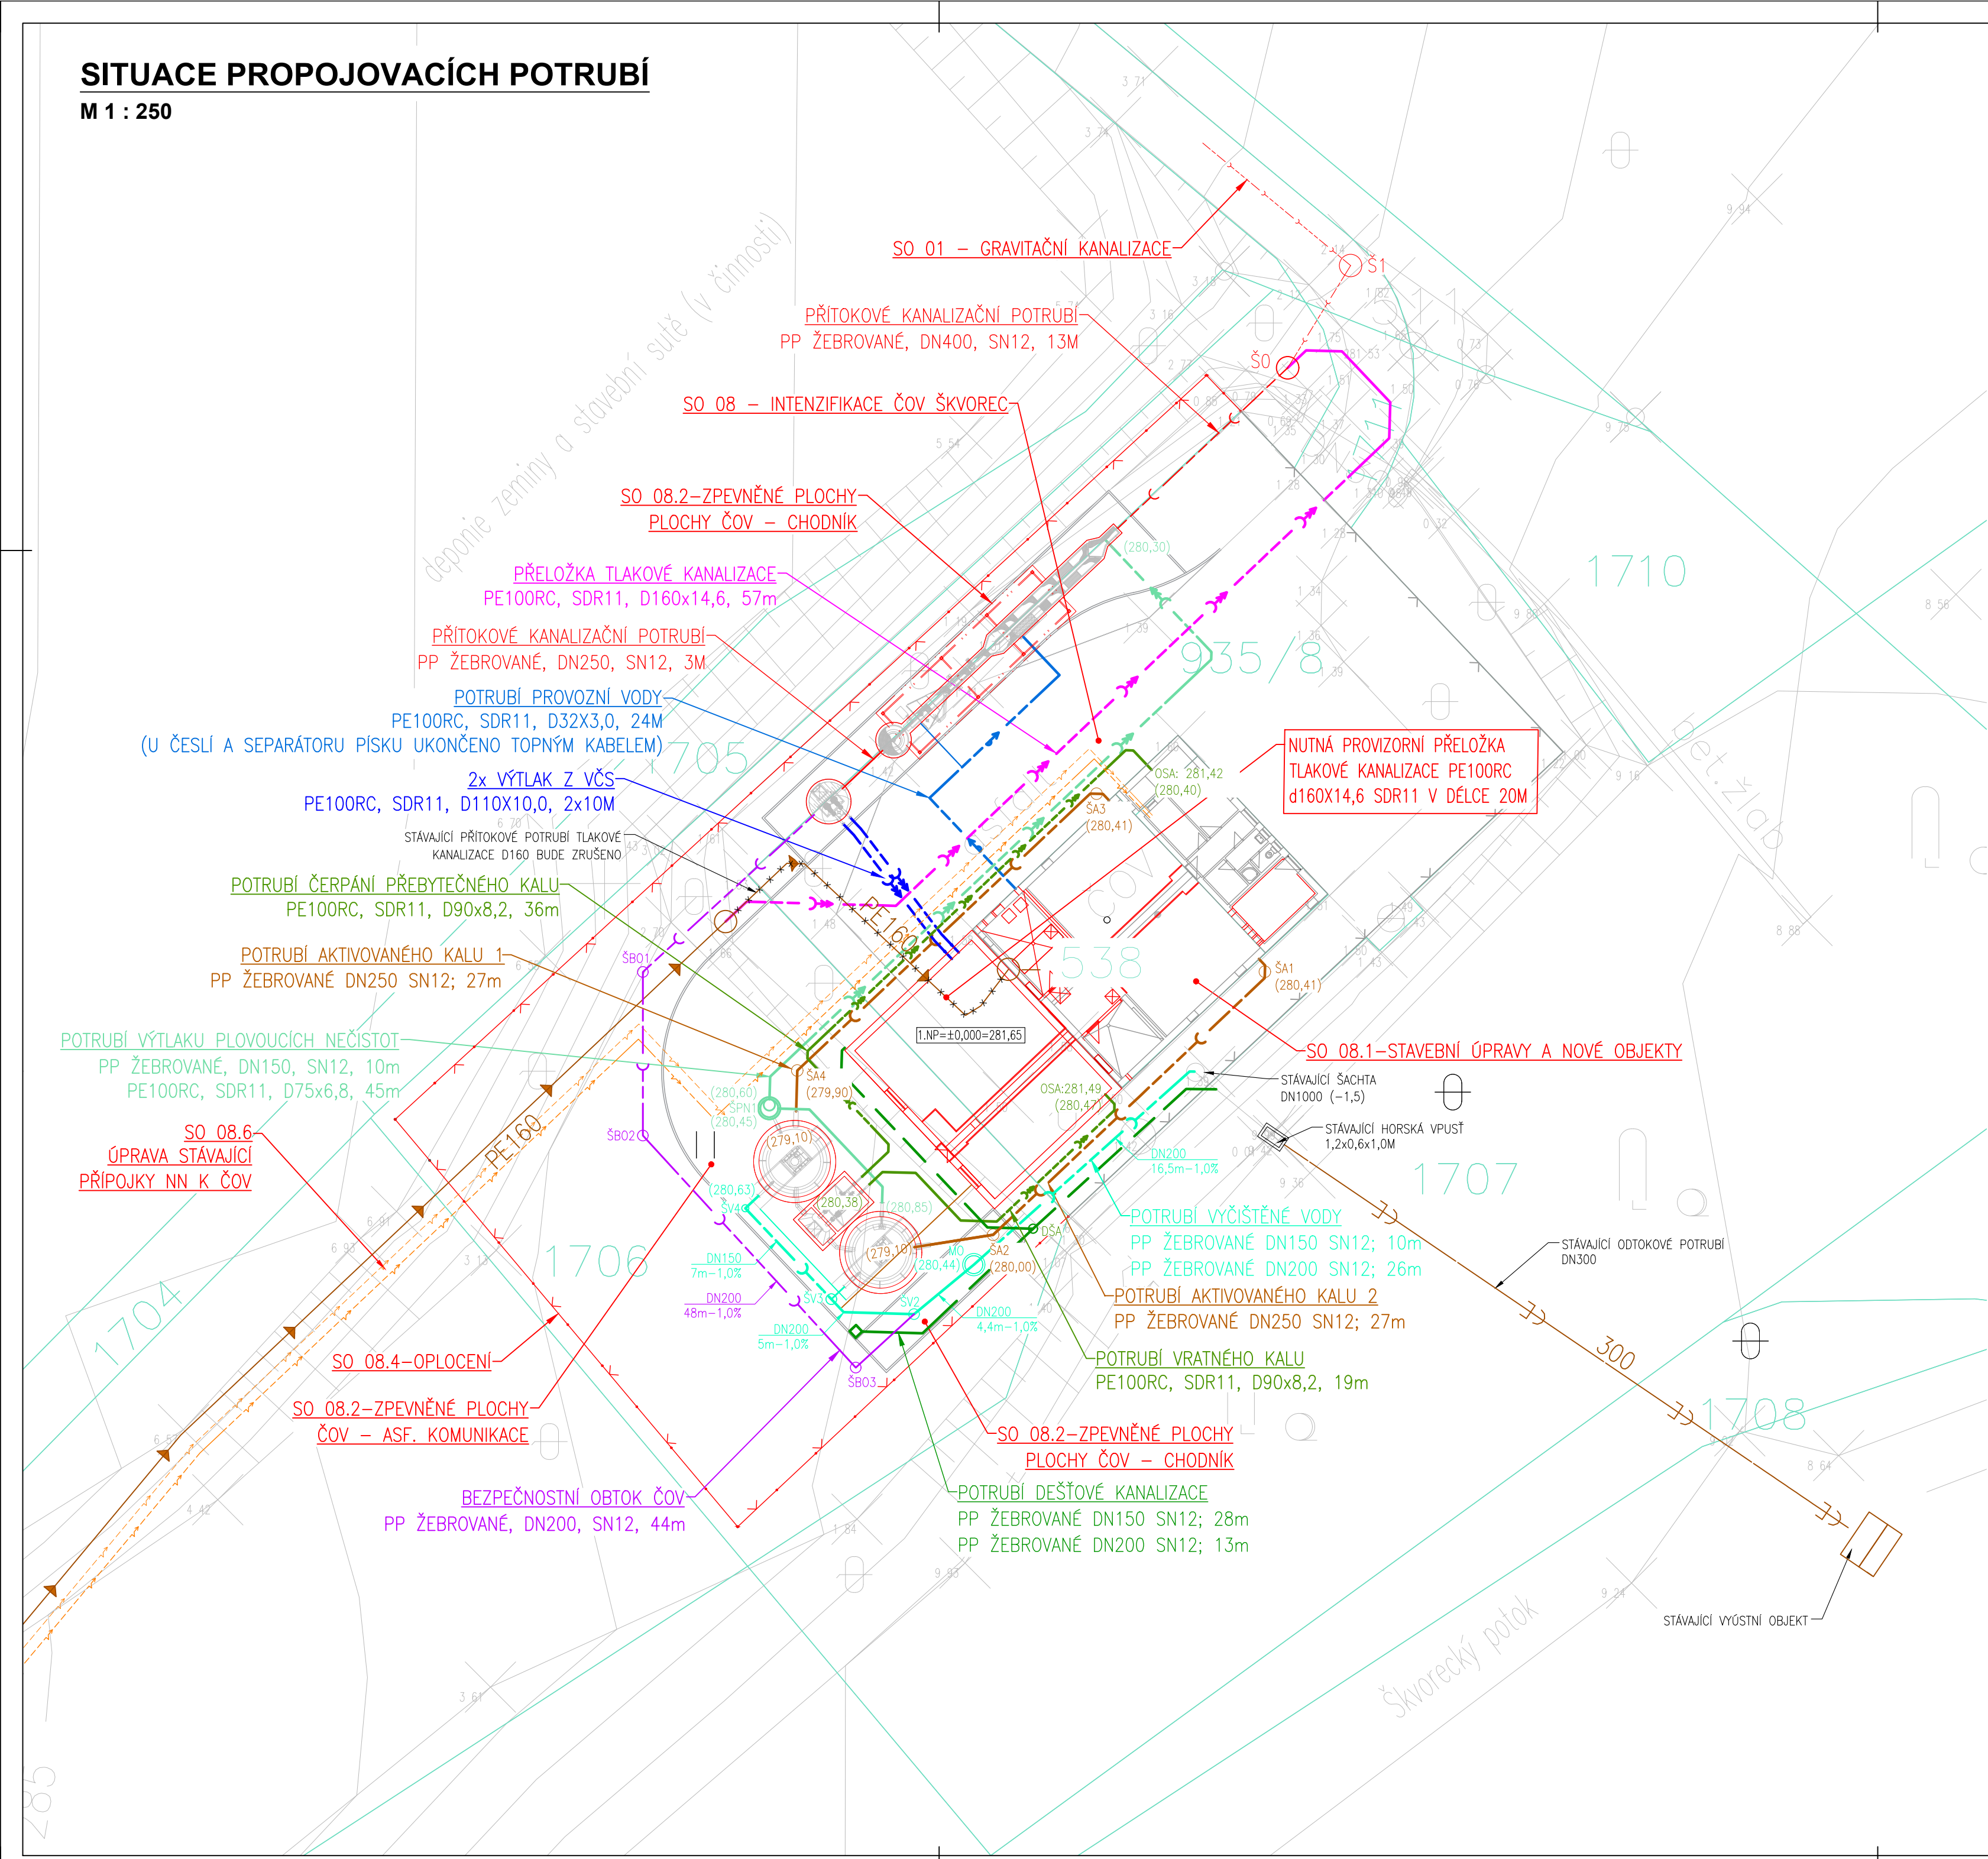

PODZEMNÍ VEDENÍ JSOU ZAKRESLENA
INFORMATIVNĚ !
PŘED ZAPOČETÍM ZEMNÍCH PRACÍ JE
NUTNÉ JEJICH PŘESNÉ VYTYČENÍ A
OVĚŘENÍ JEJICH HLOUBKOVÉ ULOŽENÍ !

LEGENDA

- <--- PŘÍTOKOVÉ KANALIZAČNÍ POTRUBÍ
- <--- PŘELOŽKA TLAKOVÉ KANALIZACE
- <--- VÝTLAČNÉ POTRUBÍ Z VČS
- <--- BEZPEČNOSTNÍ OBTOK ČOV
- <--- POTRUBÍ AKTIVOVANÉHO KALU
- <--- POTRUBÍ VRATNÉHO A PŘEBYTEČNÉHO KALU
- <--- POTRUBÍ VÝTLAKU PLOVoucÍCH NEČISTOT
- <--- POTRUBÍ PROVOZNÍ VODY
- <--- POTRUBÍ VYČIŠTĚNÉ VODY
- <--- STÁVAJÍCÍ GRAVITAČNÍ KANALIZACE (ŠKVOREC, TŘEBOHOSTICE)
- <--- STÁVAJÍCÍ TLAKOVÁ KANALIZACE (ŠKVOREC, TŘEBOHOSTICE)

 Vodohospodářsko-inženýrské služby spol. s r. o., Na Střezině 1079, 500 03 Hradec Králové tel.: 495 076 011, fax: 495 541 342, e-mail: vis@vishk.cz			
DOKUMENTACE PRO PROVÁDĚNÍ STAVBY			
HLAVNÍ ING. PROJEKTU ING. KNÍŽÁK <i>Knížák</i>	ZODP. PROJEKTANT ING. KNÍŽÁK <i>Knížák</i>	PROJEKTANT ING. KLÍMEK <i>Klímek</i>	KONTROLOVAL ING. KNÍŽÁK <i>Knížák</i>
INVESTOR MĚSTYS ŠKVOREC		OBJEDNATEL MĚSTYS ŠKVOREC	FORMÁT 630 x 420
KRAJ STŘEDOČESKÝ		OBEC MĚSTYS ŠKVOREC	DATUM 10/2021
			STUPEŇ DPS
AKCE SPLAŠKOVÁ KANALIZACE TŘEBOHOSTICE A ROZŠÍŘENÍ ČOV ŠKVOREC SO 08 - Intenzifikace ČOV Škvorec SO 08.3 - Propojovací potrubí			Č. ZAK. 07220-330
			ARCH. Č 07220
PŘÍLOHA SITUACE STAVBY - 1 : 250			MĚŘÍTKO 1 : 250
			ČÍSLO PŘÍLOHY D.1.8.3 - 01
TENTO VÝKRES A JEHO PŘÍLOHY JSOU NAŠÍM DUŠEVNÍM VLASTNICTVÍM, NESMÍ BÝT BEZ NAŠEHO PŘEDCHOZÍHO PÍSEMNÉHO SOUHLASU KOPIROVÁNY, ROZMNOŽOVÁNY ANI ZPŘÍSTUPNĚNY JINÝM OSOBÁM NEBO FIRMÁM			