


MĚRNÝ OBJEKT


PARSHALLŮV ŽLAB "P2" V ŠACHTĚ

VZOROVÉ ULOŽENÍ

ŘEZ

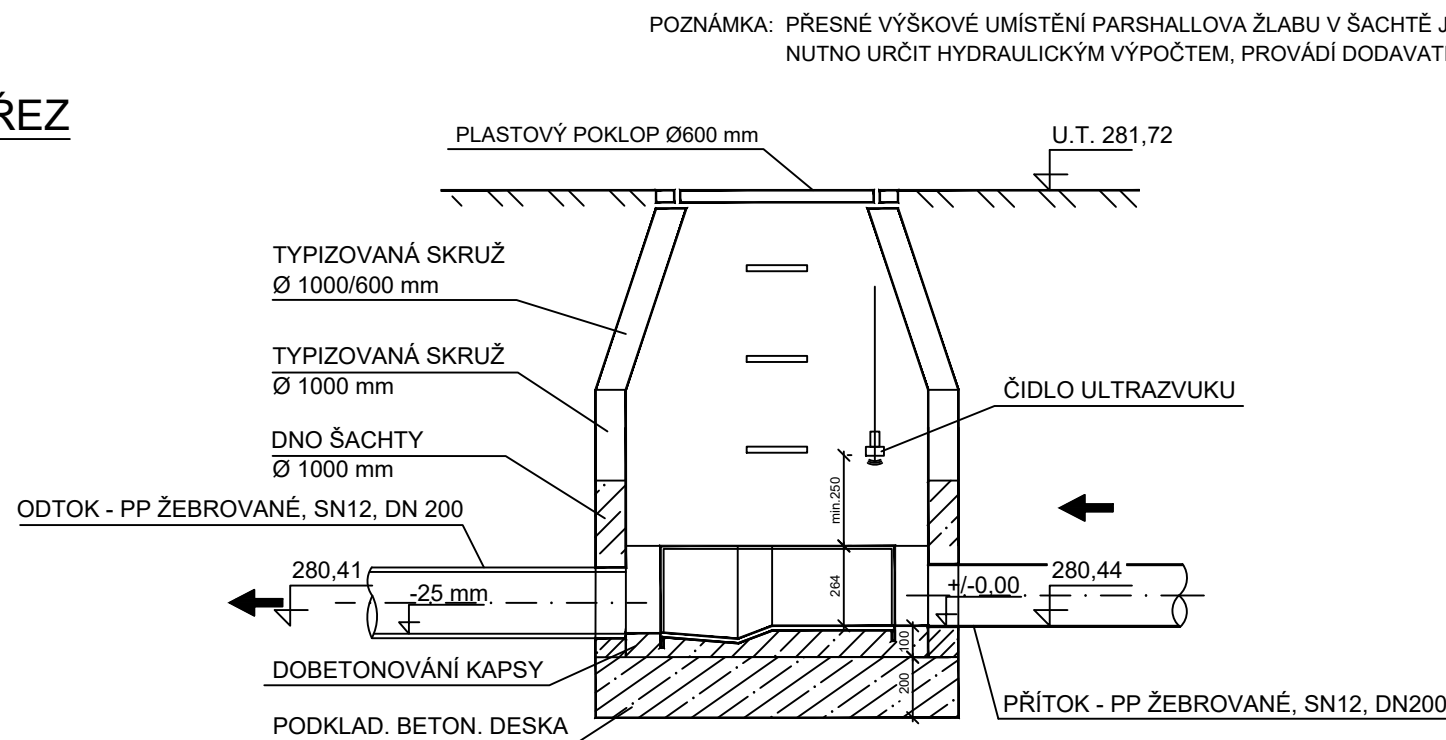

PŮDORYS

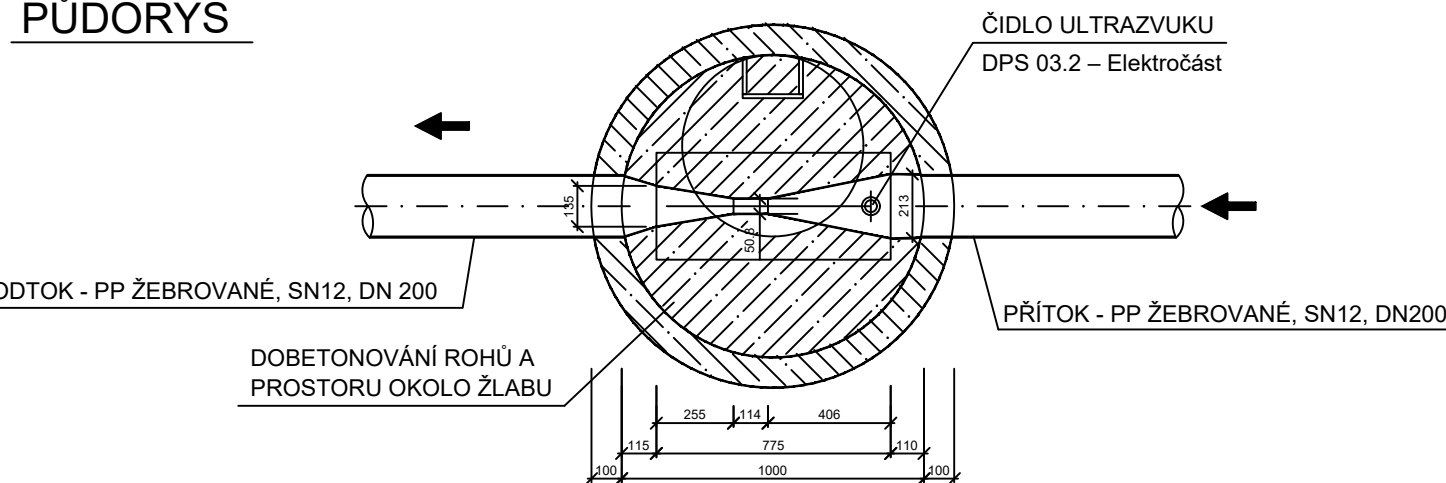

<div><div><div>VIS</div><div><div></div><div></div><div></div></div></div><div>Vodohospodářsko-inženýrské služby spol. s r. o., Na Střezině 1079, 500 03 Hradec Králové tel.: 495 076 011, fax: 495 541 342, e-mail: vis@vishk.cz</div></div>			
DOKUMENTACE PRO PROVÁDĚNÍ STAVBY			
HLAVNÍ ING. PROJEKTU ING. KNÍŽÁK <i>Knížák</i>		ZODP. PROJEKTANT ING. KNÍŽÁK <i>Knížák</i>	
		PROJEKTANT ING. KLÍMEK <i>Klímek</i>	
		KONTROLOVAL ING. KNÍŽÁK <i>Knížák</i>	
INVESTOR MĚSTYS ŠKVOREC		OBJEDNATEL MĚSTYS ŠKVOREC	
KRAJ STŘEDOČESKÝ		OBEC MĚSTYS ŠKVOREC	
AKCE SPLAŠKOVÁ KANALIZACE TŘEBOHOSTICE A ROZŠÍŘENÍ ČOV ŠKVOREC SO 08.3 Propojovací potrubí		FORMÁT 420 x 297	
		DATUM 10/2021	
		STUPEŇ DPS	
		Č. ZAK. 07220-330	
		ARCH. Č 07220	
		MĚŘÍTKO 1 : 50	
PŘÍLOHA MĚRNÝ OBJEKT		ČÍSLO PŘÍLOHY D.1.8.3 - 04	
TENTO VÝKRES A JEHO PŘÍLOHY JSOU NAŠÍM DUŠEVNÍM VLASTNICTVÍM, NESMÍ BÝT BEZ NAŠEHO PŘEDCHOZÍHO PÍSEMNÉHO SOUHLASU KOPIROVÁNY, ROZMNOŽOVÁNY ANI ZPŘÍSTUPNĚNY JINÝM OSOBÁM NEBO FIRMÁM			